


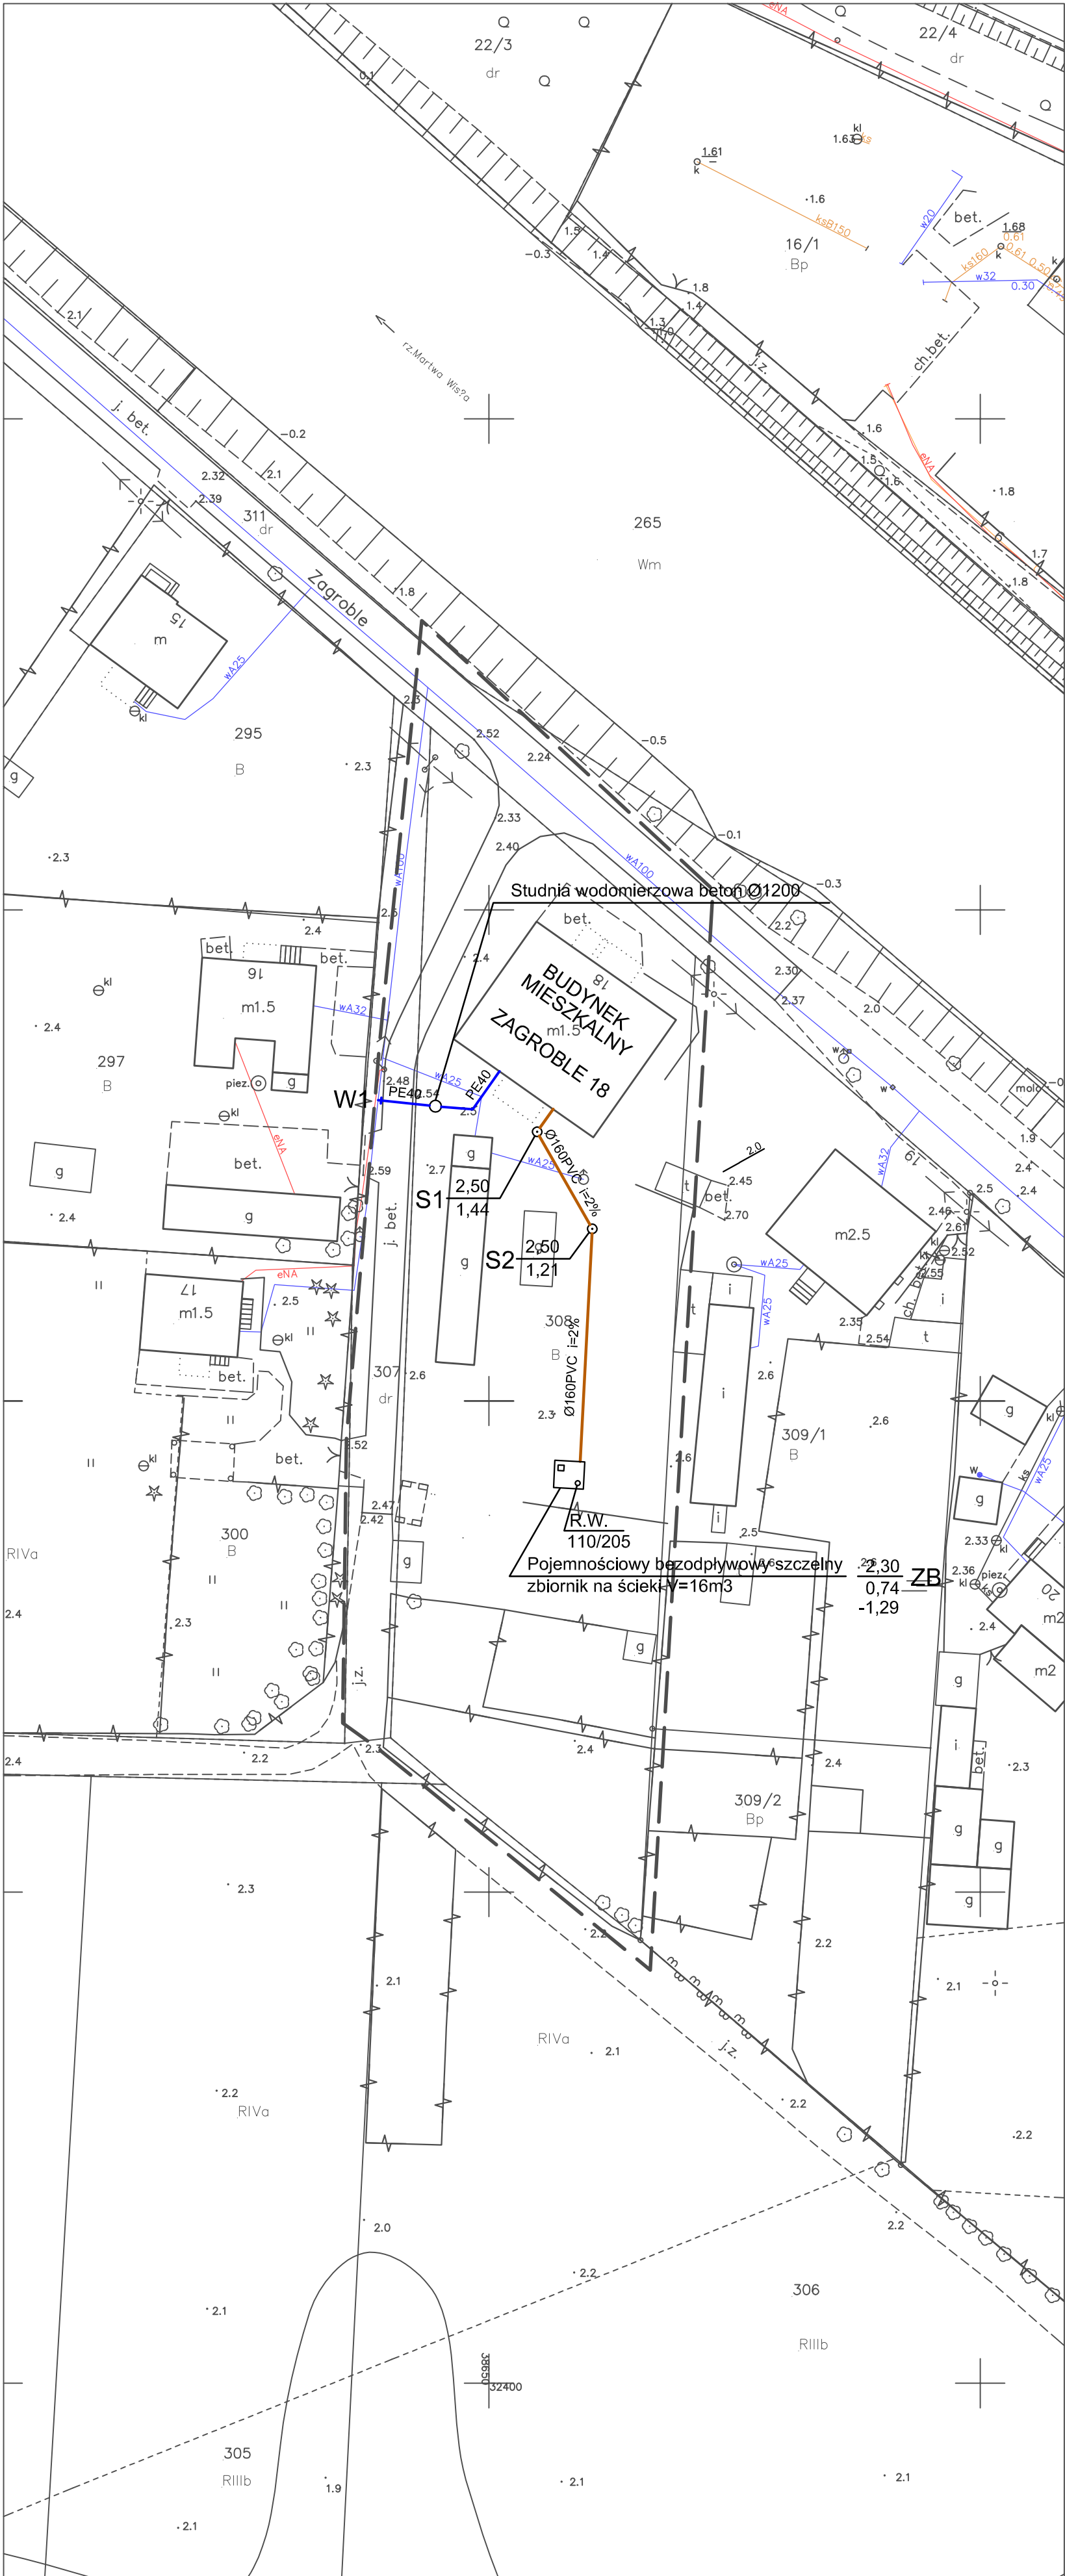

MAPA DO CELOW PROJEKTOWYCH
SKALA 1: 500

Obiekt: Gdańsk - ul. Zagroble

Identyfikator i nazwa jednostki ewidencyjnej: 226101
Identyfikator i nazwa obrębu ewidencyjnego: 300
Nr sekcji: 3032-15-a-3J5-c-1
Nr KERG : 6640.31087.2014
Układ współrzędnych prostokątnych płaskich: Gdańsk 70
Geodezyjny układ odniesienia: Kronsztadt 86 bls
Imię i nazwisko lub nazwa podmiotu, który wykonał mapę oraz podpis
osoby reprezentującej ten podmiot:

AZYMUT
USŁUGI GEODEZYJNE
Sławomir Borówka
30-180 Kowale, ul. Heliosa 25A/6
tel. (058) 304-55-47, tel. kom. 0-903-026-599
Regon 220148212, NIP 584-229-62-16

Imię i nazwisko, numer świadectwa nadania uprawnień geodety, który
sporządził mapę:

Sławomir Borówka
Geodeta uprawniony
nr upr. 19863

■ Oznaczenie granic obszaru, który był przedmiotem aktualizacji
Gdańsk, dnia 22.04.2014r.

Służebności gruntowych nie badano.

Sławomir Borówka
Geodeta uprawniony
nr upr. 19863

Urząd Miejski w Gdańsku, Wydział Geodezji
Referat Zasobu Geodezyjnego

W OBSZARZE OZNACZONYM LINIA POTWIERDZONO
W TERENIE AKTUALNOŚĆ TREŚCI MAPY ZASADNICZEJ
DOKUMENTY POTWIERDZAJĄCE AKTUALNOŚĆ MAPY PRZYJĘTO
DO ZASOBU W DNIU 2014-04-24
POD NR P.2261.2014.01.386

Niniejsza mapa może służyć do celów projektowych
PROJEKTOWANE OBIEKTY BUDOWLANE WYMAGAJĄCE
POZWOLENIA NA BUDOWĘ, PODLEGAJĄ WYTYCZENIU
I INWENTARYZACJI PONTYKOWANIEJ PRZEZ JEDNOSTKI
UPRAWNIONE DO WYKONYWANIA PRAC GEODEZYJNYCH. Kontrola Techniczna
Gdańsk, 2014-04-24

Pracownia Językowa
Upr. GUGiK - Nr 2369

W granicach opracowania mapy nie występują projektowane uzgodnione
w ZUDP - Gdańsk urządzenie techniczne:

sekcja: 30-32/15-a-3J15-c-1
Gdańsk, dnia 22.04.2014r. wyk. M. Zygmuntowska

LEGENDA

- PROJEKTOWANA KANALIZACJA SANITARNA
- PROJEKTOWANA STUDNIA KANALIZACJI SANITARNEJ
- PROJEKTOWANY ZBIORNIK BEZODPŁYWOWY
- PROJEKTOWANE PRZYŁĄCZA WODOCIĄGOWE
- PROJEKTOWANA STUDZIENKA WODOMIERZOWA

PROJEKT ZAGOSPODAROWANIA TERENU
skala 1:500

FIRMA PROJEKTOWO-BUDOWLANA LESZEK HERSTOWSKI 80-402 GDAŃSK, ul. Kochanowskiego 14m13, TEL. 058 344-54-85			
projektant	tech. Leszek Herstowski nr upr. 5702/ Gd / 93	inwestor	GDAŃSKI ZARZĄD NIERUCHOMOŚCI KOMUNALNYCH - SAMORZĄDOWY ZAKŁAD BUDŻETOWY 80-254 GDAŃSK - WRZESZCZ, UL. PARTYZANTÓW 74
sprawdzający	mgr inż. Andrzej Wojakowski nr upr. 341/Gd/71	obiekt	BUDOWA PRZYŁĄCZA WODOCIĄGOWEGO ORAZ ZEWNĘTRZNEJ INSTALACJI KANALIZACJI SANITARNEJ Z BEZODPŁYWOWYM ZBIORNIKIEM NA ŚCIEK V=16m3 BUDYNEK MIESZKALNY GDAŃSK UL. ZAGROBLE 18 DZ. NR 308 OBR. 0300
branża	SANITARNA	faza	PB
data	05.2014r.	skala	1:500
		nazwa rysunku	PROJ. ZAGOSPODAROWANIA TERENU
		nr rys.	1