


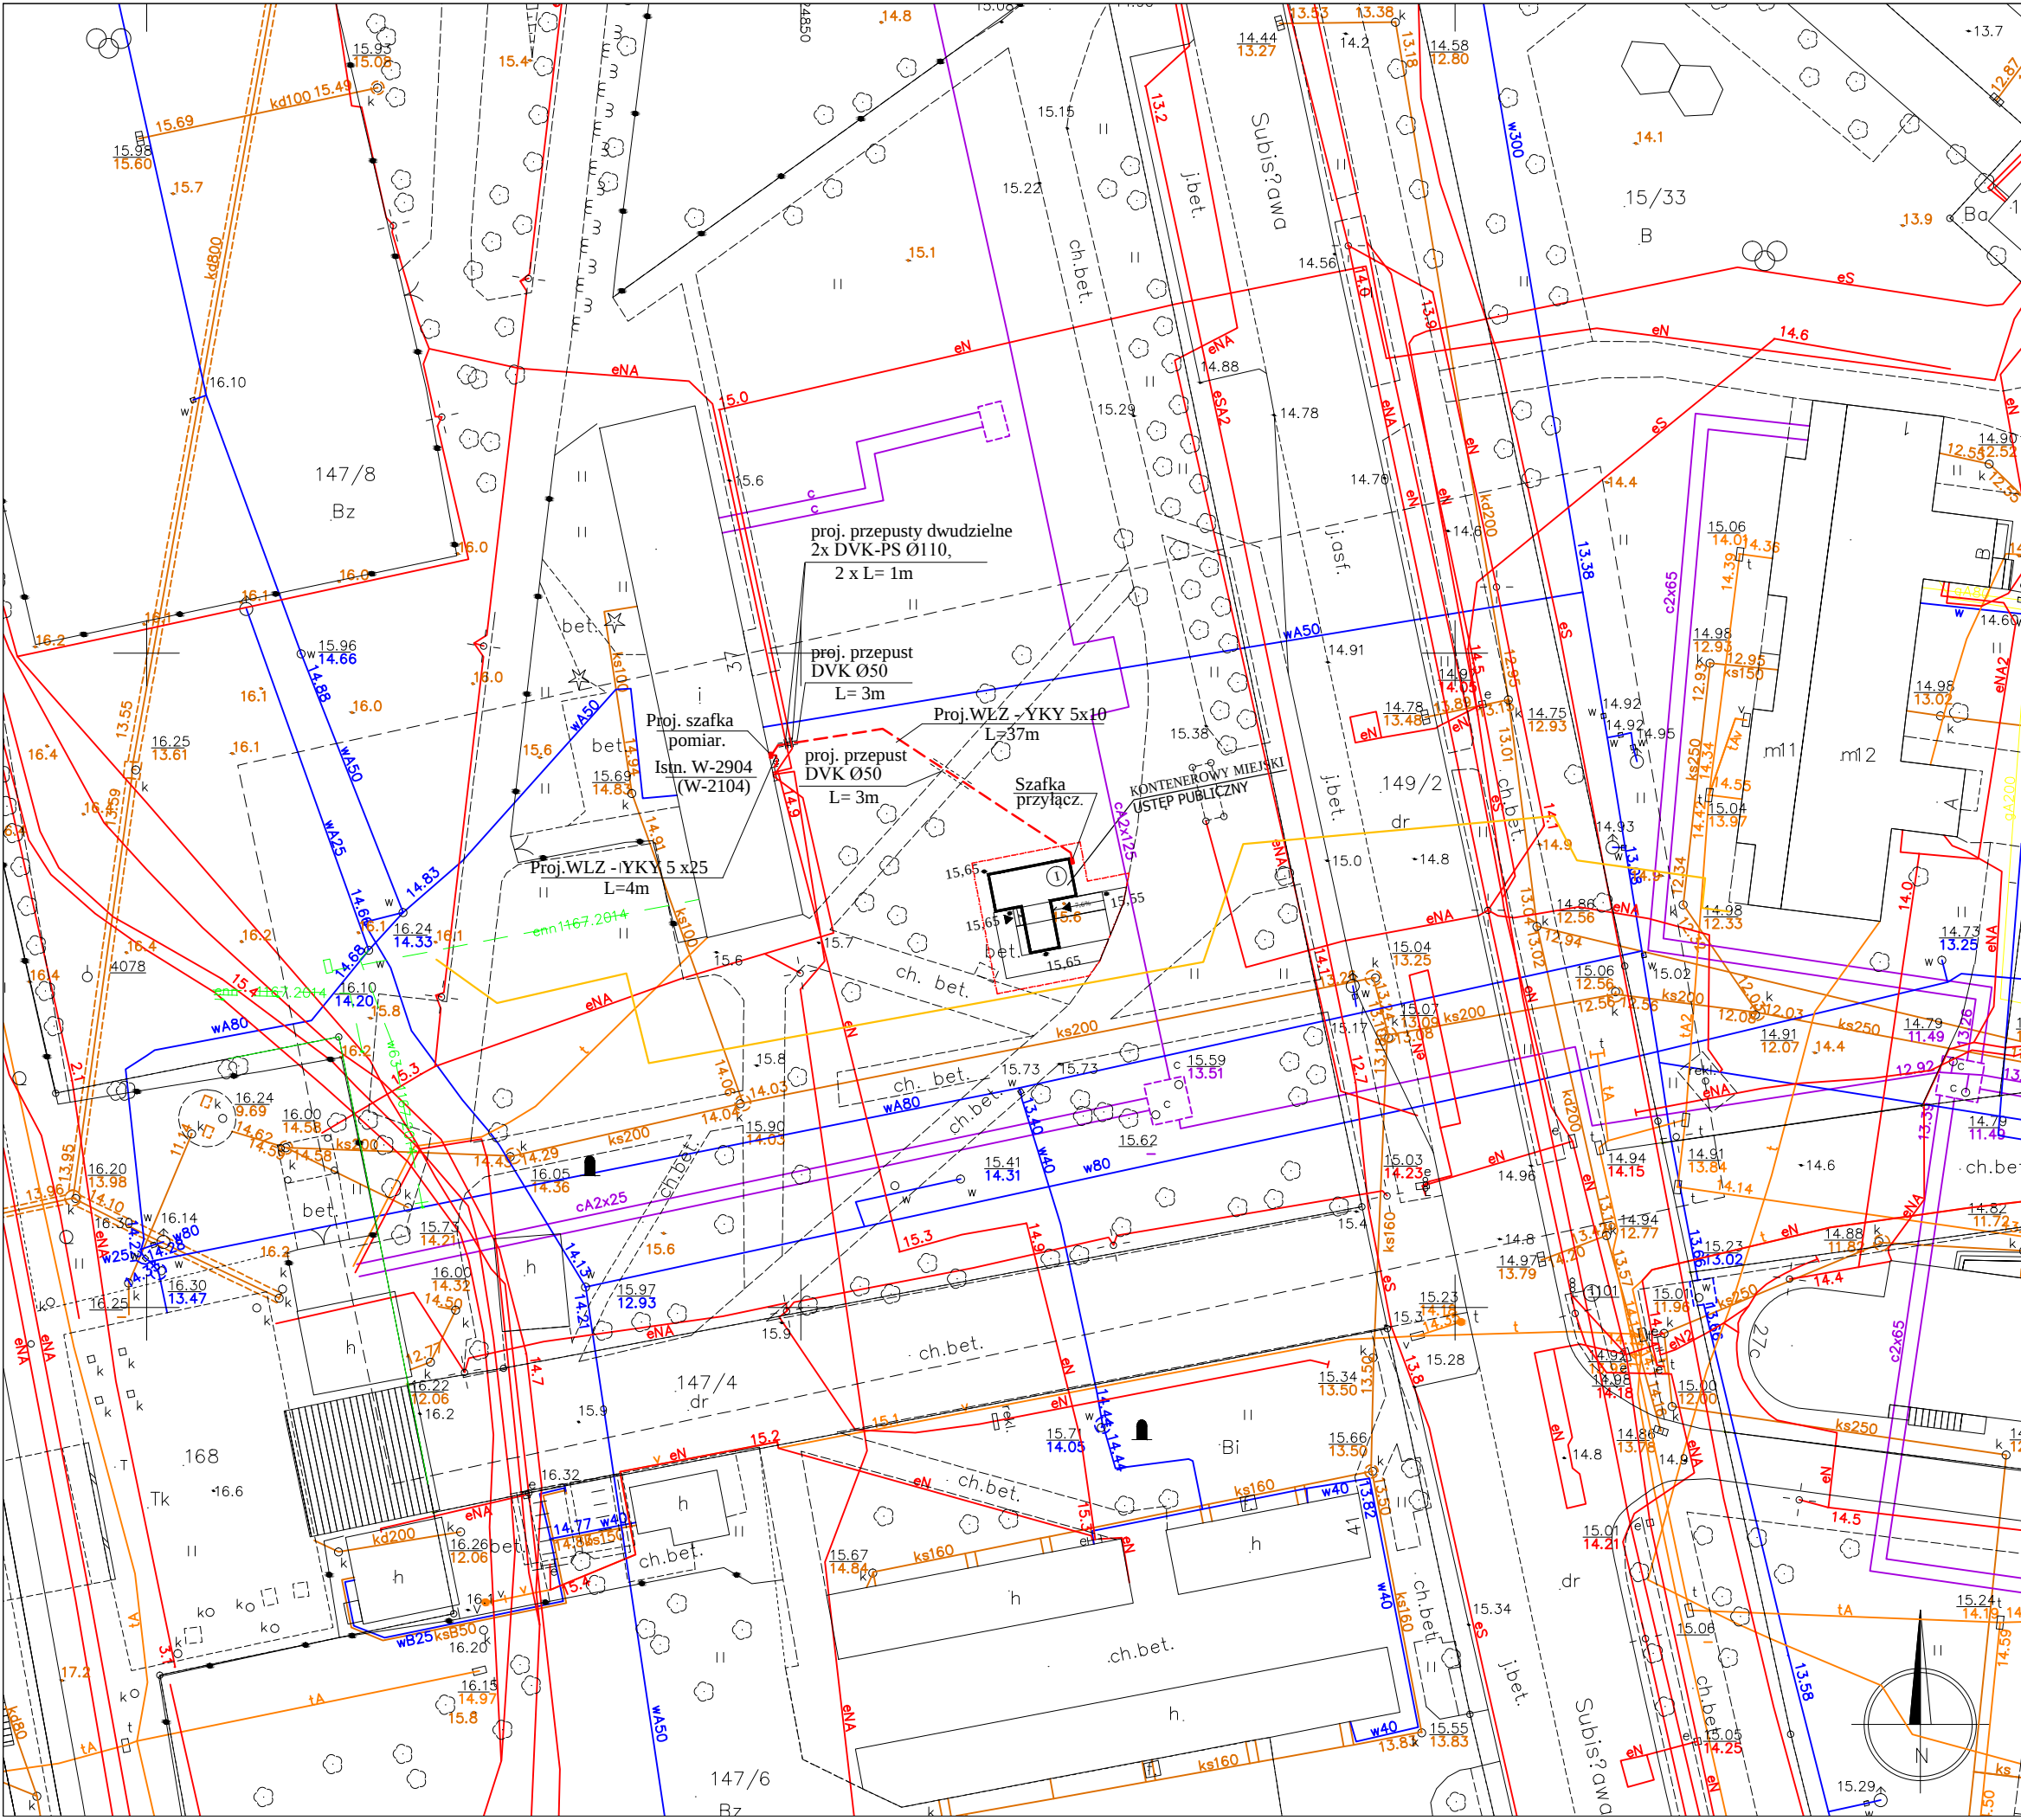

MAPA DO CELÓW PROJEKTOWYCH
SKALA 1:500

Obiekt: Gdańsk - ul. Subisława
Identyfikator i nazwa jednostki wykonawczej: 226011
Identyfikator i nazwa obiektu ewidencyjnego: 7
Nr. sek. 10-204-2013
Nr. PERG: 6640.33842.2014
Układ współrzędnych prostokątnych płaskich Gdańsk 70
Geodezyjny układ odniesienia: Krakowski 86, b.s.
Imię i nazwisko lub nazwa podmiotu, który wykonał mapę oraz podpis osoby reprezentującej ten podmiot:
AZYMUT
USŁUGI GEODEZYJNE
Sławomir Borówka
80-180 Kowale, ul. Helios 25a/6
tel.(80) 304-55-47, tel.kom. 0-503-026-599
Regon 220146212, NIP 634-229-62-15

Imię i nazwisko, numer świadectwa nadanego uprawnień geodety, który sporządził mapę:
Sławomir Borówka
Geodeta inżynier
nr upr. 18533
Dzielenie granic obszaru, który był przedmiotem aktualizacji
Gdańsk, dnia 8.10.2014 r.
Służebność gruntowa nie badana.
Sławomir Borówka
Geodeta inżynier
nr upr. 18533

Urząd Miejski w Gdańsku, Wydział Geodezji
Referat Zasobu Geodezyjnego
W OBRZĘDZIE OZNACZONYM LINIA PRZECIĄGNIĘTOJ
W TERENIE, AKTUALNOŚĆ TREŚCI MAPY ZASADNICZEJ
DOKUMENTY POTWIERDZAJĄCE AKTUALNOŚĆ MAPY PRZYJĘTO
DO ZASOBU W DNIU 10-10-2014
POD WPŁYWEM ZASADNICZEJ
WNIOSŁA MAPA MOŻE SŁUżyć DO CELÓW PROJEKTOWYCH
PROJEKTOWANE, OBIEKTY BUDOWLANE, WYKAZAŁO
POZWOLENIU NA BUDOWĘ, POŁOŻAŁO, WYTYSZAŁO
I INWENTARYZACJI POTWIERDZAJĄCEJ PRZECIĄGNIĘTOJ
UPRAWNIENIE DO WYKONYWANIA PRAC GEODEZYJNYCH
GDĄSK, 2014-10-10

Treść mapy uzupełniono na podstawie danych istniejących w zasobie
RKSPUT-Gdańsk o wcześniej uzgodnione następujące elementy:
-patrz mapa
sekcja: 40-24(2)-3)
Gdańsk, dnia 09.10.2014 r., wyk. M. Zygmuntowska

OZNACZENIA GRAFICZNE PROJEKTOWANYCH TERENÓW,
ELEMENTÓW I OBIEKTÓW BUDOWLANYCH
W ZAKRESIE OPRACOWANIA

- GRANICA OPRACOWANIA
- PROJEKTOWANY BUDYNEK
- PRZEJŚCIA PIESZE
- TRAWNIKI
- WODOCIĄG
- KANALIZACJA SANITARNA
- KABEL ELEKTROENERGETYCZNY NN

Me:So
MESO ARCHITEKCI SPÓŁKA JAWNA
80-147 GDAŃSK, UL. WYCZÓŁKOWSKIEGO 67
NIP 5833167962, REGON 222092295, KRS 000510298
www.mesoarchitekci.pl

PROJEKT ZAGOSPODAROWANIA TERENU 1:500
PLAN LINII KABLOWEJ nN 0,4kV, WLZ.
KONTENEROWY MIEJSKI USTĘP PUBLICZNY
GDĄSK ŻABIANKA, UL. SUBISŁAWA

PROJEKTOWAŁ:
inż. LESZEK CIESZKO
Uprawnienia budowlane
do projektowania bez ograniczeń
w specjalności inżynier.- instal. elektr.
Nr 4558 /Gd./90

SPRAWDZIŁ:
inż. LESZEK CIESZKO
Uprawnienia budowlane
do projektowania bez ograniczeń
w specjalności inżynier.- instal. elektr.
Nr GT-III-630/127/75
2014 11
PB
ELEKTRYCZNY