


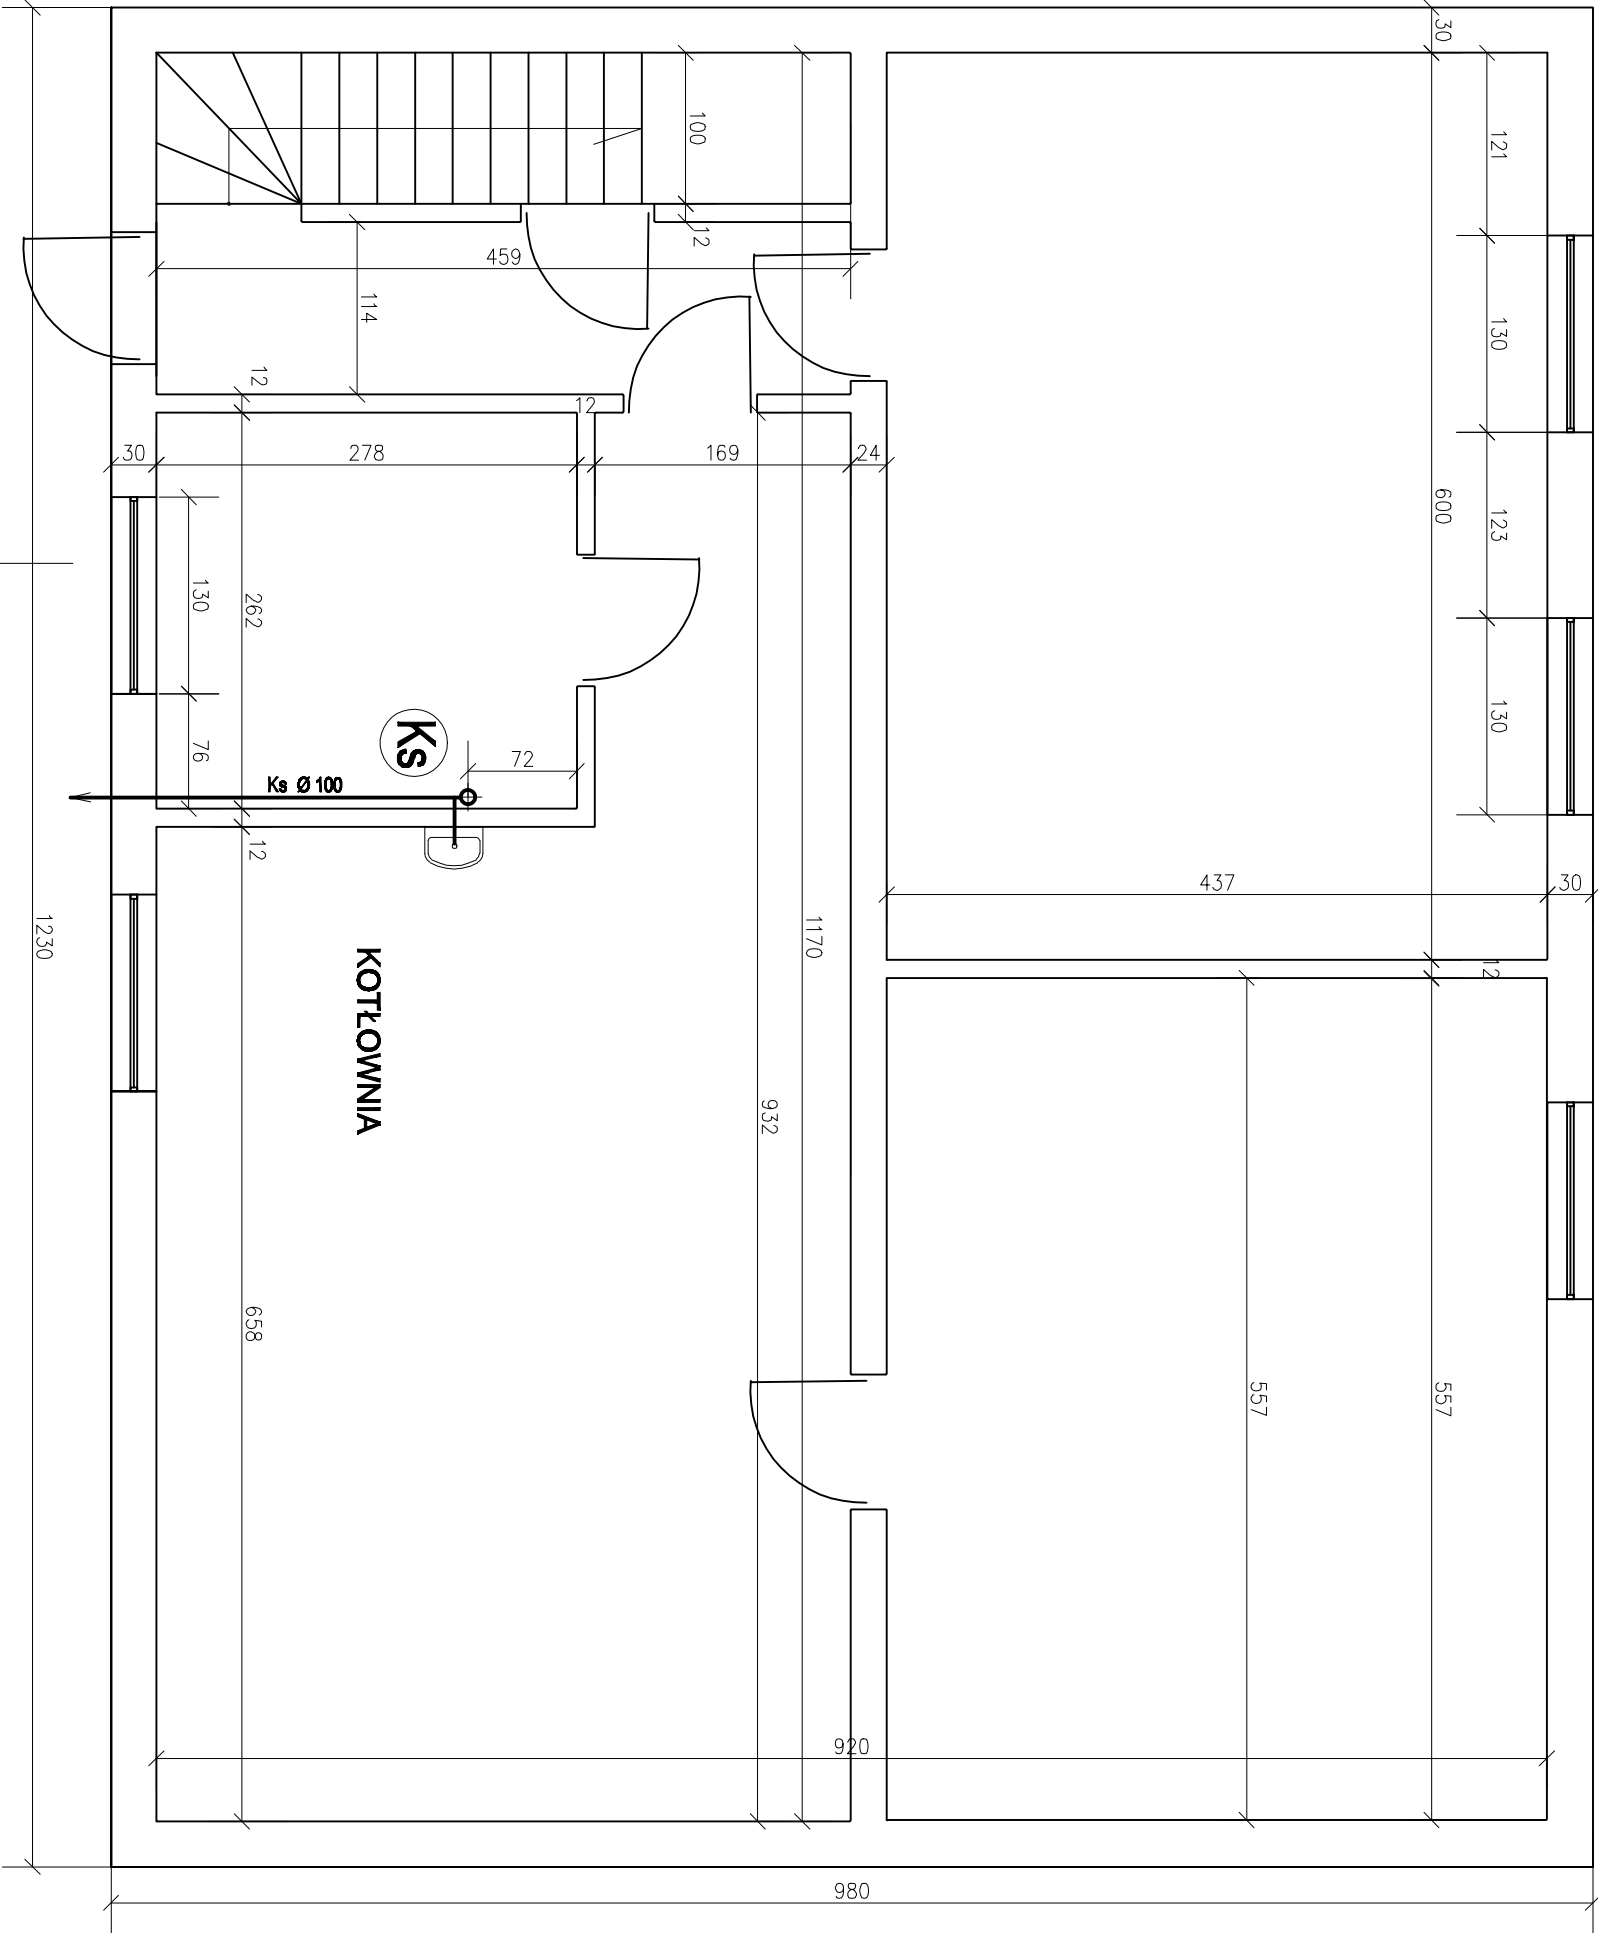

INWENTARYZACJA RZUT PIWNICY skala 1:50

LEGENDA

Ks ϕ istn. pion kanalizacyjny

 istn. zlew

 istn. instal. kanalizacyjna

	
BIURO USŁUG TECHNICZNYCH DAGRANI	
80-288 Gdańsk, ul. Radłowa 47	
tel./fax 058 348-44-74 mobile 605-253-843	
dagran@dagrani.pl www.dagrani.pl	
projekt wykonawczy przyłącza kanalizacji sanitarnej i przebudowy instalacji kanalizacji sanitarnej do budynku mieszkalnego jednorodzinnego	
inwentaryzacja rzut piwnicy	instalacyjna
BRANŻA	
INWESTOR: Zarząd Nieruchomości Komunalnych w Gdańsku Zakład Budżetowy	
80-254 Gdańsk ul. Partyzantów 74	
LOKALIZACJA: dz. nr 52, 31 obręb 110 Gdańsk	
jednostka ewidencyjna Gdańsk ul. Śmiełna 5	
PROJEKTOWA: mgr inż. Danuta Kłopotowska – Granitowska	
upr. w specjalności instalacji kanalizacji nr	
POM/0113/POOS/05	
DATA: 2014.10.07	skala: 1:50
NR RYS. 2	