


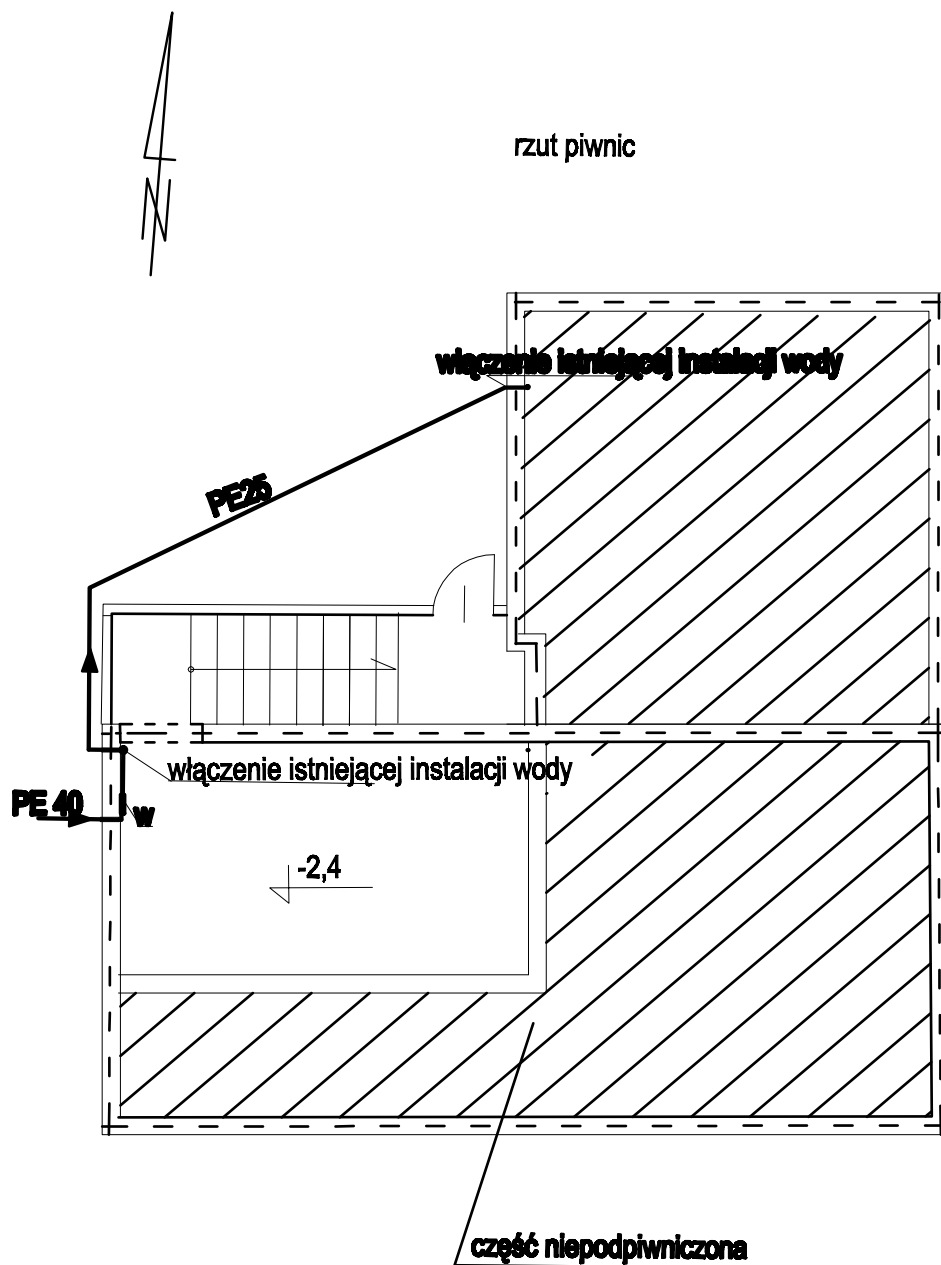

 zestaw wodomierzowy
 projektowana instalacja wody

	BIURO USŁUG TECHNICZNYCH DAGRANI 80-296 Gdańsk ul. Radiowa 47 tel./fax 058 348-44-74 mobile 605-253-843 dagrani@dagrani.pl www.dagrani.pl Projekt wykonawczy przyłącza wody PE Ø40 i przebudowy instalacji wody do budynku mieszkalnego	
	Instalacja wody - rzut piwnicy	BRANZA SANITARNA
INWESTOR: Zarząd Nieruchomości Komunalnych w Gdańsku Zakład Budowlany, 80-804 Gdańsk ul. Portowa 74		
LOKALIZACJA: ul. Wokosna, dz. nr 93/17, 93/9, 96 obręb 0109 Gdańsk jednostka ewidencyjna Gdańsk		
PROJEKTOWAŁ: mgr inż. DANUTA KŁOPOTOWSKA-GRANITOWSKA upr inst. sanit. POM/0113/POOS/05		
SPRAWDZIŁ: mgr inż. WOJCIECH ŻWAN upr inst. sanit. 94/Gd/2002		
DATA: 2014.10.13 SKALA: 1:50 rya. nr 5		