


P.p.=5,00
SKALA 1:100/100

Rzędna projektowanego terenu	16,23					16,45
Rzędna dna proj. kanału	13,73					14,97
Długość odcinka		2,30	3,80	1,90	1,60	
		9,60				
Proj. spadek kanału, odległość		L=9,60				i=1,5%
Proj. średnica nominalna, materiał		De160 mm PVC , klasa SN8				
Hektometr i odległości	0,00					9,60

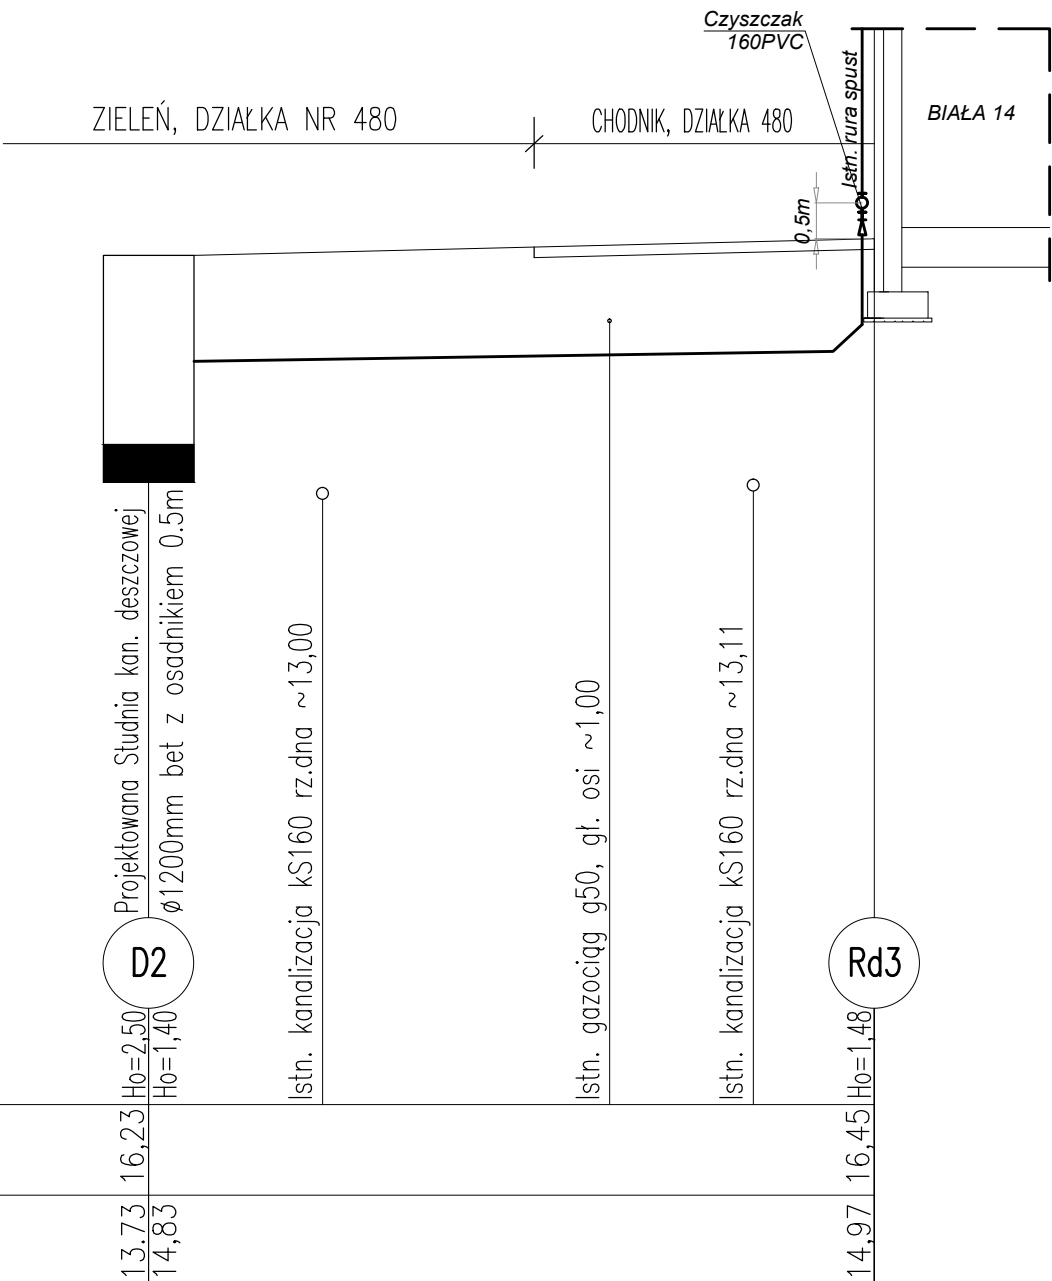

LINIA pracownia architektoniczna ul. Grażyny 18/4 Gdańsk 80-438 tel.0 791 068 444 www.linia-art.pl	PROJEKT BUDOWLANY ZAGOSPODAROWANIA TERENU PODWÓRZA ORAZ WJAZDU NA DZIAŁKĘ		BRANZA sanit
	INWESTOR	GZNIK Samorządowy Zakład Budżetowy ul. Partyzantów 74, 80-254 Gdańsk	DATA 2013 09
	ADRES INWESTYCJI	Gdańsk, ul. Wajdeloty 14, dz. nr 482, ul. Biała 12,13,14, dz. nr 483,481,480	SKALA 1:100/100
NAZWA RYSUNKU PROFIL KANALIZACJI DESZCZOWEJ CZ.2			NR RYS.
PROJEKTANT	mgr inż. MIROŚŁAWA PYŻEWSKA upr. bud. nr POM/0035/POOS/07		3
SPRAWDZAJĄCY	mgr inż ELŻBIETA KWAŚNIEWSKA-FURMAN upr. nr 357/Wa/75		