


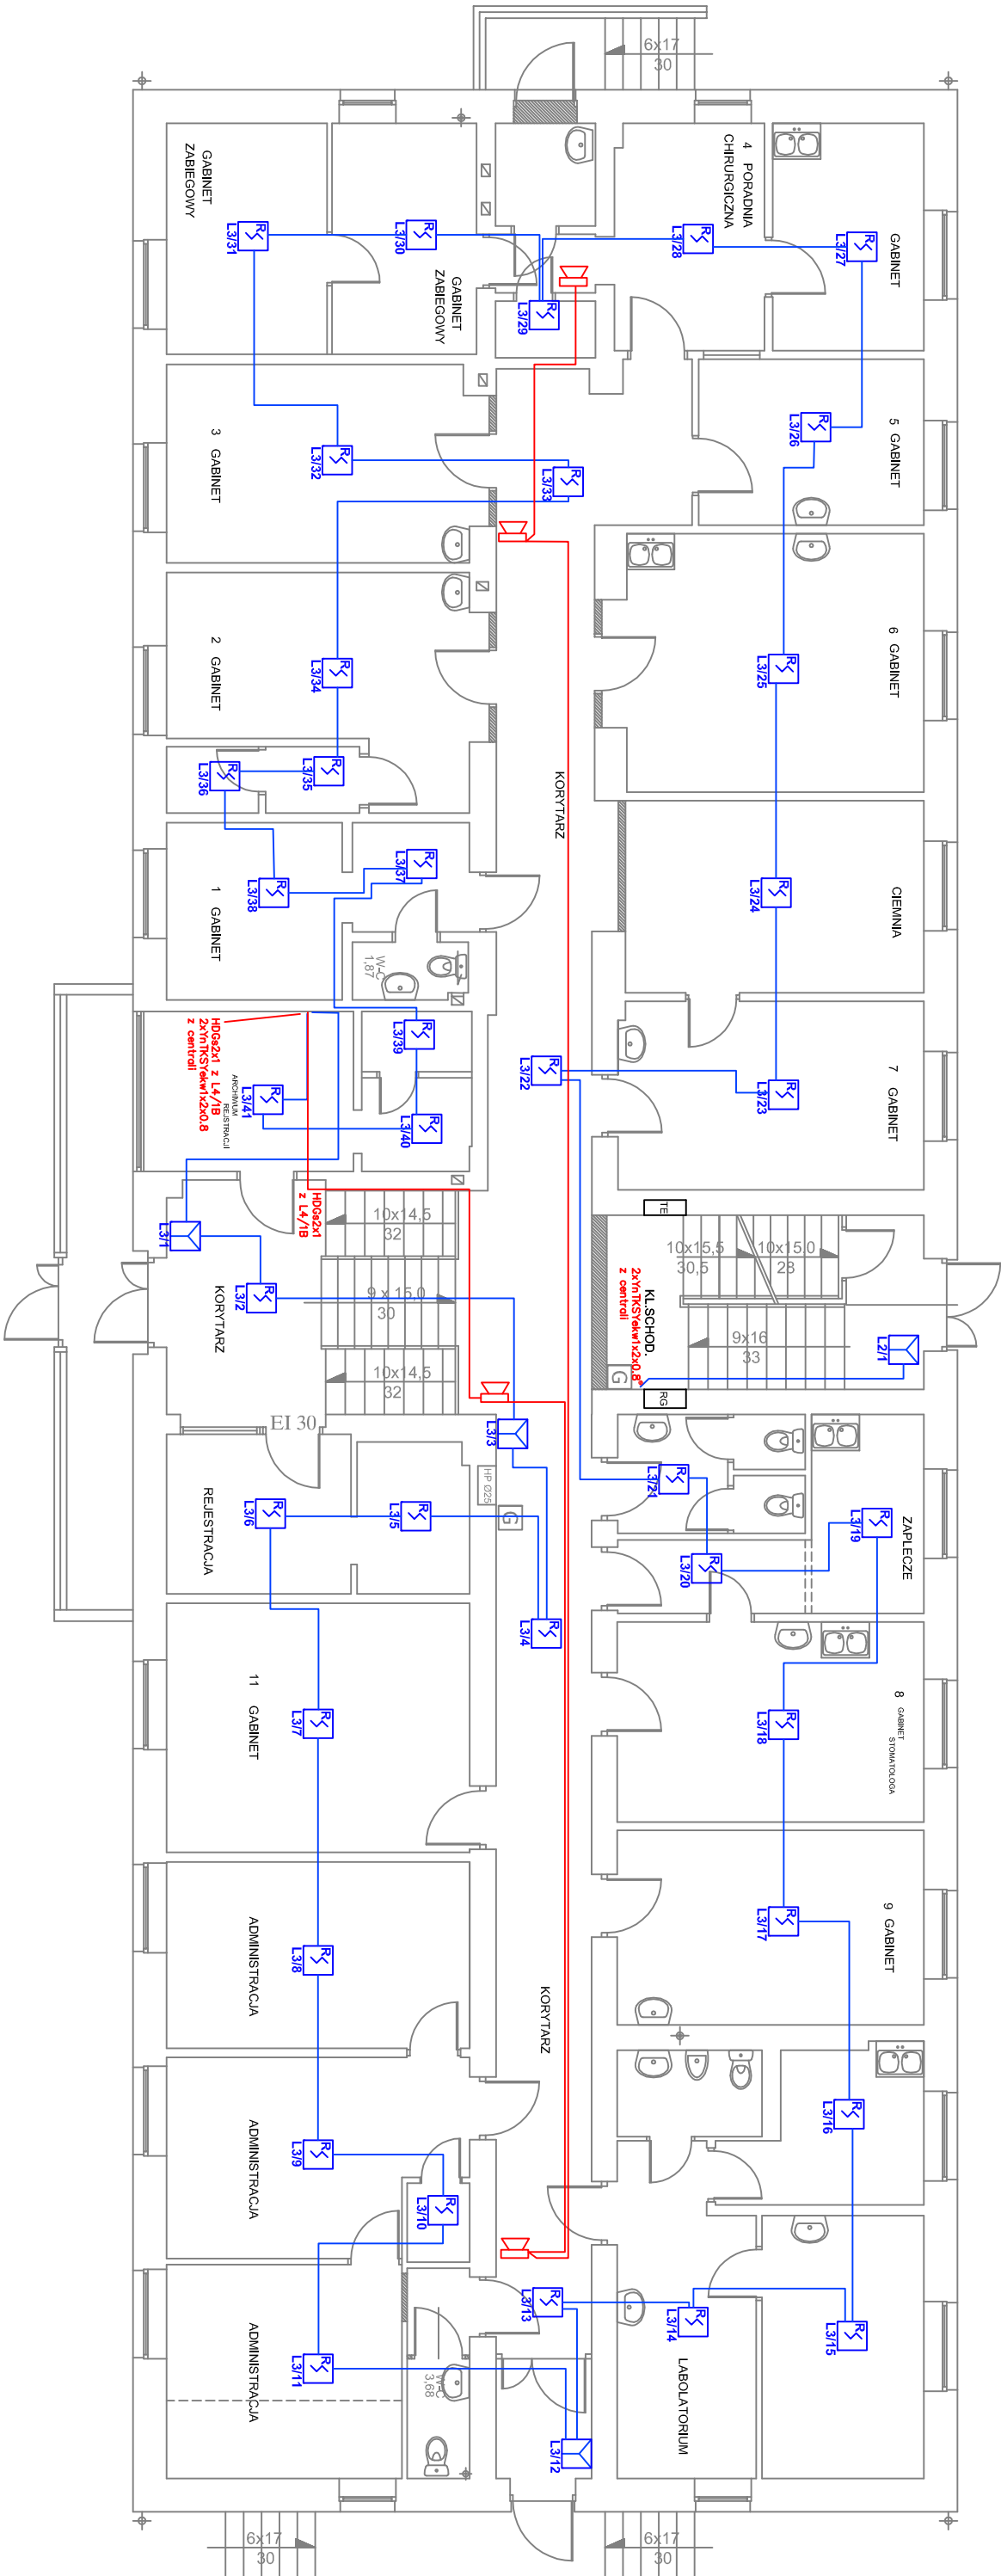

Legenda

- Ręczny ostrzegacz pożarowy
- Detektor dymu ze wskaźnikiem optycznym
- Sygnalizator dźwiękowy
- Moduł we/wy

FIRMA PROJEKTOWO-BUDOWLANA LESZEK HERSTOWSKI				INWESTOR				NADZOR			
80-402 GDĄŃSK, ul.Kochanowskiego 14m13, TEL. 068 344-54-85				GDAŃSKI ZARZĄD NIERUCHOMOŚCI KOMUNALNYCH				PLAN INSTALACJI SYGNALIZACJI POŻARU			
Zespół projektowy:				Nr uprawnień:				I OŚWIEŚLENIA EWAKUACYJNEGO			
Projektant:				Podpis:				RZUT PARTERU			
Inż. Zbigniew Andrzejczak				Data: 02.04.2012				m.rys.			
Sprawdzący:				Data: 02.04.2012				E-07			
Inż. Jacek Andrzejczak				Data: 02.04.2012							
Inżynier				Data: 02.04.2012							
ELEKTRYCZNA				Data: 02.04.2012							
Data: 10.2012				Skala: 1:100							