


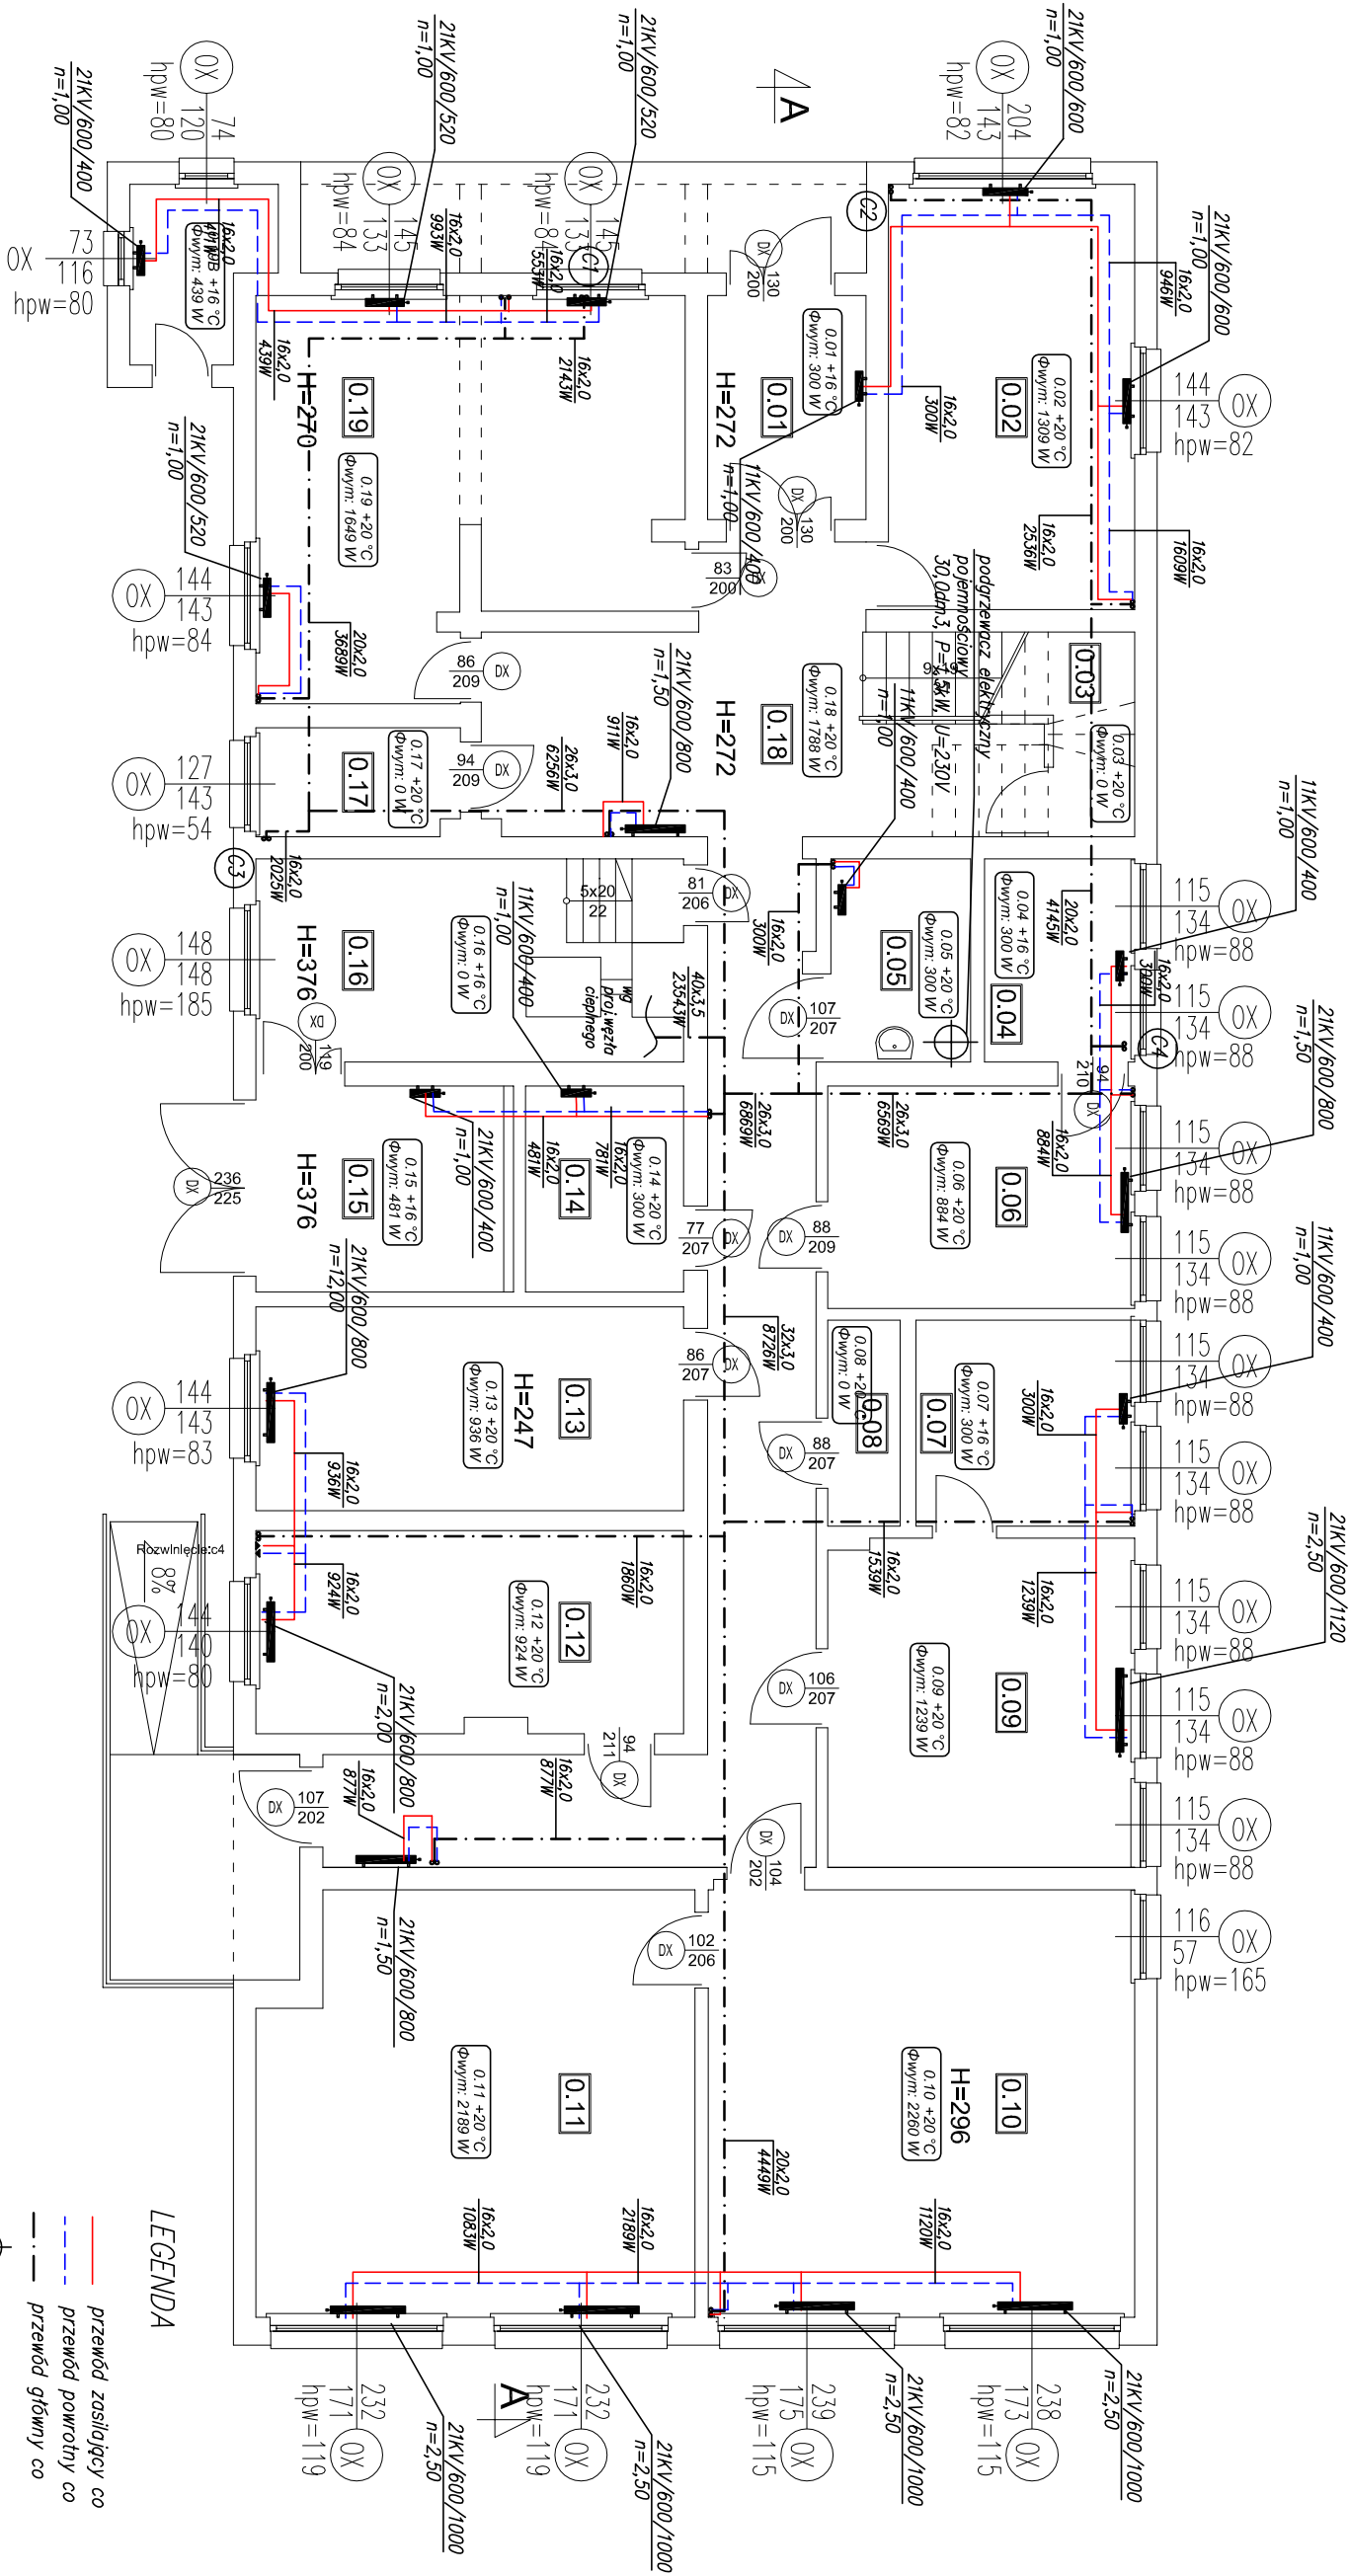

POW. UŻYTKOWA	
L.p.	Pomieszczenie
0.01	WIATROŁAP
0.02	BIURO
0.03	KL. SCHODOWA
0.04	ARCHIWUM
0.05	SANITARIAT
0.06	BIURO
0.07	ARCHIWUM
0.08	SANITARIAT
0.09	BIURO
0.10	BIURO
0.11	BIURO
0.12	BIURO
0.13	BIURO
0.14	POM. SOCIALNE
0.15	KOTŁOWNIA
0.16	SERWEROWNIA
0.17	KORYTARZ
0.18	BIURO
0.19	BIURO
suma	
286,36	

Legenda :	
	Drzwi wewnętrzne/zewnętrzne
	Grzejnik żeliwny / ilość żeberek
	Grzejnik płytowy / szer.wys.głęb.
	Podciąg
	Numeracja pomieszczenia
	Wysokość pomieszczenia
	Oznaczenie okna

P.H.U.Taros - Pracownia Projektowa	
temat:	Projekt wielobranżowy termomodernizacji budynku Biura Obsługi Mieszkańców nr 7 przy ul. Mściwoja II 44
adres:	ul. Mściwoja II 44, 80-384 Gdańsk-Oliwa
rysunek:	INSTALACJA SANITARNE - RZUT PARTERU
projektant:	mgr inż. Marcin Cichowicz
WAM/0121/POOS/09	
W sprecyzacji instalacyjnej	
sprawdzający:	mgr inż. Piotr Greinke
POM/0041/POOS/09	
W sprecyzacji instalacyjnej	
nr archiwalny 2015/07	branża: sanitarna
10.2015 r.	skala 1:100
S1	

LEGENDA

przewód zasilający co

przewód powrotny co

przewód główny co

pion instalacji co

pojemnościowy podgrzewacz c.w.u. o pojemności:
V=30dm³, P=1,5kW, U=230V

nr pomieszczenia

proj.temperatura

zapotrzebowanie na ciepło