

Biuro Inżynierskie Anna Gontarz-Bagińska

Nowy Świat ul. Nad Jeziorem 13, 80-299 Gdańsk

tel. 58 522-94-34

www.biagb.pl; biuro@biagb.pl

TEMAT	INWENTARYZACJA INSTALACJI SANITARNYCH W BRAMIE NIZINNEJ
LOKALIZACJA	GDAŃSK, UL.GRODZA KAMIENNA 5
INWESTOR	GMINA GDAŃSK - GZKN ZSB UL.PARTYZANTÓW 74, 80-254 GDAŃSK

AUTOR	PODPIS
inż. Daniel Łogiszyniec	

Gdańsk, listopad 2015

OPRACOWANIE ZAWIERA:

1. opis techniczny

2. Rysunki :

1.	Rzut przyziemia	Nr 01	skala 1:100
2.	Rzut I piętra	Nr 02	skala 1:100
3.	Rzut II piętra	Nr 03	skala 1:100
4.	Rzut III piętra	Nr 04	skala 1:100
5.	Rzut poddasza	Nr 05	skala 1:100

OPIS TECHNICZNY

1. PODSTAWA OPRACOWANIA

Umowa nr 80/2015/NZ z Zamawiającym

Pomiary w naturze

Rozporządzenie Ministra Infrastruktury z dnia 12 kwietnia 2002r. w sprawie warunków technicznych, jakim powinny odpowiadać budynki i ich usytuowanie z późniejszymi zmianami

Inne obowiązujące normy i rozporządzenia

2. CEL I ZAKRES OPRACOWANIA

Celem opracowania jest inwentaryzacja instalacji sanitarnych Bramy Nizinnej. Opracowanie obejmuje zespół obiektów Bramy Nizinnej położonej w Gdańsku przy ul. Grodza Kamienna 5 na działkach nr 222/4;259/3 i 221/3 obr.99.

3. DANE OGÓLNE

Brama Nizinna jest wpisana do rejestru zabytków województwa pomorskiego. Obiekt składa się z 3-ch części - wartowni żołnierskich w poziomie przyziemia oraz z wartowni oficerskiej nad przejazdem.

4. INSTALACJE SANITARNE W OBIEKCIE

4.1. Instalacje wod-kan

W obiekcie zainwentaryzowano wewnętrzne instalacje wodno-kanalizacyjne. Wodna instalacja wykonana w stalowych rurach, natomiast kanalizacyjna częściowo z przewodów PCV, a częściowo z przewodów żeliwnych. Ciepła woda użytkowa z elektrycznych podgrzewaczy pojemnościowych. Na parterze wartowni żołnierskiej wschodniej instalacje wod-kan wymieniono w bieżącym roku, pozostałe instalacje z lat 70-tych XX wieku częściowo niesprawne. W obu wartowniach żołnierskich znajdują się wodomierze na ścianach tuż za wejściem przyłącza do obiektu.

4.2. Ogrzewanie

W budynku nie ma instalacji centralnego ogrzewania. Tylko we wschodniej wartowni jest ogrzewanie grzejnikami elektrycznymi zainstalowanymi w bieżącym roku (grzejniki znajdują się w inwentaryzacji elektrycznej). Poza tą częścią budynek jest nieogrzewany.

Gdańsk, listopad 2015

Opracował:

inż. Daniel Łogiszyniec



11-2015


80-299 Nowy Świat, ul. Nad Jeziorem 13	
Opracował	Autor

Autor




11-2015

80-299 Nowy Świat, ul. Nad Jeziorem 13	
Opracował	Autor

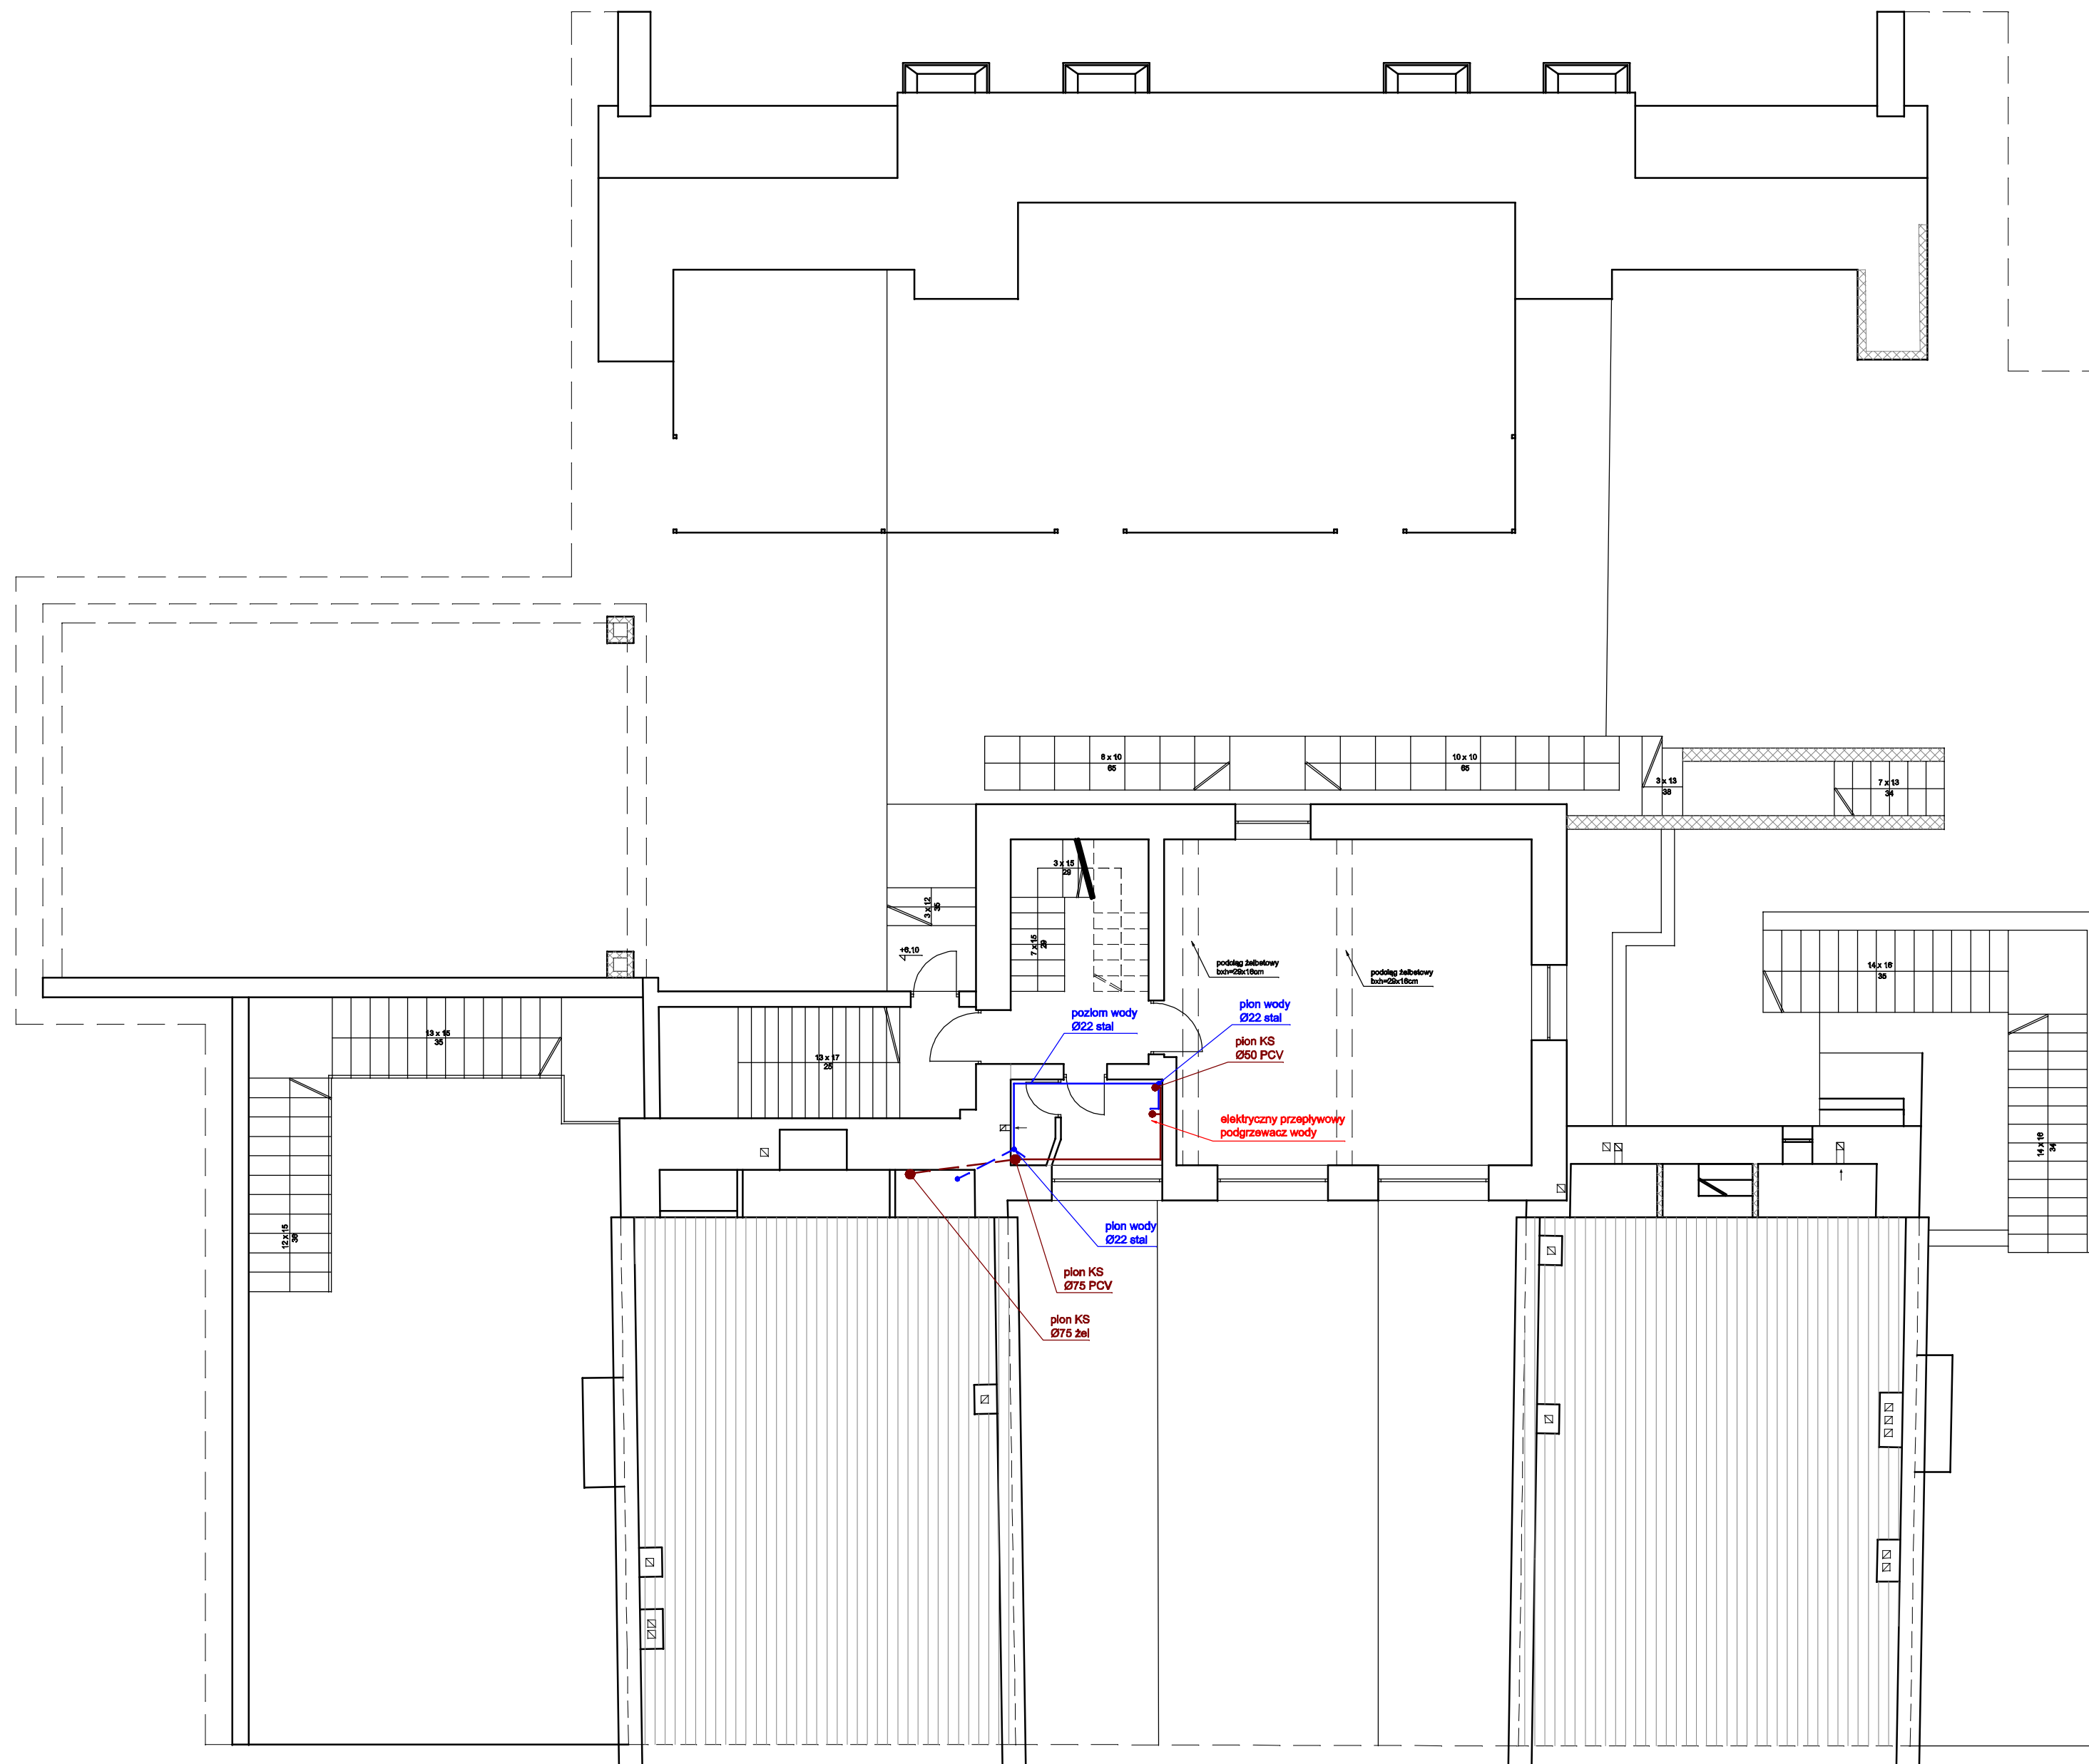



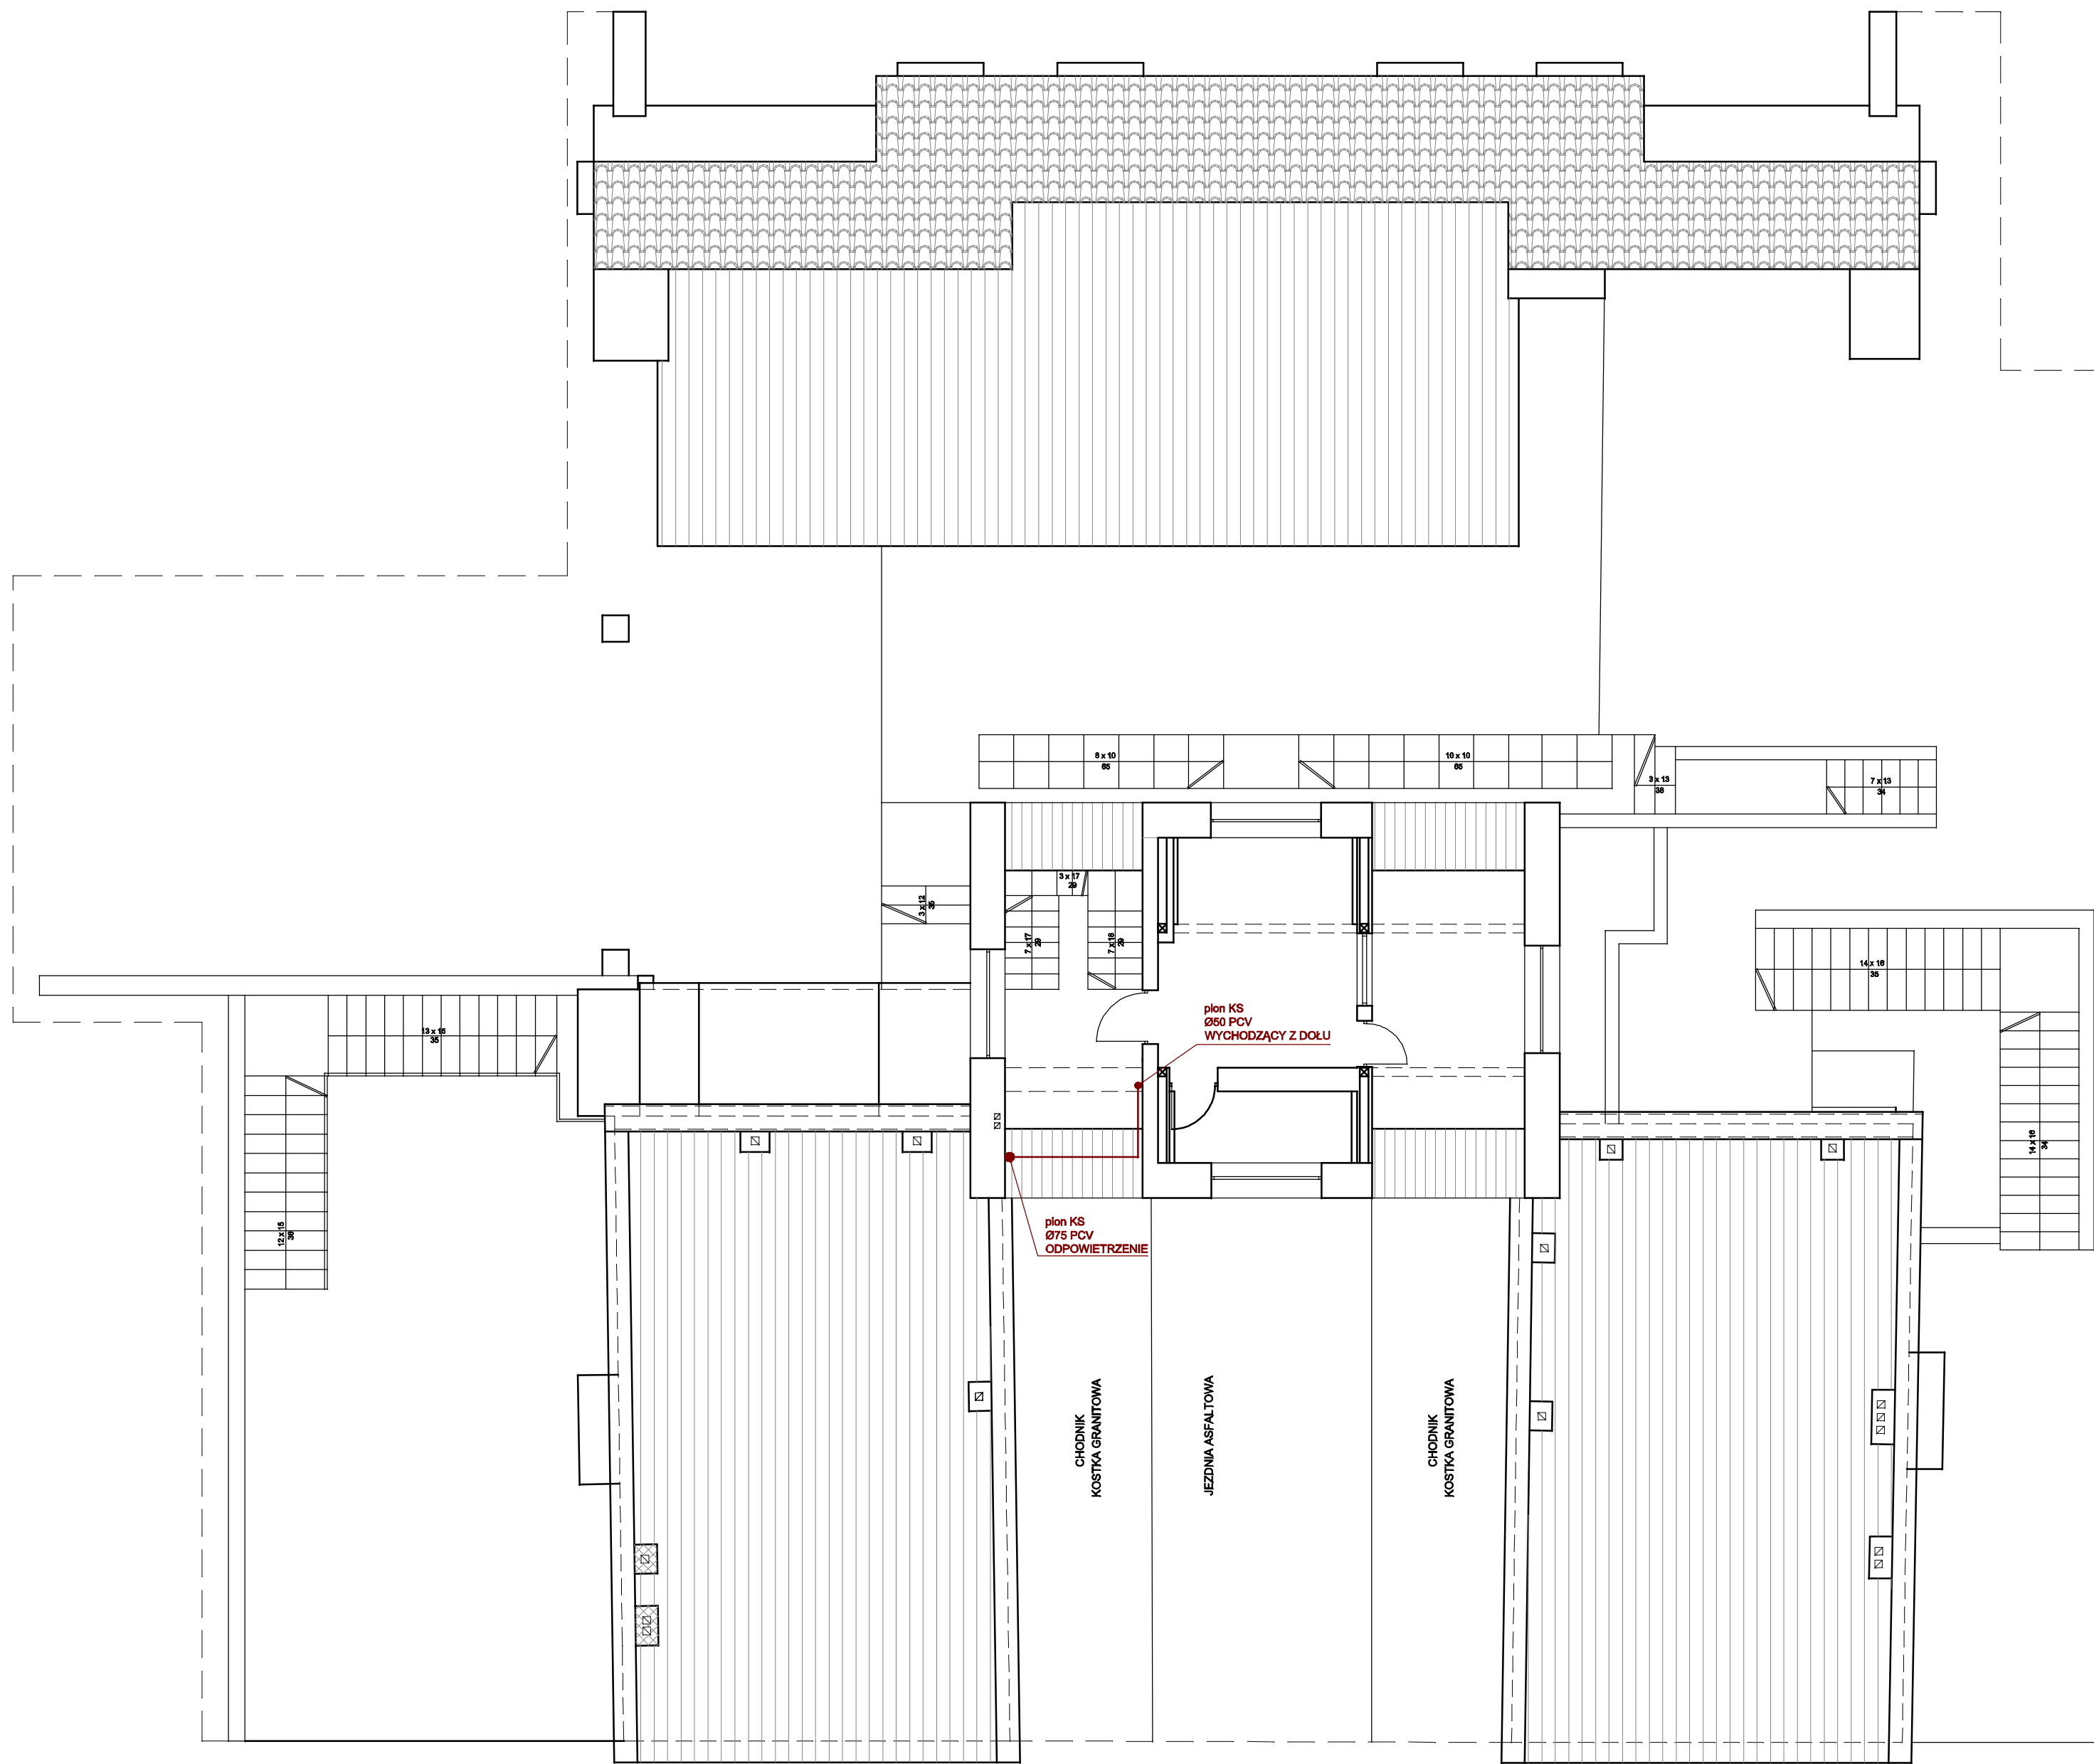

Rys. Nr 05/IS	11-2015
RZUT PODDASZA	
skala	1:100
INSTALACJE SANITARNE	
INWENTARYZACJA INSTALACJI SANITARNYCH W ZESPOLE OBIEKTÓW BRAMY NIZINNEJ GDAŃSK, UL. GRODZA KAMIENNA 5	
Inwestor: GMINA GDAŃSK – GZKN ZSB ul. Partyzantów 74, 80-254 Gdańsk	
BIURO INŻYNIERSKIE ANNA GONTARZ-BAGIŃSKA	
80-299 Nowy Świat, ul. Nad Jeziorem 13	
Opracował	Autor