


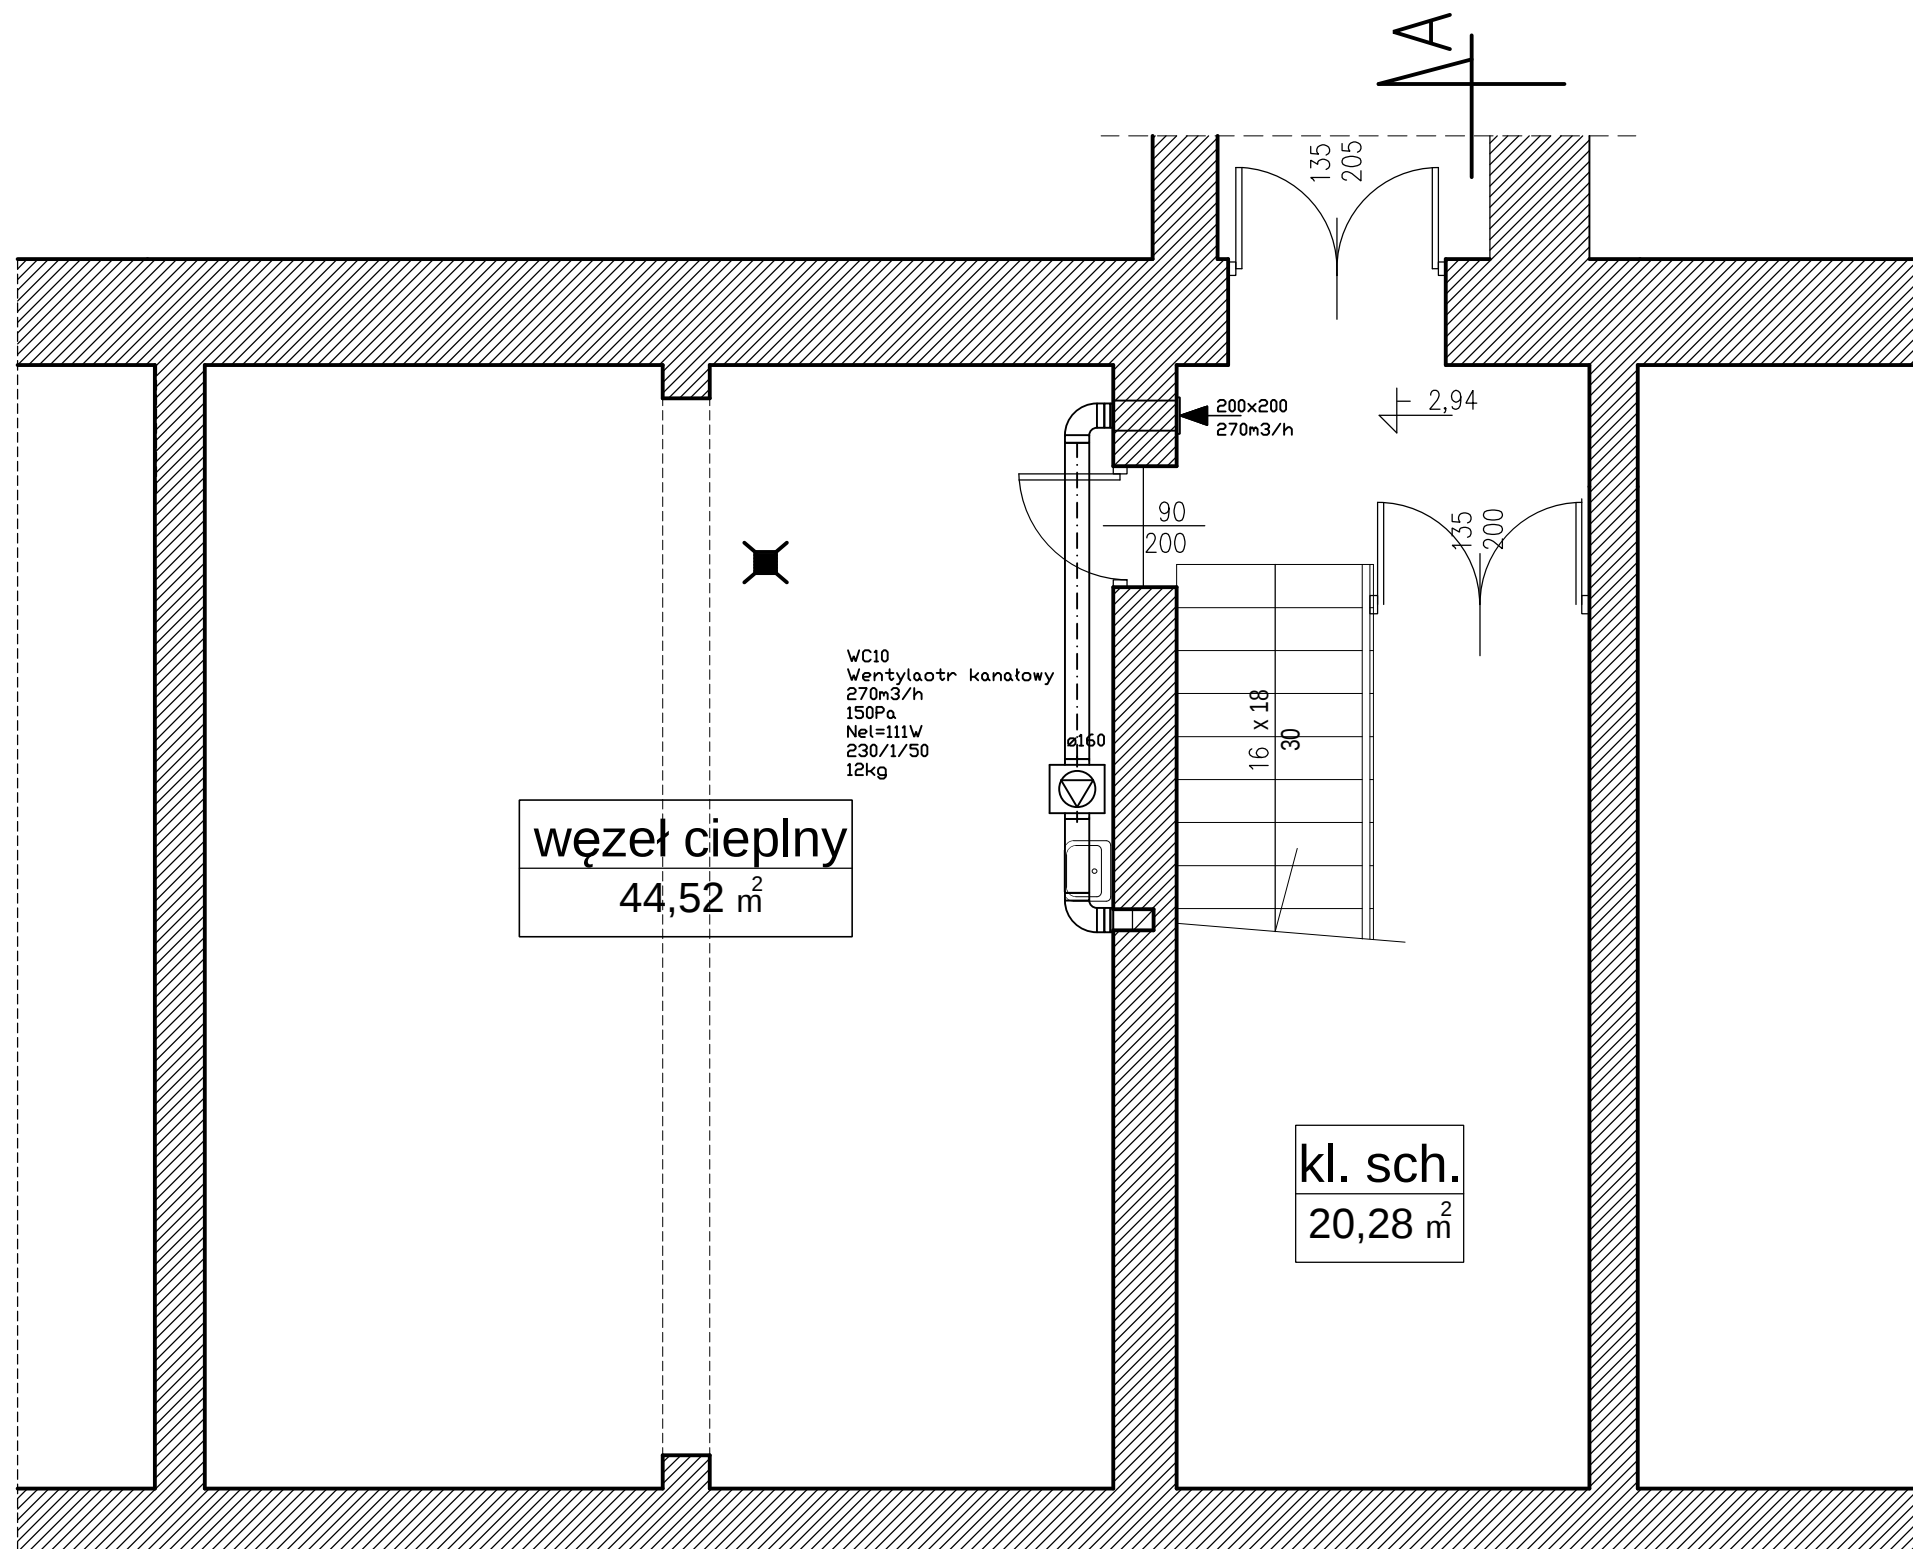


LEGENDA :



Wentylator kanałowy

RZUT PIWNICY-PROJEKT WENTYLACJA

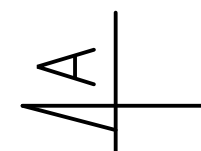

FIRMA PROJEKTOWO-BUDOWLANA LESZEK HERSTOWSKI 80-402 GDAŃSK, ul.Kochanowskiego 14m13, TEL. 058 344-54-85				
projektant mgr inż. Andrzej Wojakowski upr. 341/Gd/71	sprawdzający: mgr inż. Grażyna Smużyńska upr. 4141 /GD/89	inwestor Gdański Zarząd Nieruchomości Komunalnych Samorządowy Zakład Budżetowy Gdańsk ul. Partyzantów 74,		
podpis		obiekt Budynek biurowy "B" GZNK Gdańsk, ul. Partyzantów 74		
branża SANITARNA WENTYLACJA	faza PB			
data LIPIEC 2015	skala 1:50	nazwa rysunku WENTYLACJA-RZUT PIWNICY	nr rys.	W1