


ORIENTACYJNY PRZEBIEG
KANALIZACJI SANITARNEJ

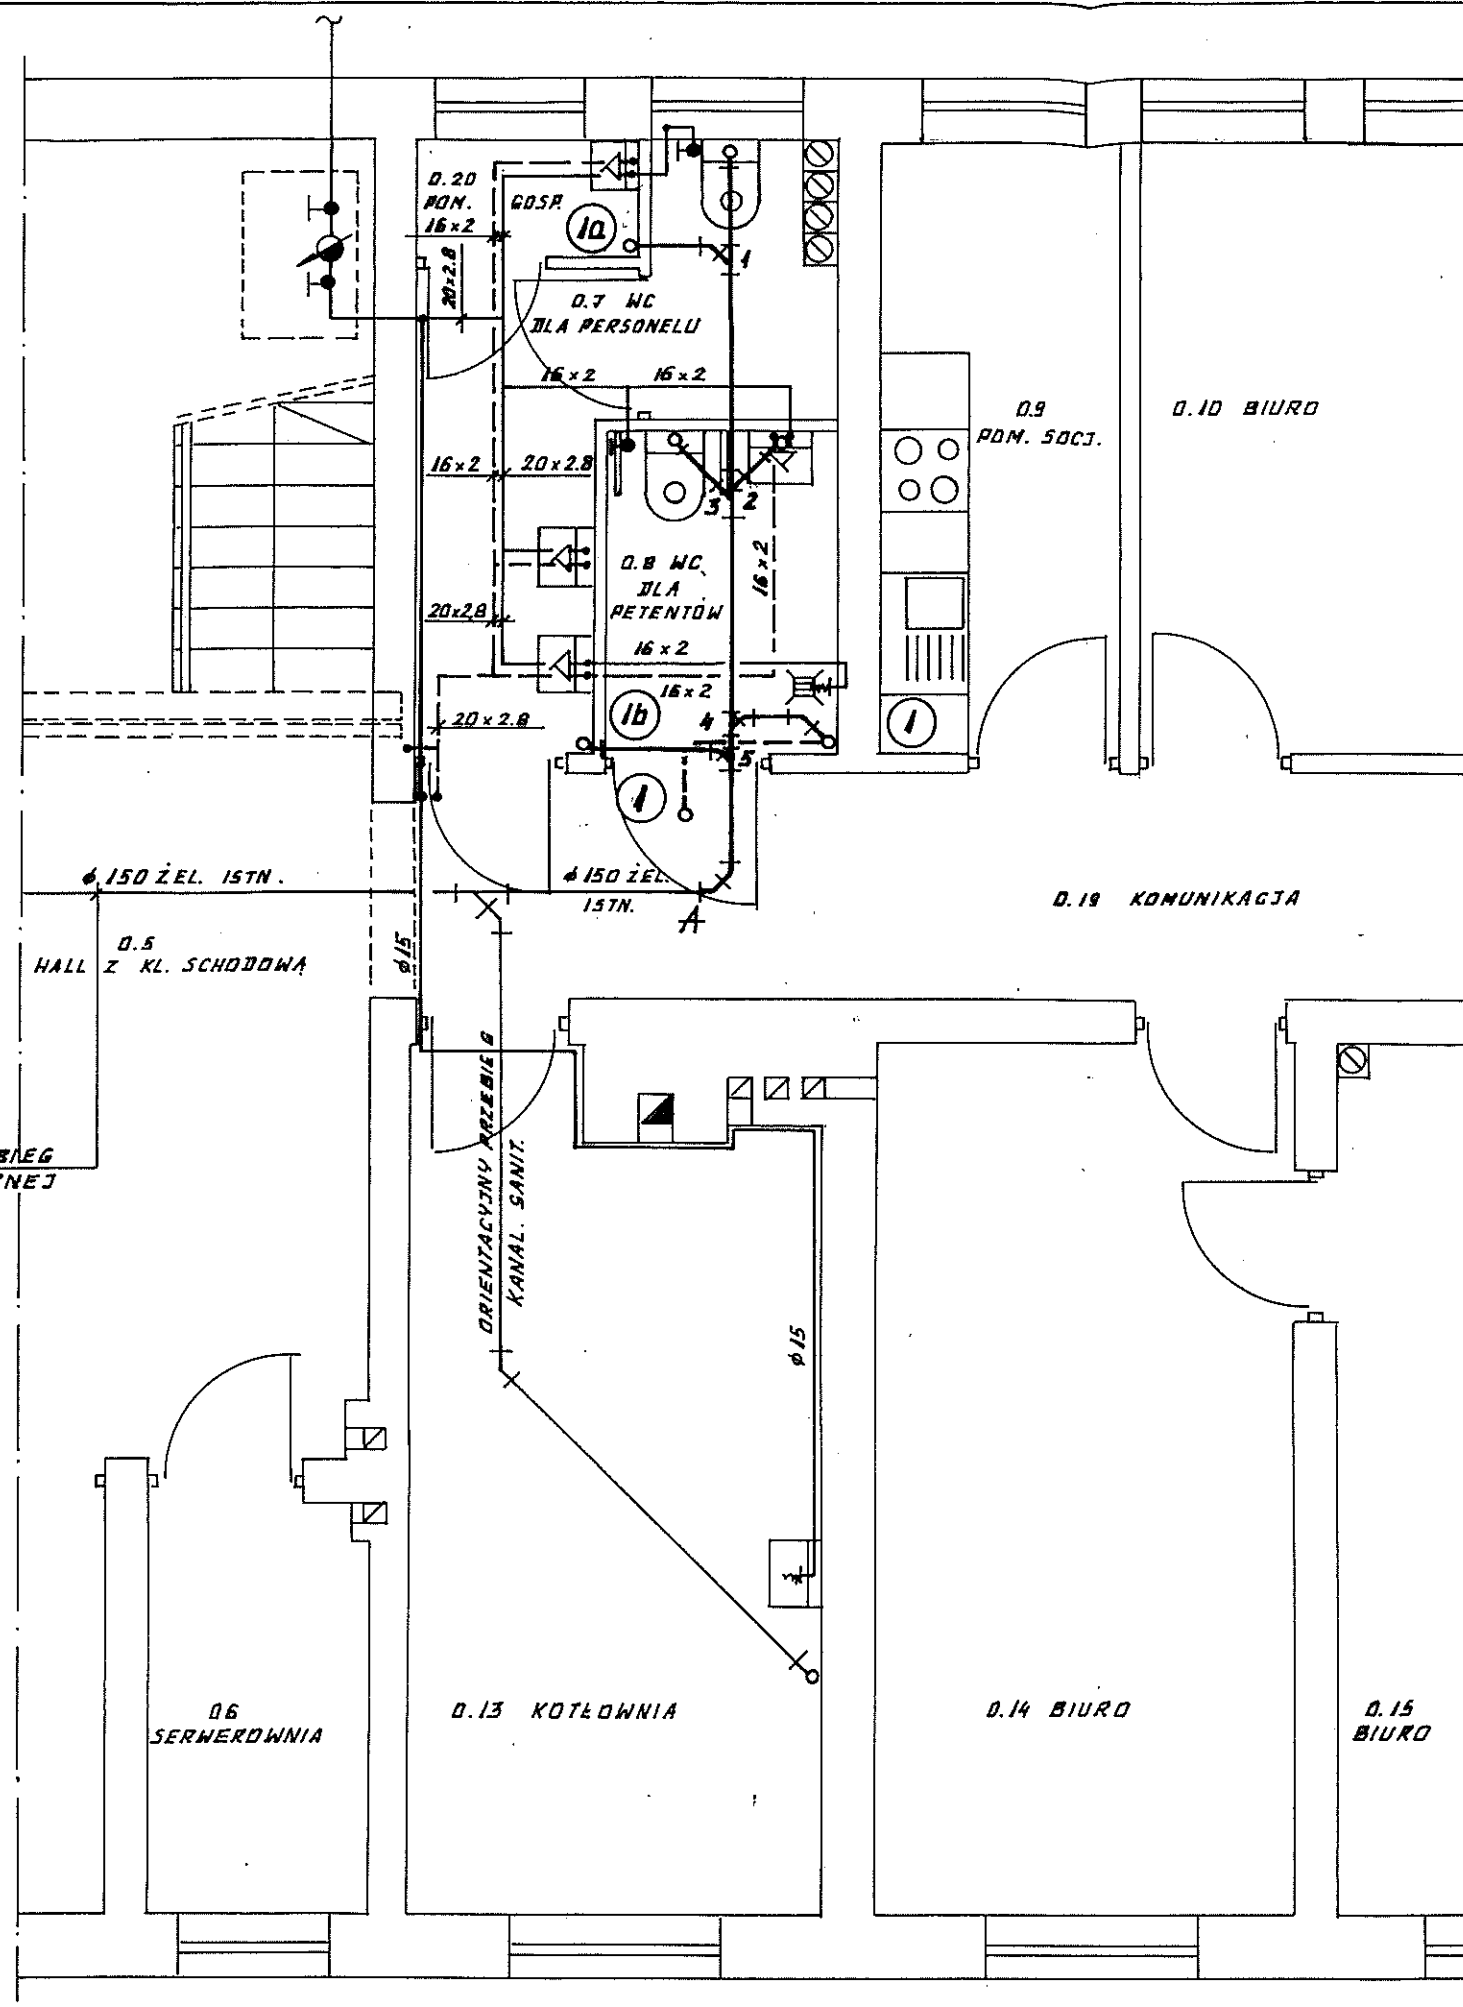

FIRMA PROJEKTOWO-BUDOWLANA L.HERSTOWSKI			
80-402 GDAŃSK		UL. KOCHANOWSKIEGO 14 /13	TEL. 600 212 901
PROJEKTANT: tech. Leszek Herstowski upr 5702/Gd/93		INWESTOR : Gdański Zarząd Nieruchomości Komunalnych – Samorządowy Zakład Budżetowy 80-254 Gdańsk ul. Partyzantów 74	
spec: inatacyjno-inżynieryjna		SPECYFIKACJA : mgr inż. Grażyna Smużńska upr 4141/GD/89	
BRANŻA: INSTALACJE SANIT.		FAZA: P.	OBIEKT : Budynek BOM – 1 GDAŃSK ul. Sienna 6
Data: 09.2016	Skala: 1 : 50	NAZWA RYSUNKU: Proj. instalacji. RZUT PARTERU (fragment) Instalacja wod - kan	NR RYS. 5