


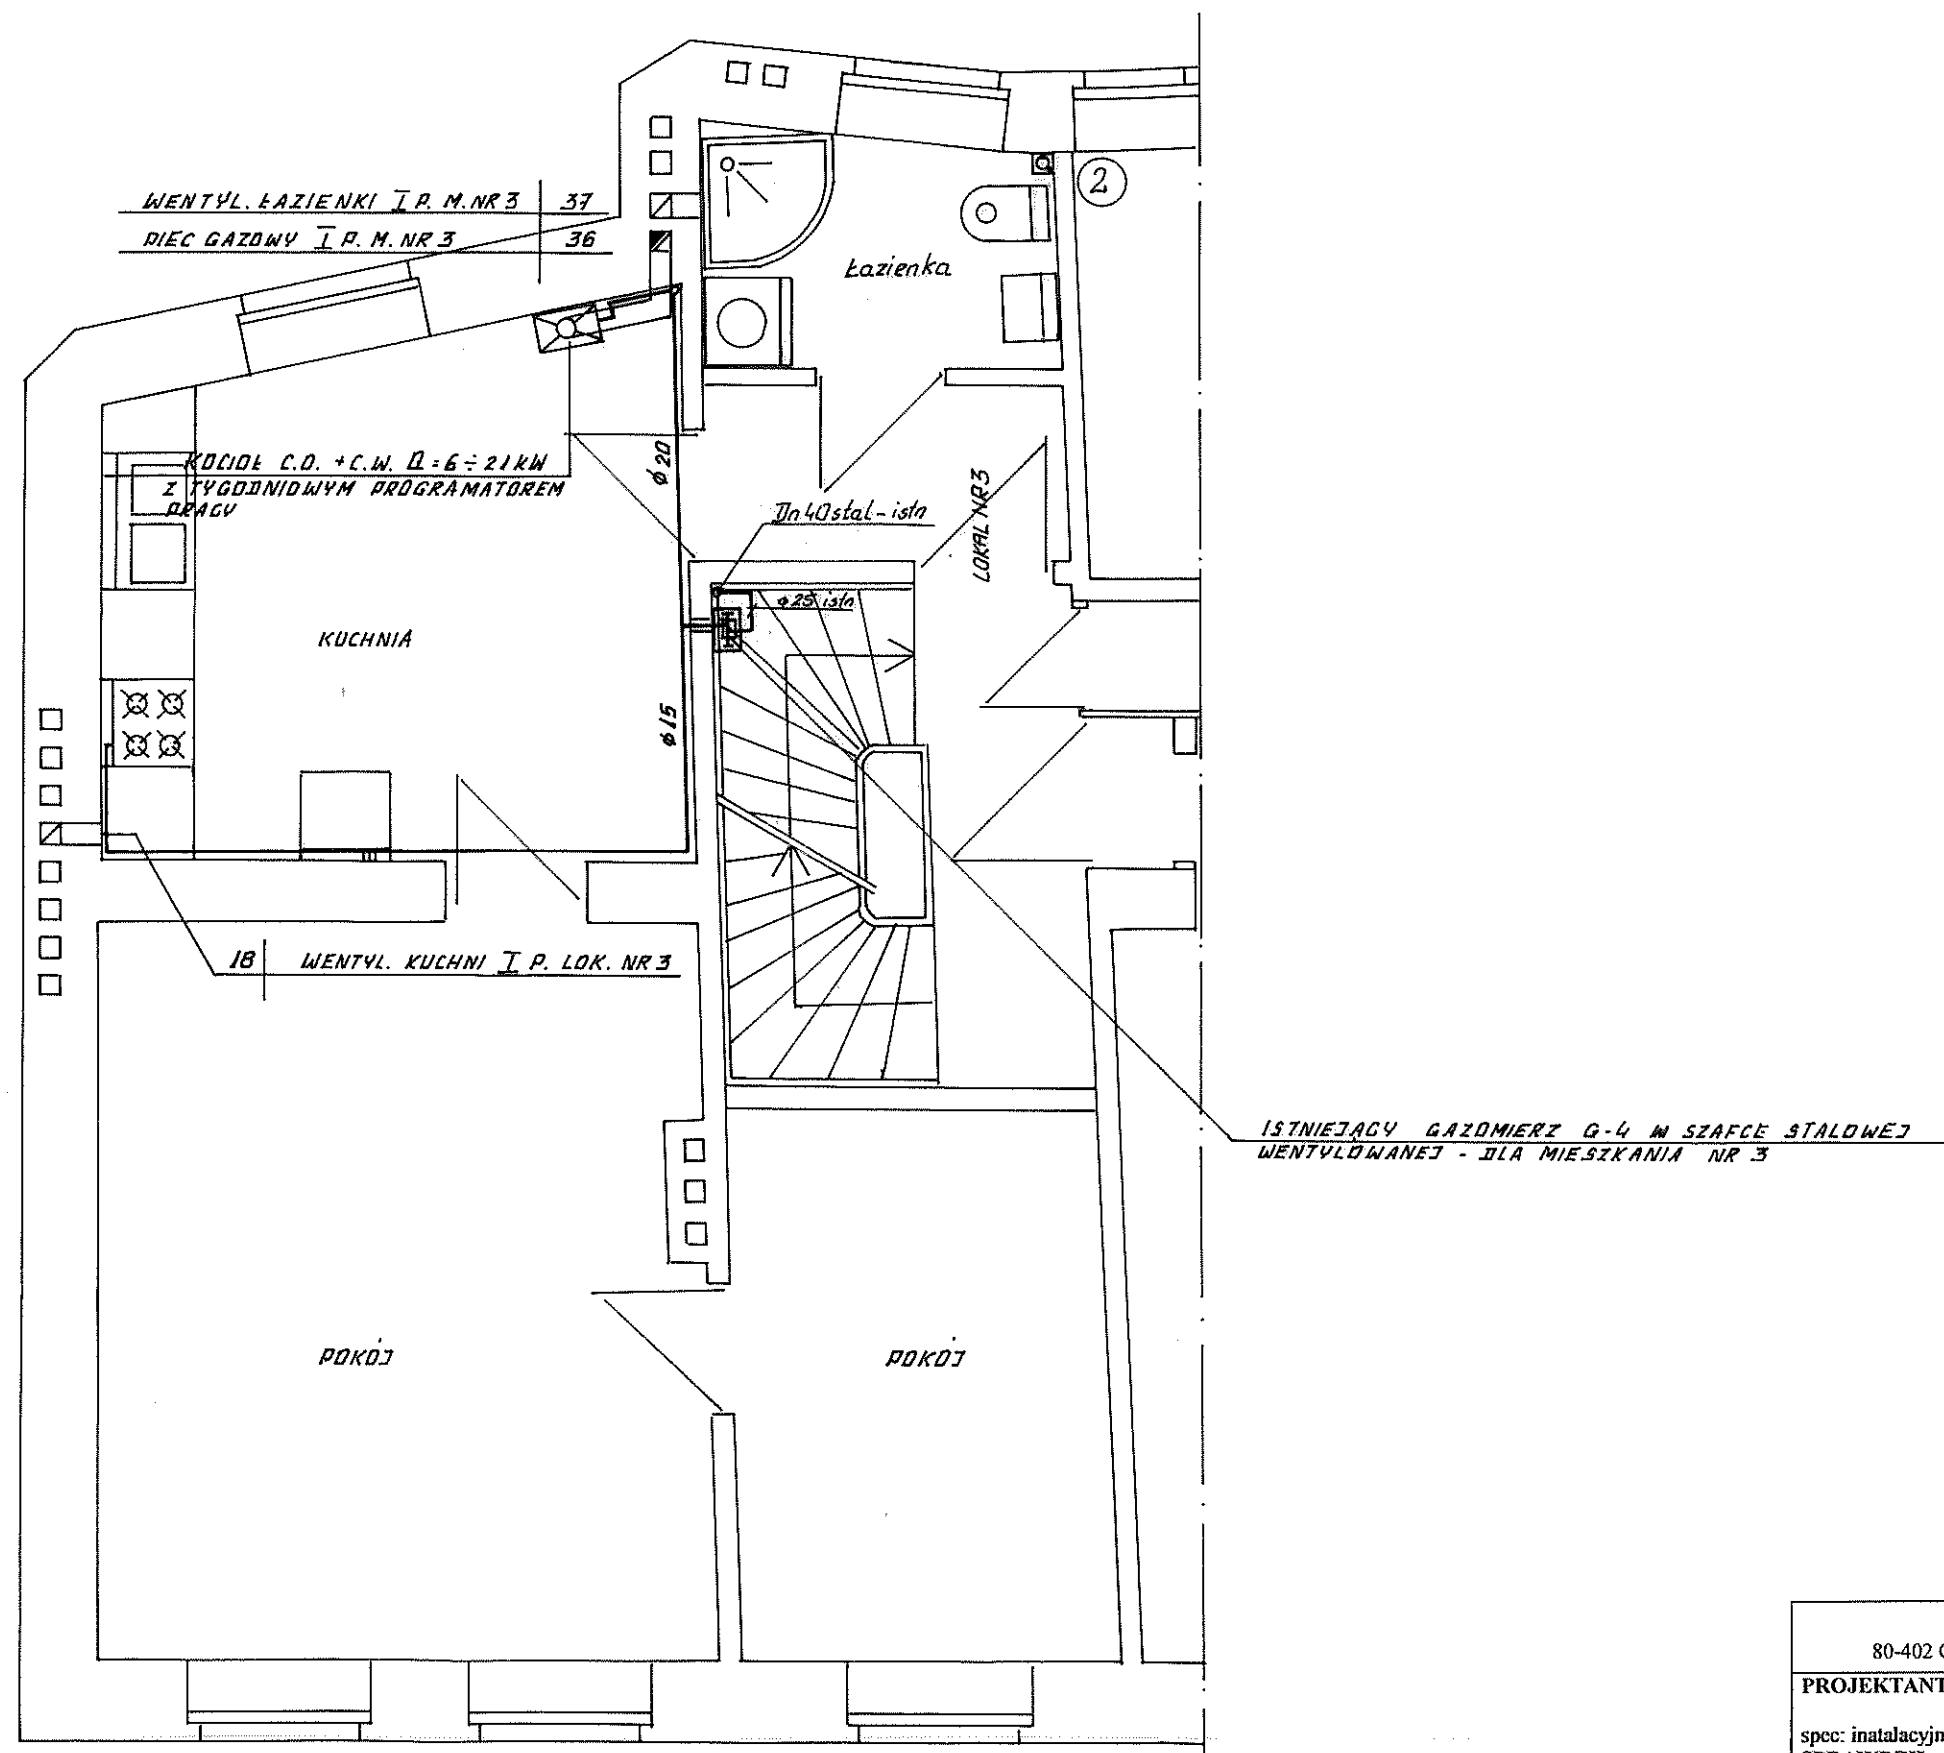

FIRMA PROJEKTOWO-BUDOWLANA L.HERSTOWSKI			
80-402 GDAŃSK		UL.KOCHANOWSKIEGO 14 /13	TEL. 600 212 901
PROJEKTANT: tech. Leszek Herstowski upr 5702/Gd/93 spec: inatalcacyjno-inżynieryjna		INWESTOR : Gdański Zarząd Nieruchomości Komunalnych – Samorządowy Zakład Budżetowy 80-254 Gdańsk ul. Partyzantów 74	
SPRAWDZIŁ : mgr inż. Grażyna Smużyńska upr 4141/GD/89 spec: inatalcacyjno-inżynieryjna			
BRANŻA: INSTALACJE SANIT.		FAZA:	OBIEKT : Budynek mieszkalny Gdańsk ul. Biskupia 30
Data: 10. 2016	Skala: 1 : 50	NAZWA RYSUNKU: Proj. instalacji gazowej , wod-kan i ogrzewania lokalowego.	NR RYS. 2
RZUT I PIĘTRA (fragment) lokal nr 3 – instal. gazowa ; wod – kan			