


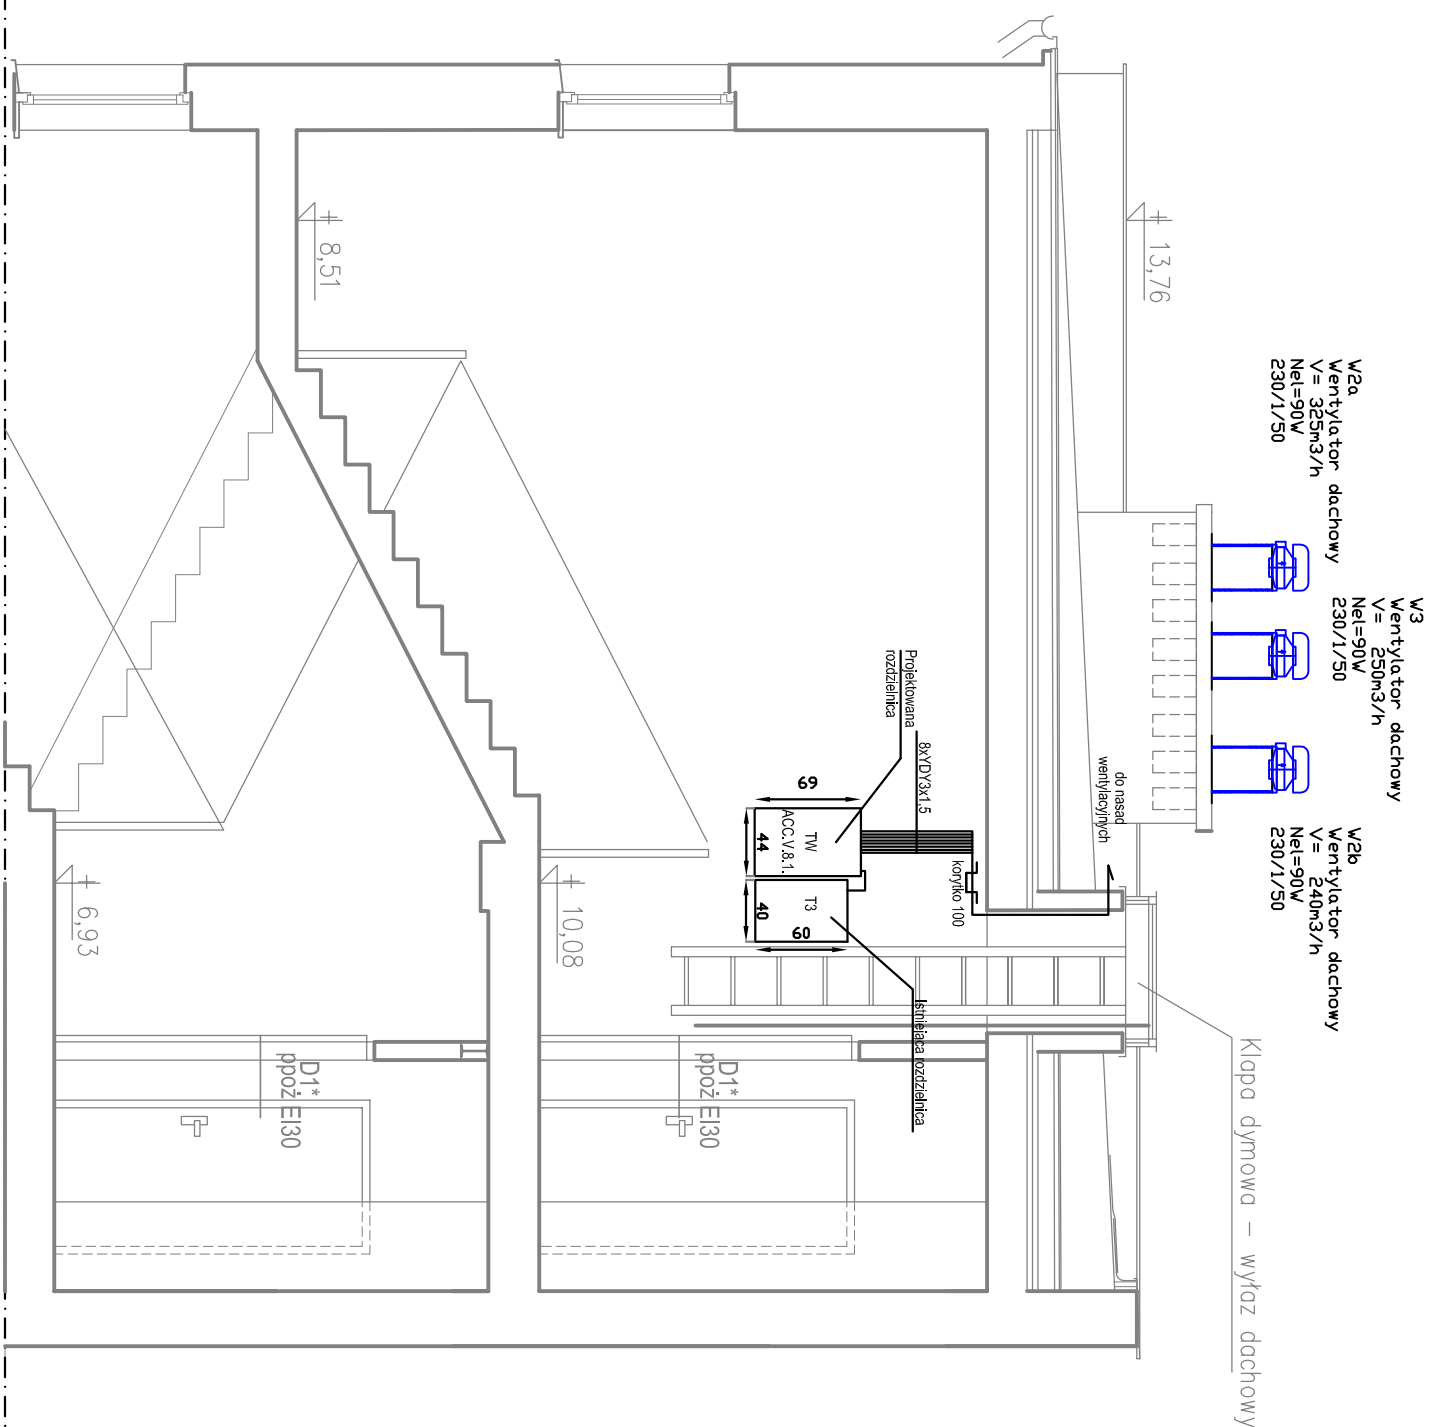

FIRMA PROJEKTOWO-BUDOWLANA LESZEK HERSTOWSKI 80-402 GDAŃSK, ul.Kochanowskiego 14m13, TEL. 058 344-54-85	
projektant Zygmunt ANDRZEJCZAK i Jacek ANDRZEJCZAK ZG9-III-630/2023/79	sprawozdający: 62/Gd/2002
podpis	podpis
branża ELEKTRYCZNA	faza PW
data LIPIEC 2015	skala 1:50
nazwa rysunku PLAN INSTALACJI ELEKTR WENTYLACJA-III PIĘTRO	
nr rys. E-03	str.
odbięty Budynek biurowy "B" GZNIK Gdańsk, ul. Partyzantów 74	
inwestor Gdański Zarząd Nieruchomości Komunalnych Samorządowy Zakład Budżetowy Gdańsk ul. Partyzantów 74,	