


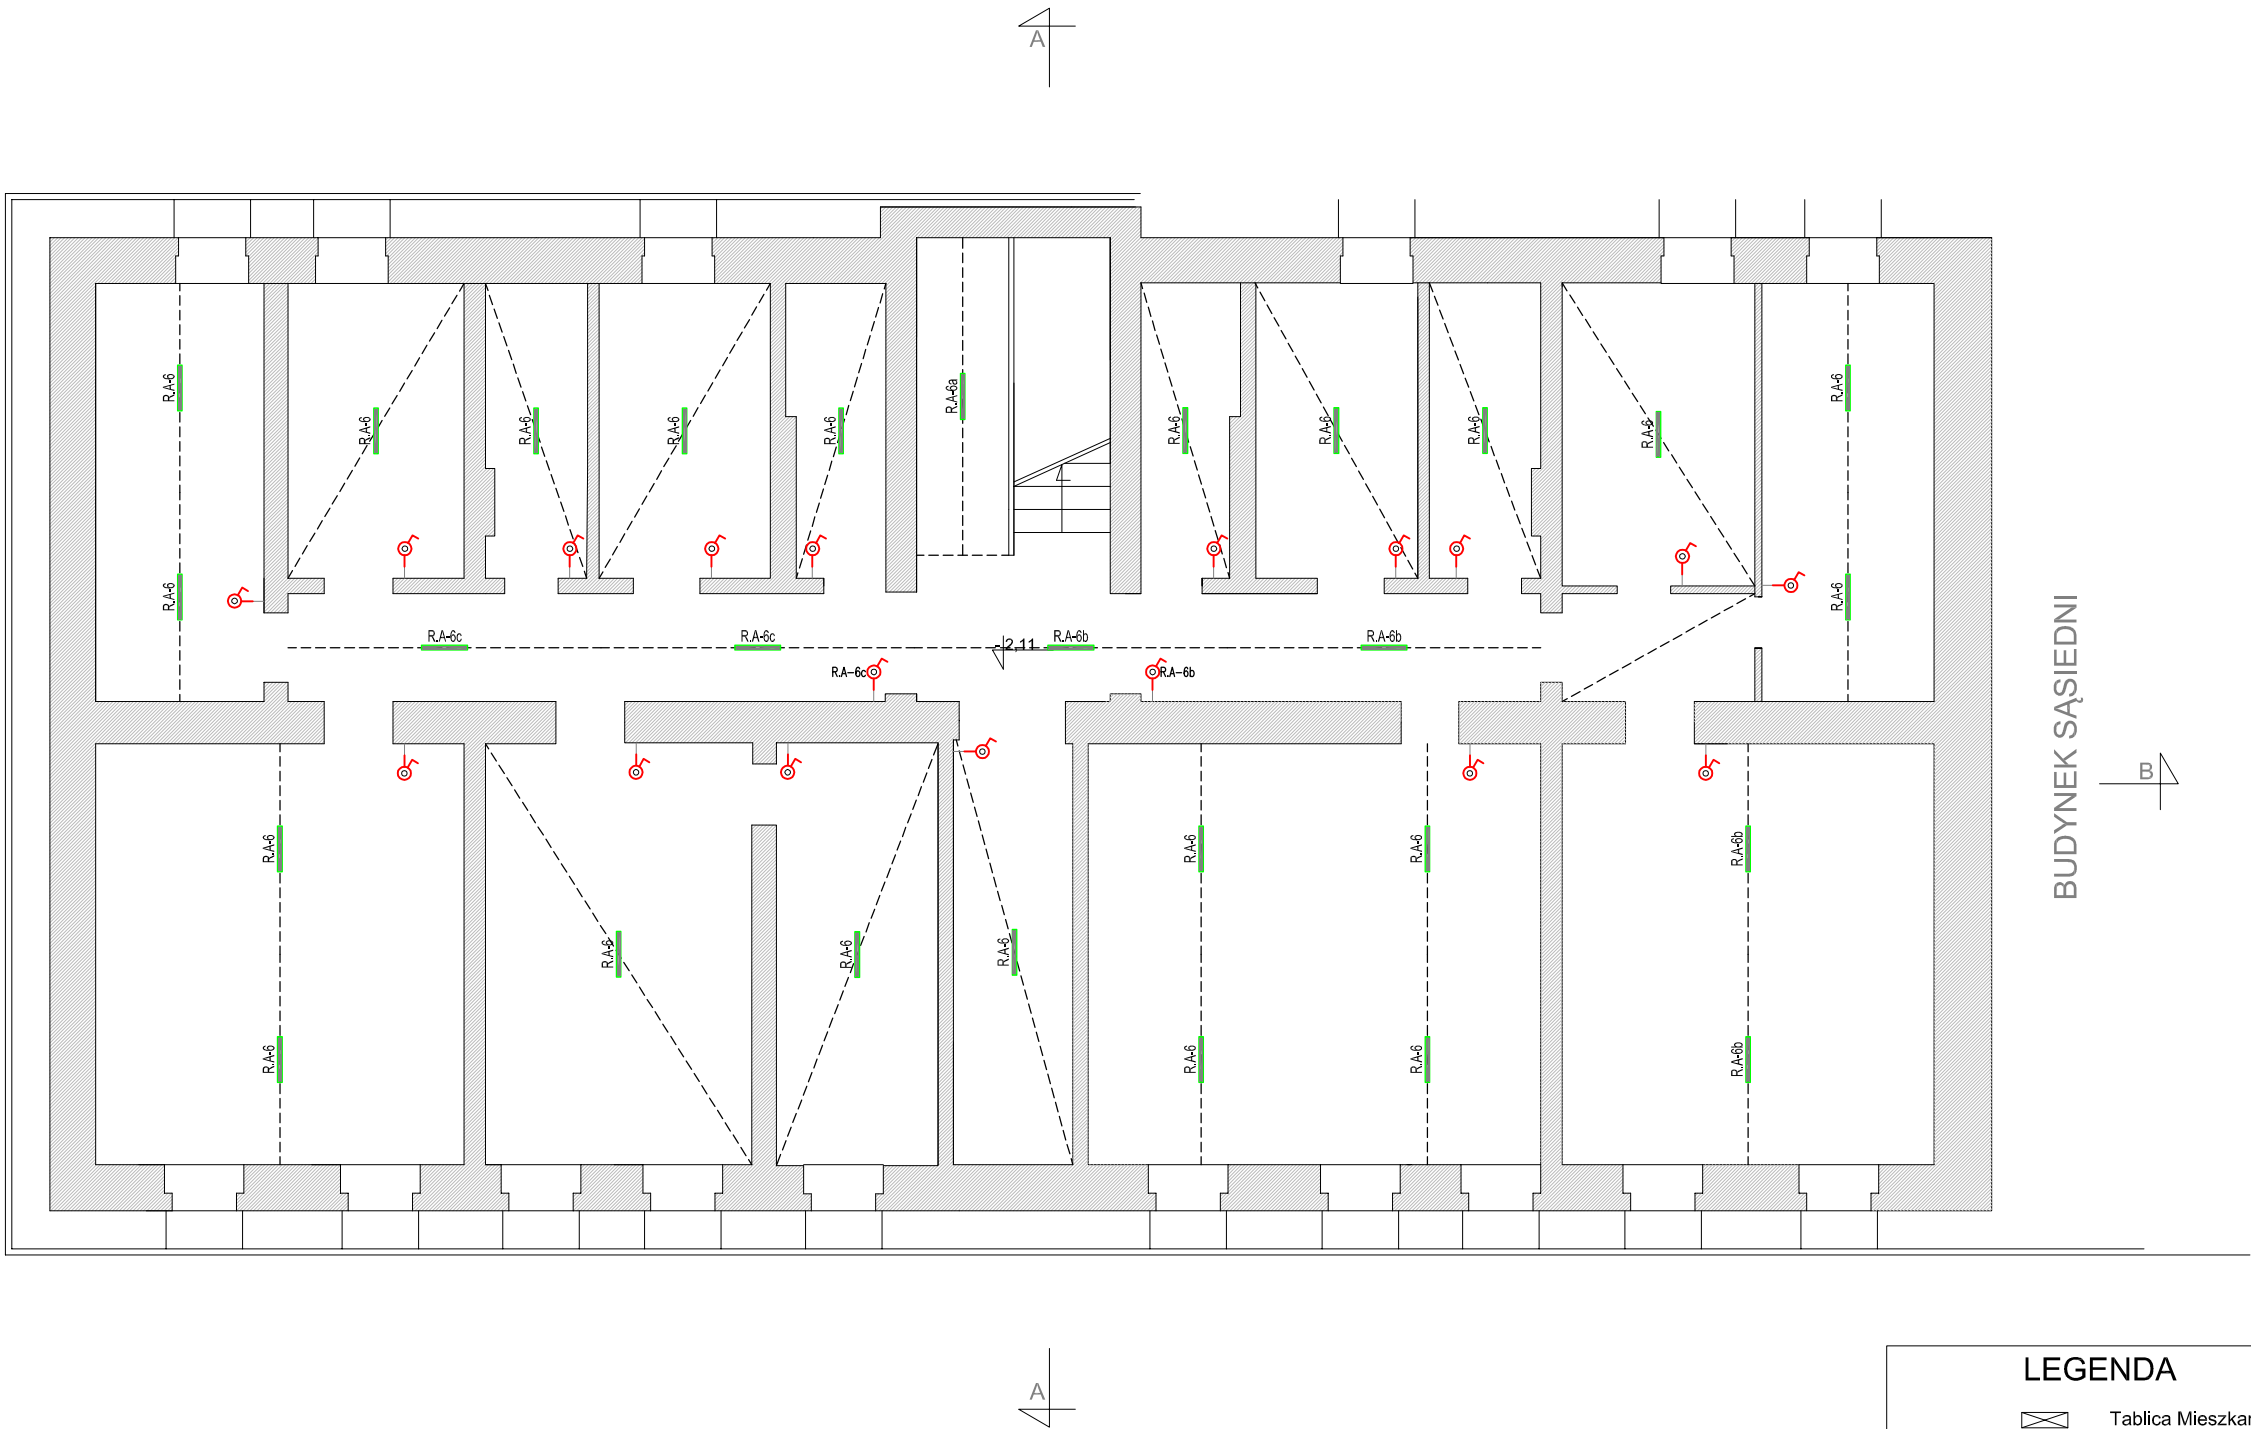

UWAGA!
WSZYSTKIE WYMIARY SPRAWDZIĆ W NATURZE

1. Roboty budowlano-instalacyjne muszą być prowadzone z równoległą koordynacją międzybranżową. Przed przystąpieniem do robót wykonawca powinien zapoznać się z całością dokumentacji branżowej

2. W sprawach nie określonych dokumentacją obowiązują:

- warunki techniczne wykonania i odbioru robót budowlano-montażowych
- normy Polskiego Komitetu Normalizacyjnego
- instrukcje, wytyczne, świadectwa dopuszczenia, atesty Instytutu Techniki Budowlanej
- warunki techniczne producentów i dostawców materiałów budowlano-instalacyjnych

UWAGA:
Rysunek należy rozpatrywać łącznie z "opisem technicznym", który jest integralną częścią projektu

LEGENDA

- Tablica Mieszkaniowa
Tablica Teletechniczna
- gniazdo wtykowe w podwójnej ramce
- gniazdo wtykowe w pojedynczej ramce
- gniazdo wtykowe w pojedynczej ramce zasilanie okapu
- gniazdo wtykowe w pojedynczej ramce zasilanie lodówki
- gniazdo wtykowe w pojedynczej ramce zasilanie pralki (IP44)
- gniazdo wtykowe w pojedynczej ramce zasilanie pralki (IP44)
- gniazdo abo Beckie końcowe RTV
- gniazdo telefoniczne i internetowe RJ45
- domofon

Oprawa natynkowa z możliwością zwieszenia; Sposób świecenia bezpośrednio-pośredni; Korpus wykonany z aluminium anodowanego miedzianego; Źródło światła LED 27W, Strumień led> 120lm/W; Przesłona szkło mikroporyzmatyczne o sprawności >93%	Awaryjna oprawa ewakuacyjna natynkowa LED 1W/2h (optyka symetryczna); obudowa z białego poliwęglanu; IP41
Oprawa natynkowa LED 19W 4400lm, Strumień led >115lm/W, Barwa 4000K, Korpus PC, przesłona PC, IP66	Awaryjna oprawa ewakuacyjna LED 1W/2h (optyka asymetryczna); obudowa z białego poliwęglanu; IP41
Kinkiet zewnętrzny na źródła LED; Korpus wykonany z aluminium anodowanego, malowany proszkowo; Przesłona mikroporyzmatyczna o sprawności 93%; Kłoz PC; Strumień LED 6W 800lm, IP65; Oprawa nawiązująca stylem do opraw na ul.Łąkowej	Awaryjna oprawa kierunkowa jednostronna LED 1,2W/2h; obudowa z białego poliwęglanu, kłoz z opalizowanego poliwęglanu; IP41
Kinkiet zewnętrzny na źródła LED; Korpus wykonany z aluminium anodowanego, malowany proszkowo; Przesłona mikroporyzmatyczna o sprawności 93%; Kłoz PC; Strumień LED 12W 1200lm, IP65	Awaryjna oprawa ewakuacyjna przeznaczona do montażu na zewnątrz LED 3x1W/2h; korpus z blachy stalowej malowany na kolor szary; IP66

		PRACOWNIA PROJEKTOWA Andrzej Szypowicz Gdańsk; ul.Grunwaldzka 212 tel.058 520 21 19; fax.058 345 00 29 e-mail: szypowicz@asproj.pl	
Autor: inż. Andrzej Szypowicz		upr. nr 459 Gd/74 w specjalności Instalacyjnej w zakresie sieci, instalacji i urządzeń elektrycznych i elektroenergetycznych	
Opracował: mgr inż. Krzysztof Szypowicz			
Sprawdził: inż. Stanisław Skulimowski		upr. nr POM/0127/PWOE/04 w specjalności Instalacyjnej w zakresie sieci, instalacji i urządzeń elektrycznych i elektroenergetycznych	
Temat: Termomodernizacja budynku wraz z przebudową lokali celem ich usamodzielnienia GDAŃSK, ul.Chłodna 10 (dz. nr 151 i 152 obręb 100)			
Wzrost: Gmina Gdańsk - Gdański Zarząd Nieruchomości Komunalnych - Samorządowy Zakład Budżetowy z siedzibą 80-254 Gdańsk,ul. Partyzantów 74			
Instalacje elektryczne wewnętrzne			
Stadium: PROJEKT WYKONAWCZY		Branża: ELEKTRYCZNA	
Rysunek: RZUT PIWNICY -plan instalacji elektrycznych			
Nr projektu: K-071 / 11 / 2015	Data: LISTOPAD 2015	Skala: 1:100	Wzrost: E/R1
		Strona: 1	Rev: -