


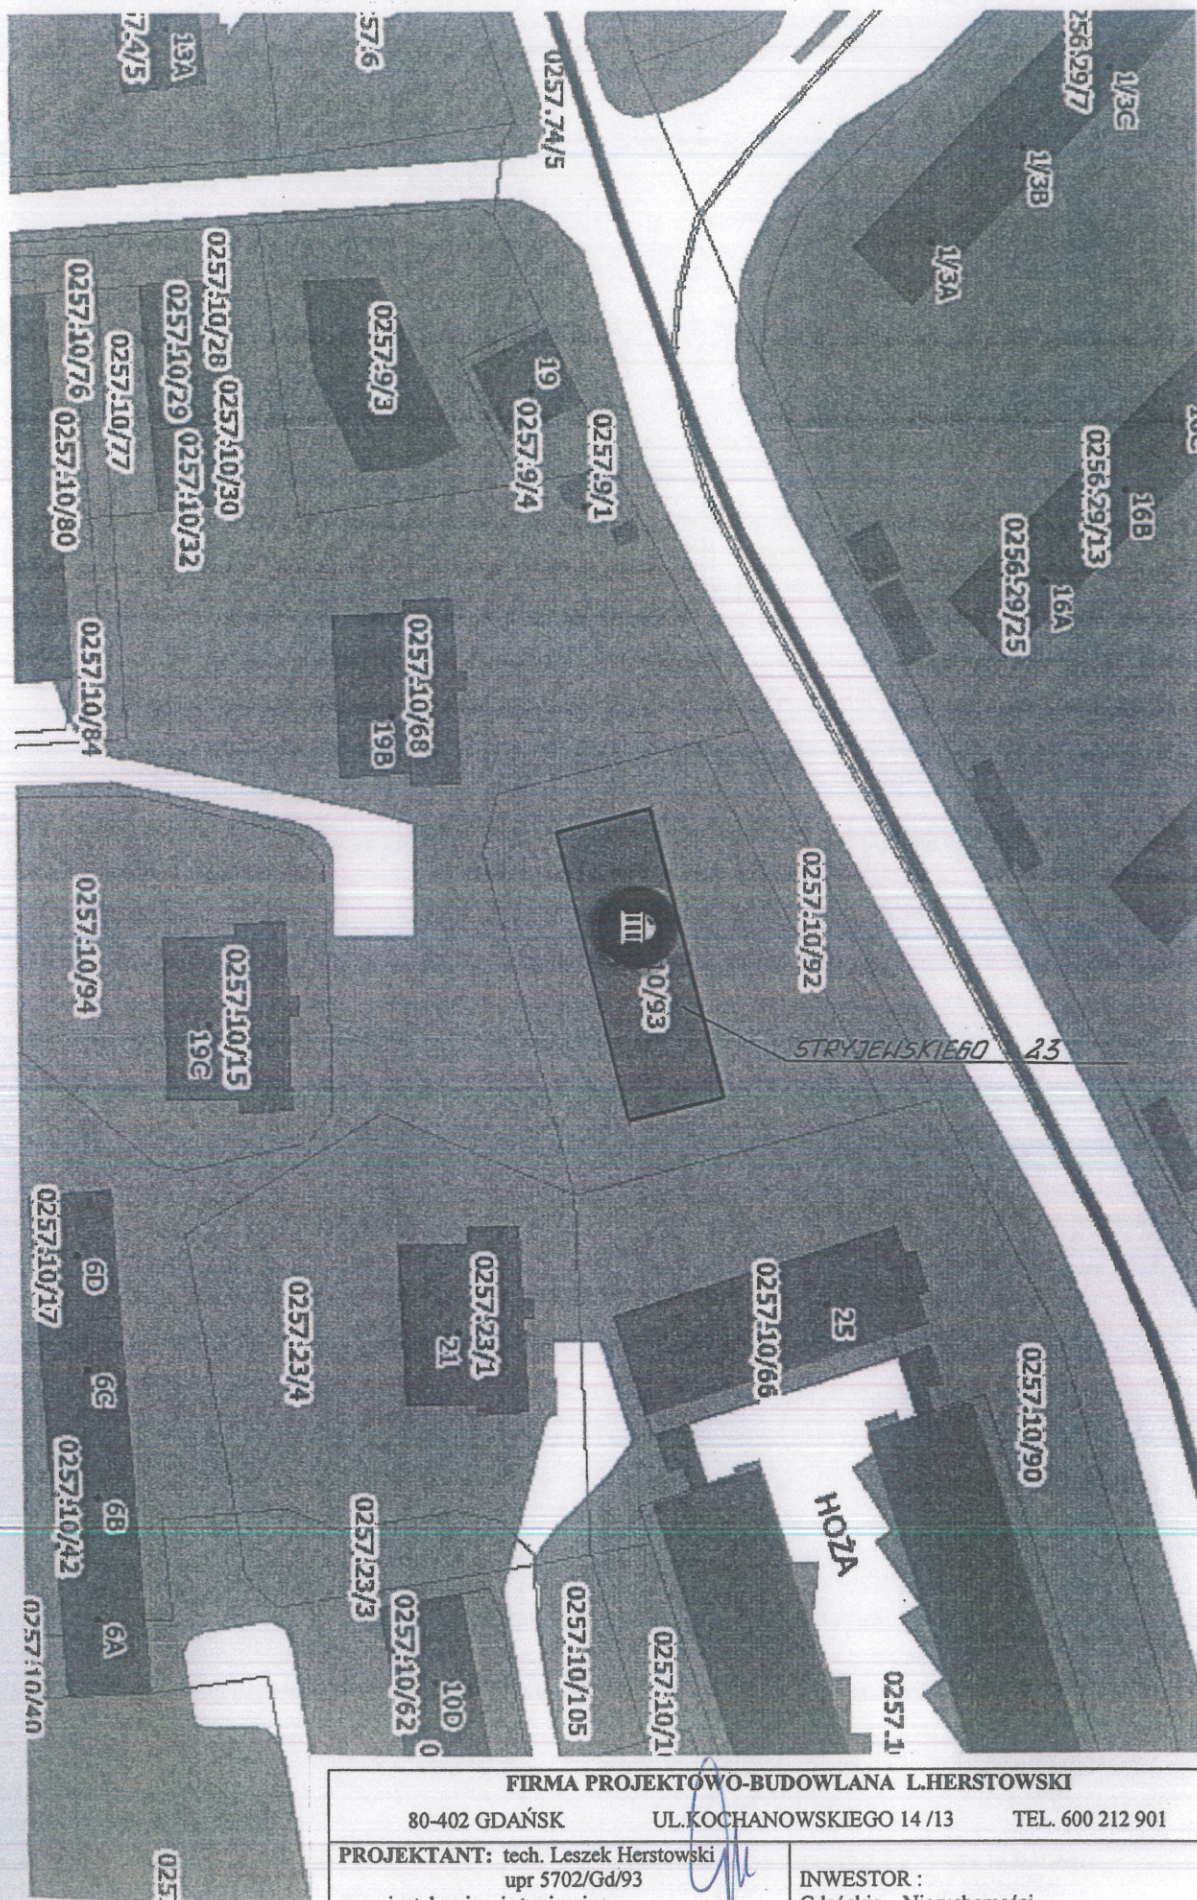

FIRMA PROJEKTOWO-BUDOWLANA L.HERSTOWSKI			
80-402 GDAŃSK		UL.KOCHANOWSKIEGO 14/13	TEL. 600 212 901
PROJEKTANT: tech. Leszek Herstowski upr 5702/Gd/93 spec: inatacyjny-inżynieryjna		INWESTOR: Gdańskie Nieruchomości Samorządowy Zakład Budżetowy 80-254 Gdańsk ul. Partyzantów 74	
SPRAWDZIŁ : mgr inż. Grażyna Smużyńska upr 4141/GD/89 spec: inatacyjny-inżynieryjna		OBIEKT : Budynek usługowo – handlowy Gdańsk ul. Stryjewskiego 23	
BRANŻA: INSTALACJE SANIT.		FAZA: P.B.W	
Data: 20.06.2018	Skala: 1 : 500	NAZWA RYSUNKU: Projekt instalacji wod-kan i c.o. PLAN SYTUACYJNY	
			NR RYS.