

NR	OPIS POMIESZCZENIA
1	HALL WEJŚCIOWY
2	SALA TERAPEUTYCZNA
3	WC NIEPEŁNOSPRAWNYCH
4	ANIEKS KUCHENNY
5	HALL WINDOWY
6	BIBLIOTEKA -ZAPLECZE
7	BIBLIOTEKA

Legenda

- RG

Rozdzielnica główna
- TW

Rozdzielnica windy
- kanal kablowy dwukomorowy dla inst. sieci strukt.
- G

⌋

Gniazdo p/t bryzgoszczelne
- G

⌋

Gniazdo p/t z kółkiem zerującym
- Puszka dla urządzenia elektryczn.
- 1N

⌋

Wentylator wyciągowy WC
- KCX

1200

Centrala wentylacyjna
- D

⌋

Domofon/dzwonek
- P1

⊙

Przycisk pożarowy

- Uwagi
1.

Instalację prowadzić pod tynkiem i nad sufitem.
2.

Gniazda mocować na wys. 0,3m
a w pomieszczeniu kuchni i łazienek na wys. 1,4m
3.

Wszystkie numery obwodów pokazane na planie
zgodne są ze schematami głównymi rozdzielnic,
które są podstawą projektu.
4.


Typy i ilości aparatury podano w specyfikacji.
5.

WLZ do rozdzielnic prowadzić w rurze osłonowej PCV
6.

Do głównej szyny wyrównawczej przy pomocy
przewodów wyrównawczych (4mm²) przyłączyć: metalowe
obudowy rozdzielnic i urządzeń elektrycznych, oraz
metalowe obudowy urządzeń wodnych
(natriki, brodziki, wanny itp),
7.

Główną szynę wyrównawczą (FeZn 20x3) przyłączyć do
istn. uziomu otokowego oraz do przewodu neutralnego.
8.

Szczegółowe rozmieszczenie gniazd wykonać zgodnie
z orzeczeniem wnetrza

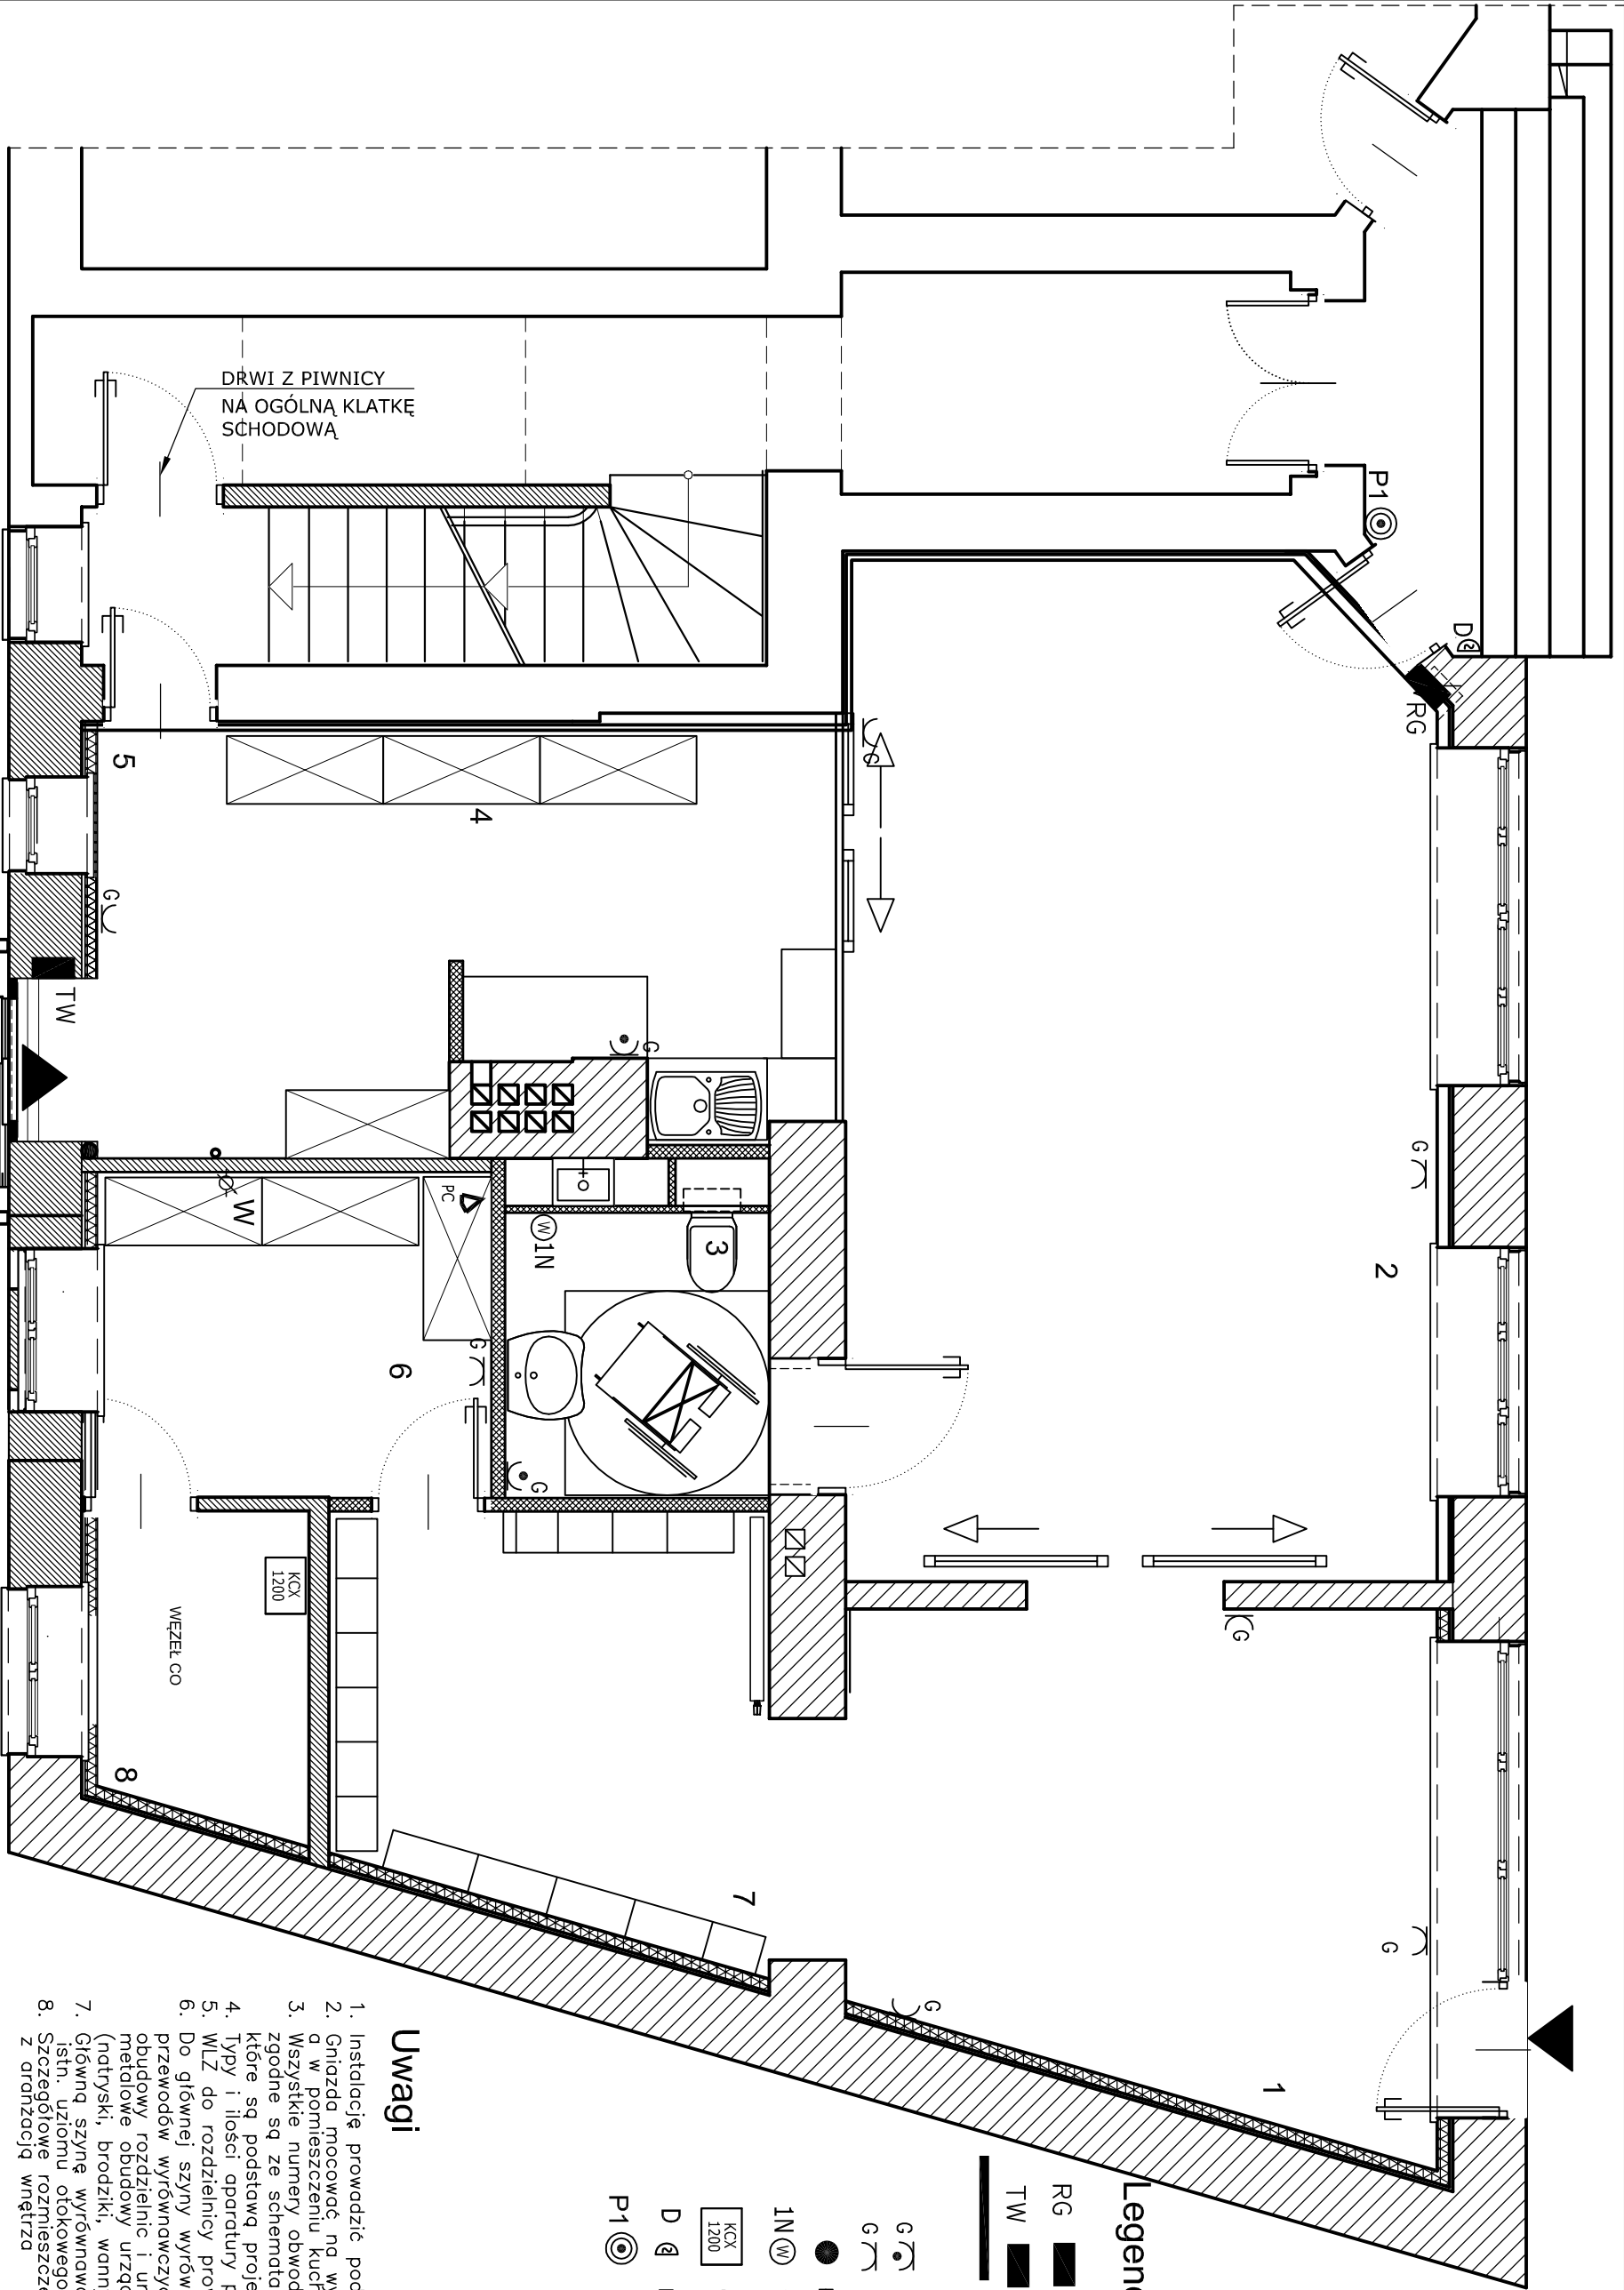

FIRMA PROJEKTOWO-BUDOWLANA LESZEK HERSTOWSKI
80-402 GDAŃSK . UL. KOCHANOWSKIEGO14m13. TEL. 600 212 901

projektant: inż. Zbigniew Andrzejczak	nr. uprawniaj. ZGP-III-630/ -203/79	inwestor: Gdański Zarząd Nieruchomości Komunalnych Samorządowy Zakład Budżetowy, Gdańsk ul. Partyzantów 74
projektant: inż. Jacek Andrzejczak	62/Gd/2002	
podpis:		obiekt: Budynek mieszkalny wielorodzinny Gdańsk ul. BISKUPIA 4
branża: ELEKTRYCZNA	tytuł: INSTALACJA ELEKTRYCZNE PARTER	nr. op. E-06
data: 04-2018	skala: 1:50	