


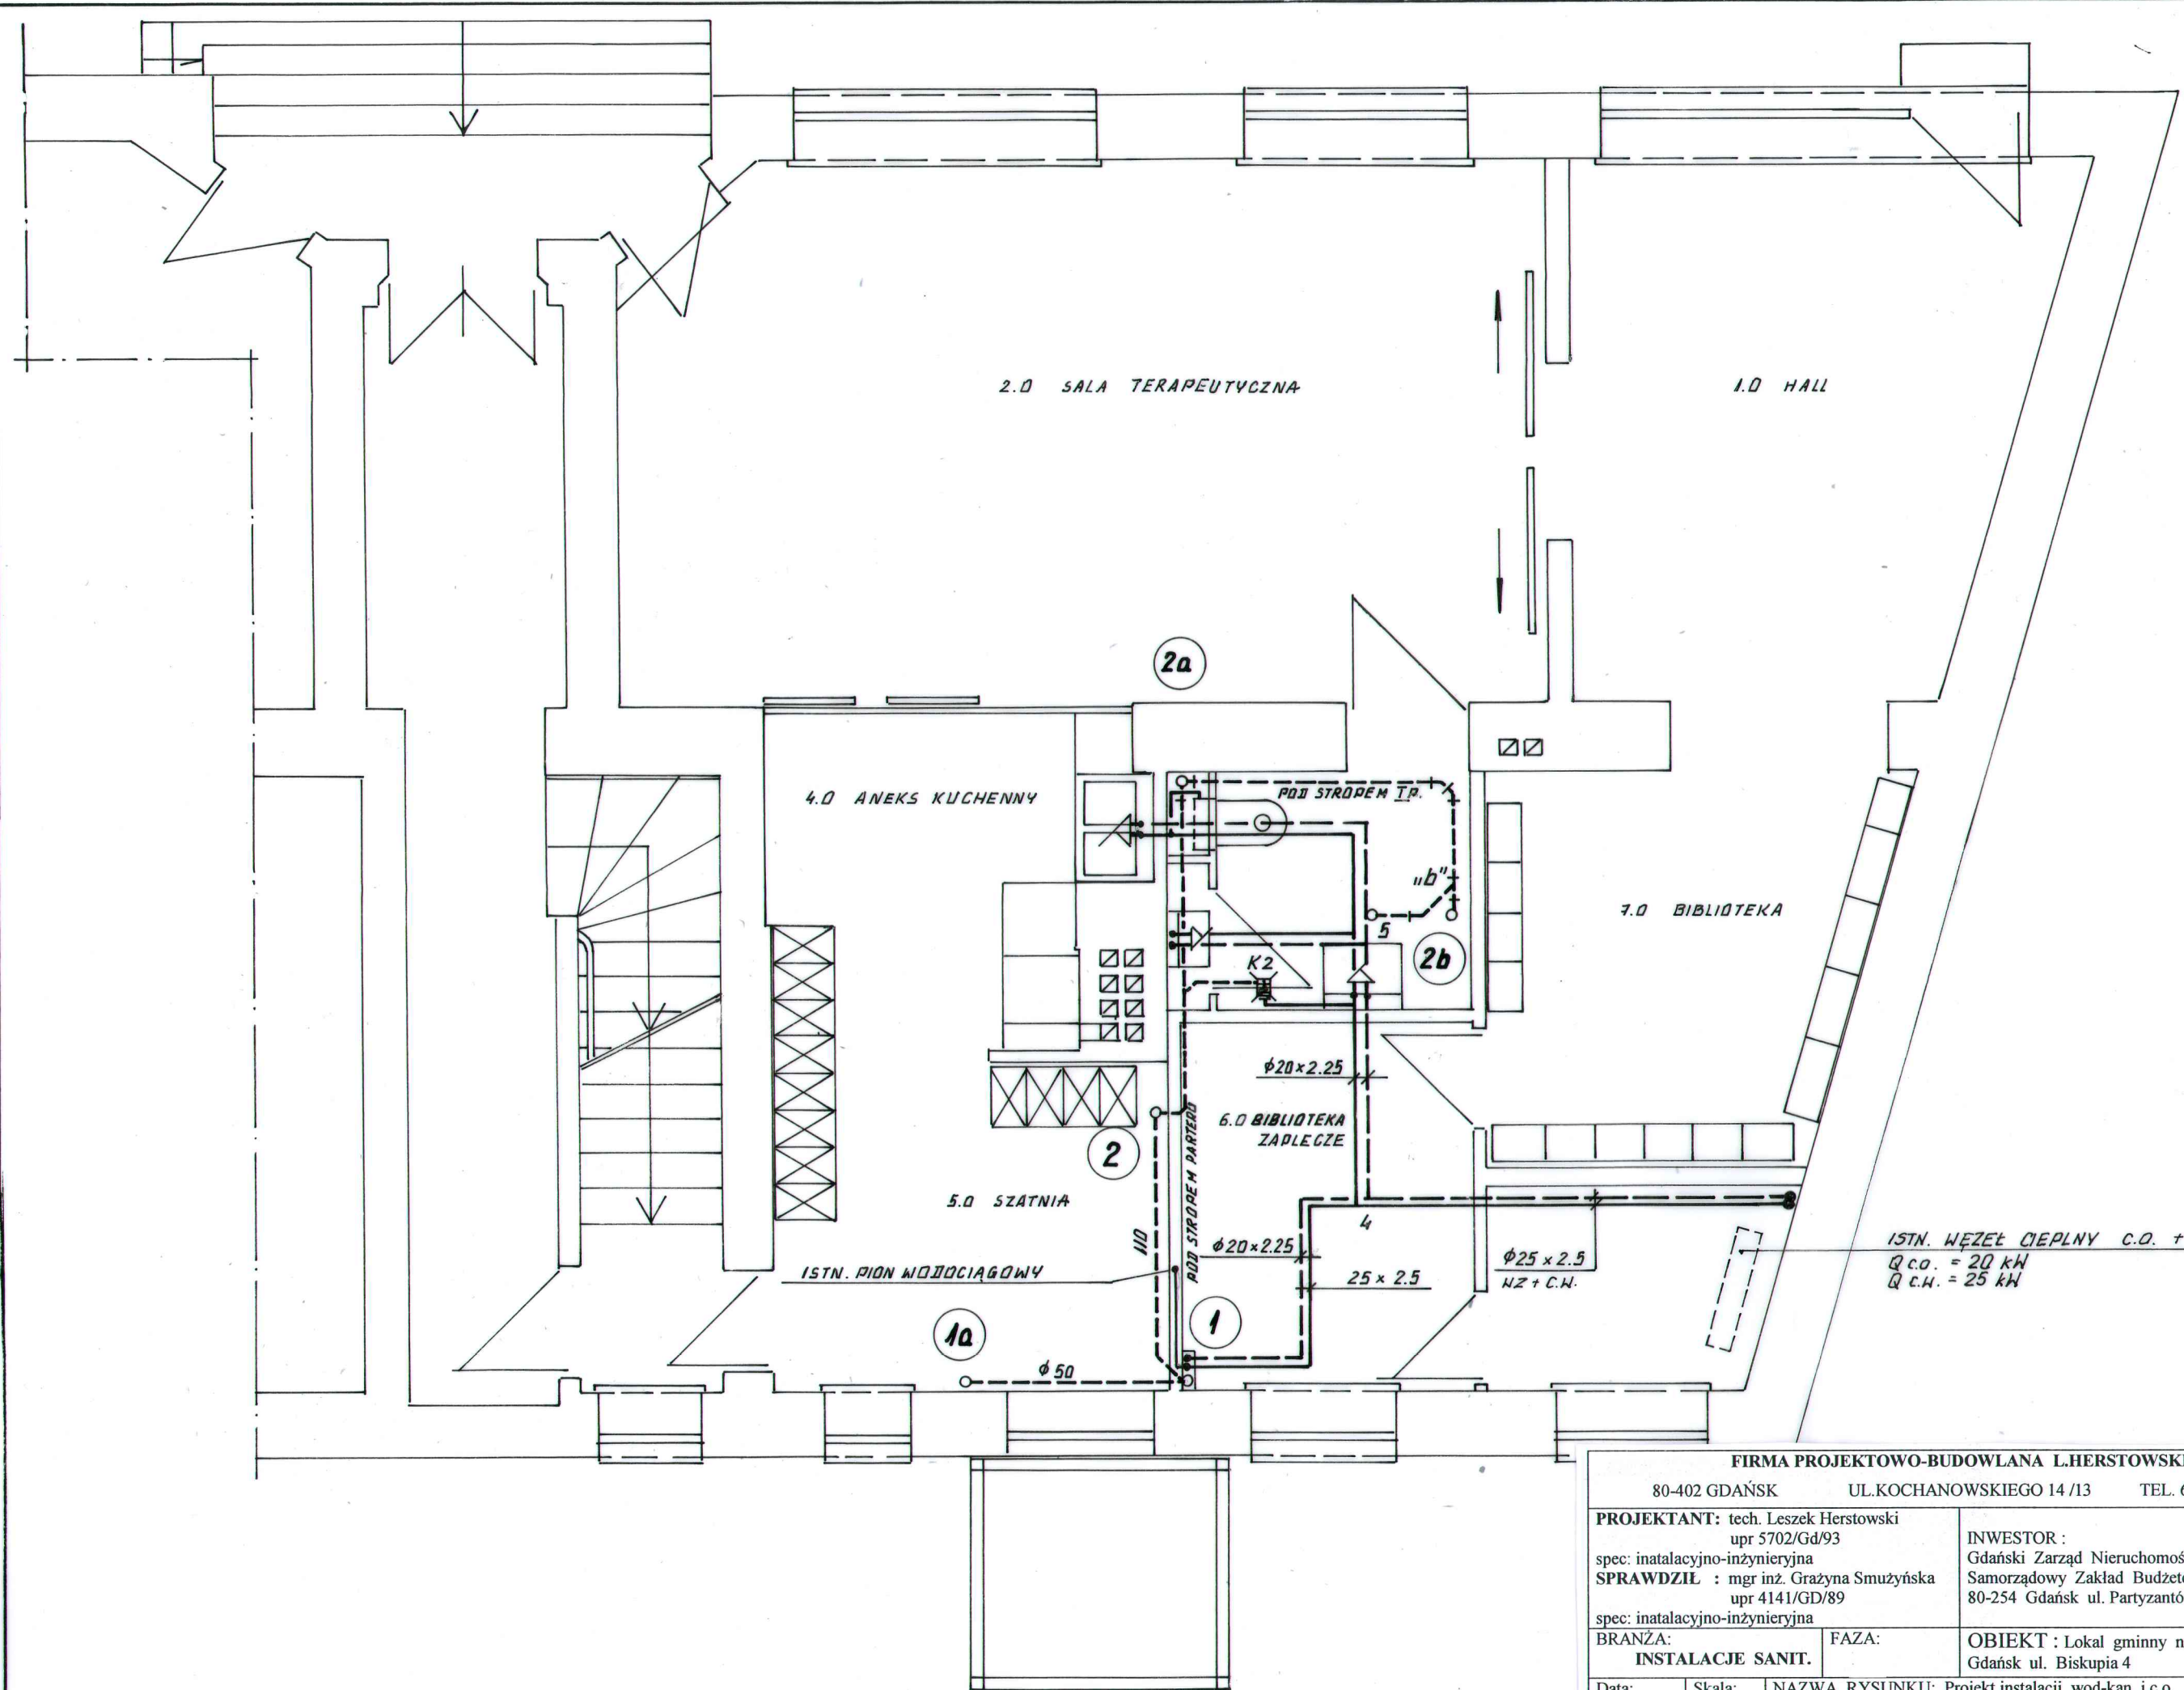

FIRMA PROJEKTOWO-BUDOWLANA LHERSTOWSKI			
80-402 GDAŃSK		UL.KOCHANOWSKIEGO 14 /13	TEL. 600 212 901
PROJEKTANT: tech. Leszek Herstowski upr 5702/Gd/93		INWESTOR : Gdański Zarząd Nieruchomości Komunalnych – Samorządowy Zakład Budżetowy 80-254 Gdańsk ul. Partyzantów 74	
spec: inatacyjno-inżynieryjna			
SPRAWDZIŁ : mgr inż. Grażyna Smużyńska upr 4141/GD/89			
spec: inatacyjno-inżynieryjna			
BRANŻA: INSTALACJE SANIT.	FAZA:	OBIEKT : Lokal gminny nr 4 Gdańsk ul. Biskupia 4	
Data: 15.04.2018	Skala: 1 : 50	NAZWA RYSUNKU: Projekt instalacji wod-kan i c.o. RZUT PARTERU – instalacja wod-kan	NR RYS. 1