


Wyrzutnia 250x300
V=520m3/h
min. 2m nad pow. terenu

Czerpnia ścienna 350x250
V=570m3/h
min. 2m nad pow. terenu

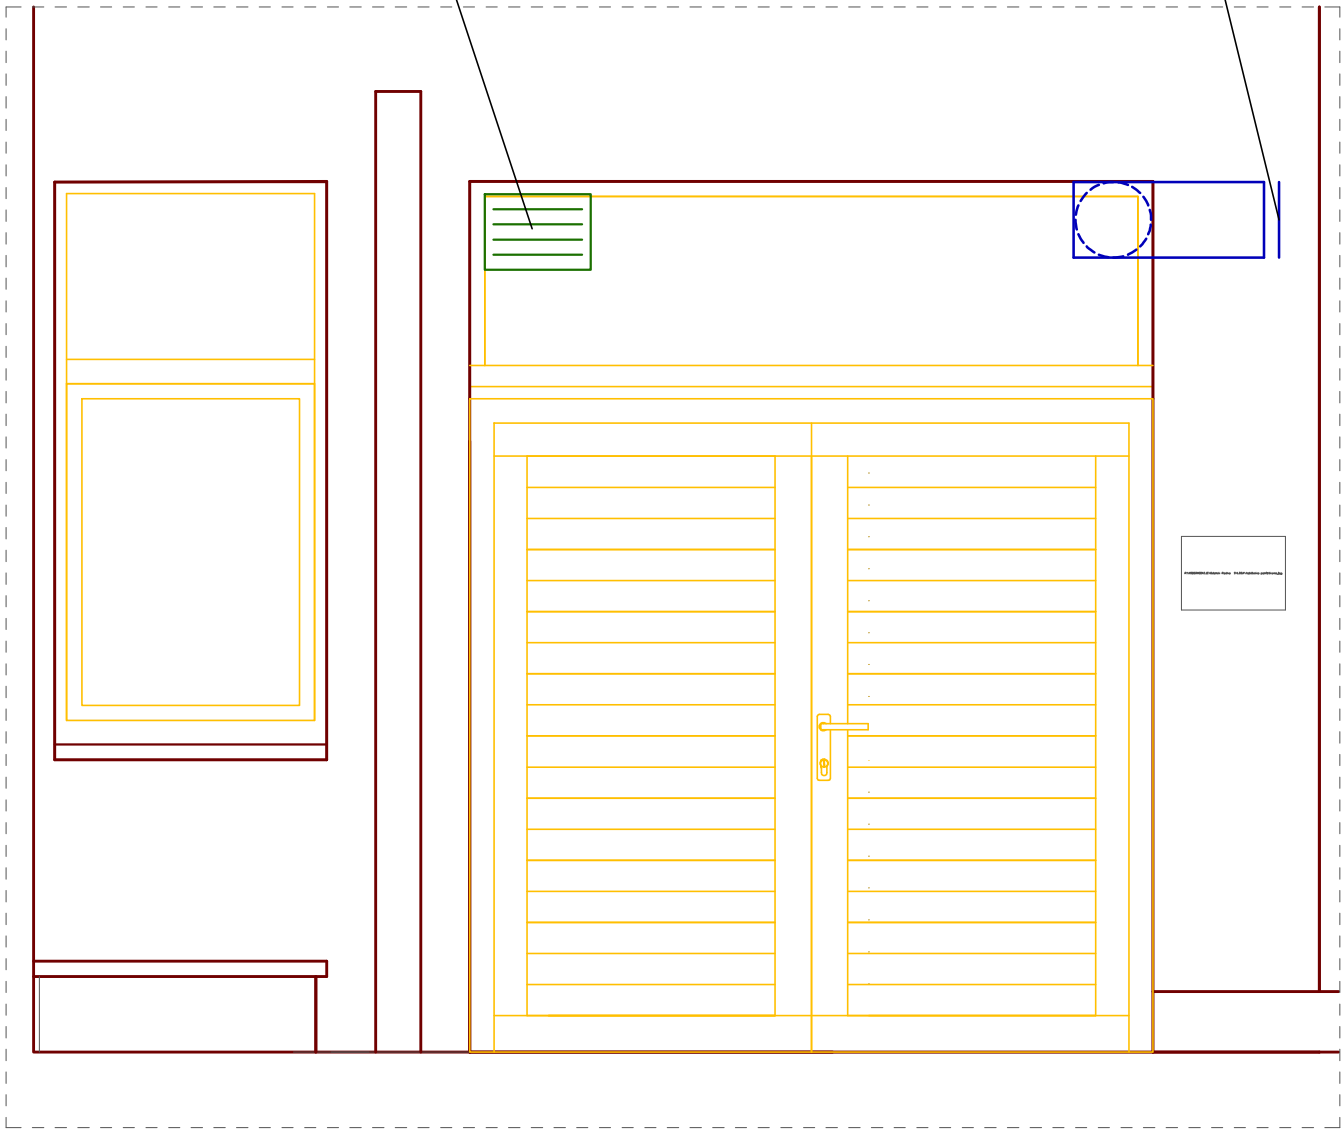

Nazwa rysunku:	ELEWACJA TYLNA – wentylacja	Skala: 1: 25
Nazwa projektu:	Przebudowa lokalu użytkowego na potrzeby Stowarzyszenie Youth Point	Branża: Sanitarna
Adres inwestycji:	Gdańsk Na Zaspę 53	Faza: Projekt budowlany
Inwestor:	Gdański Zarząd Nieruchomości Komunalnych 80–254 Gdańsk ulica Partyzantów 74	Data: 4.2018
■ Studio Kwadrat B.P.Jurago		S02
Pracownia: 80–266 Gdańsk, al. Grunwaldzka 212 tel/fax: 521–76–72		SERIA 1
Autor:	mgr inż. Dariusz Wierzbowski POM/0284/PWBS/15 Uprawnienia budowlane w specjalności sanitarnej	
Sprawdzający:	mgr inż. Grzegorz Małolepszy POM/0034/PWCS/11 Uprawnienia budowlane w specjalności sanitarnej	
Opracowanie:		