



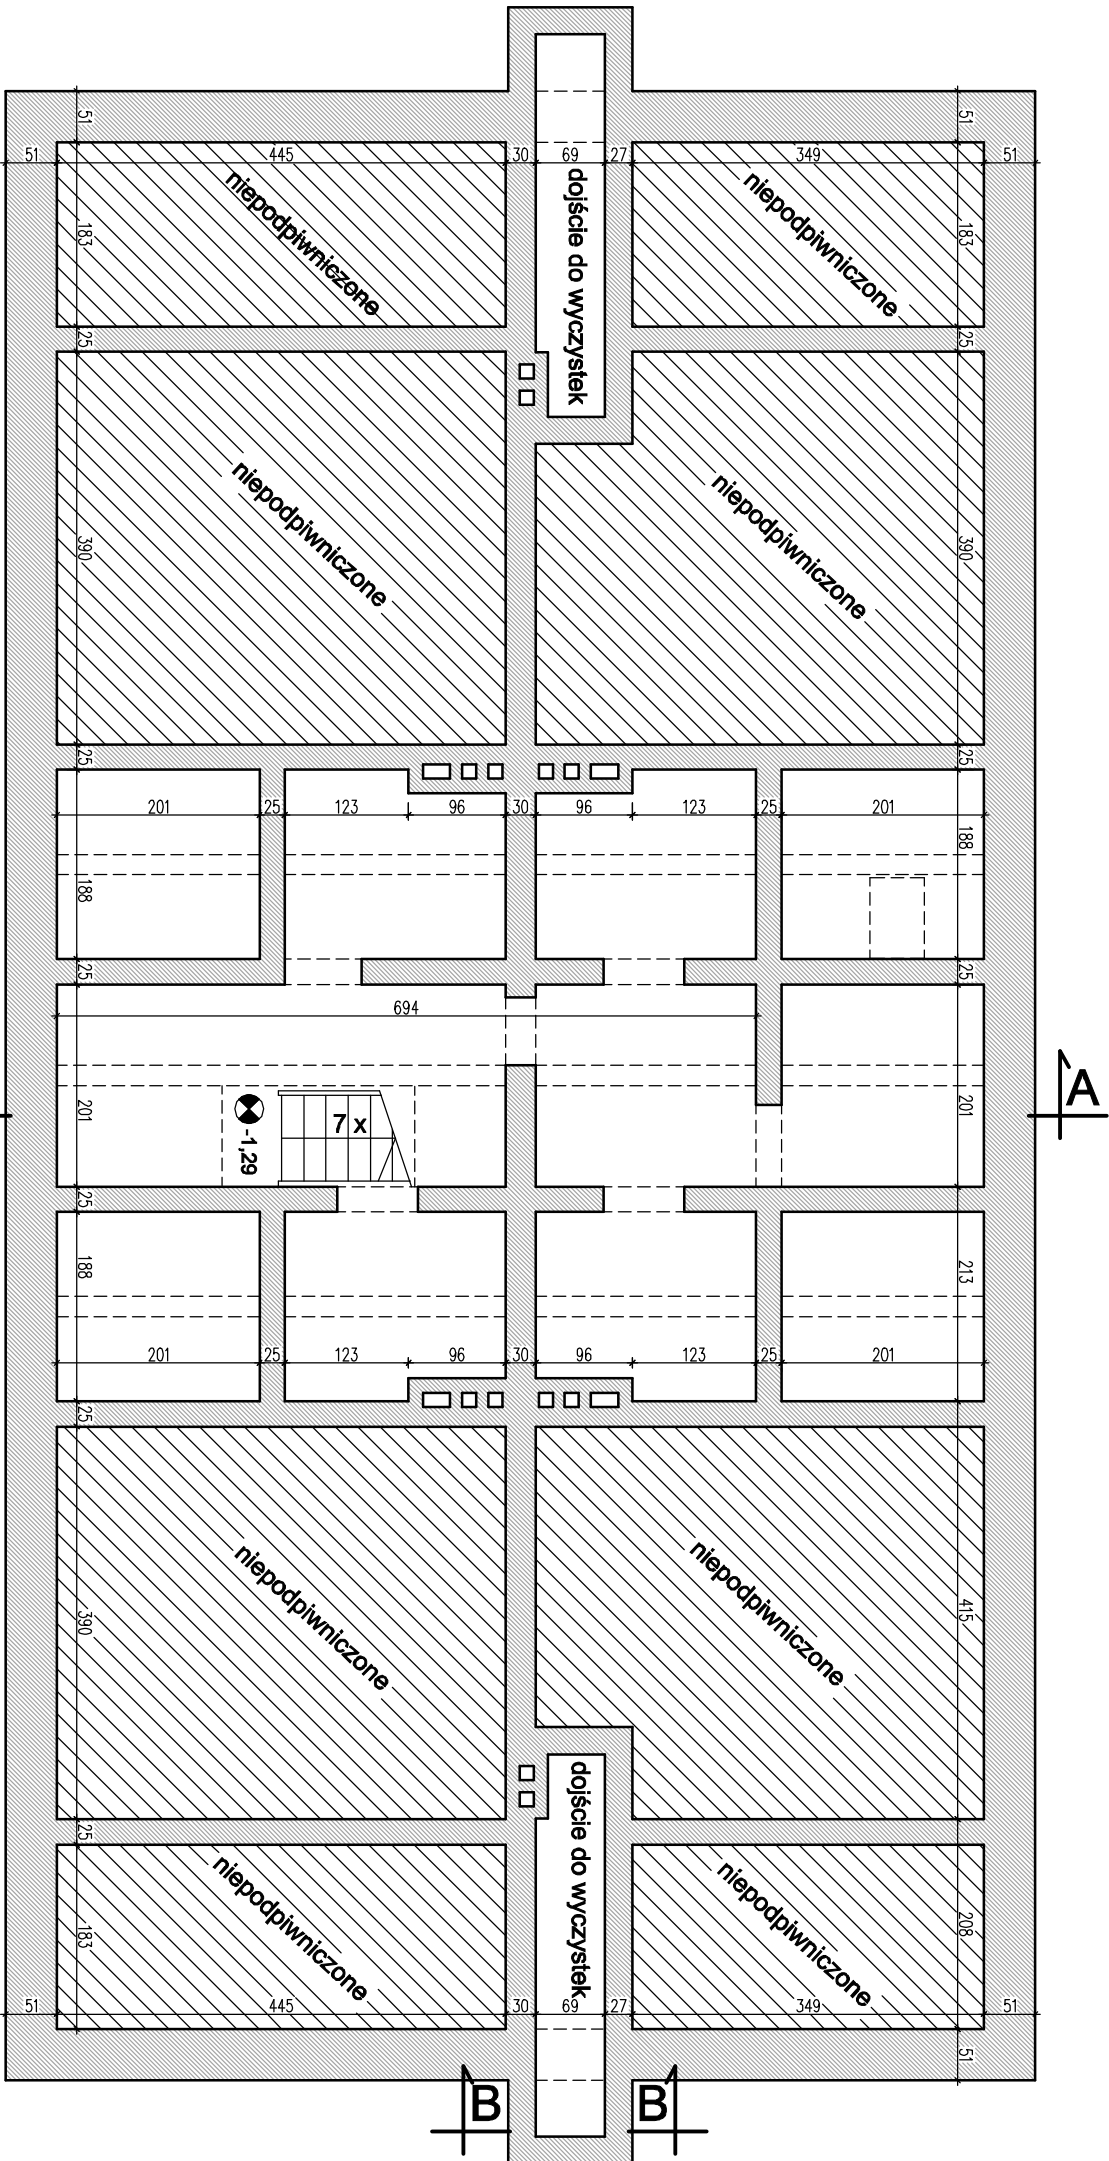

PRZEKRÓJ B-B

skala 1:25

Korytarz dojścia do wyczystek komina

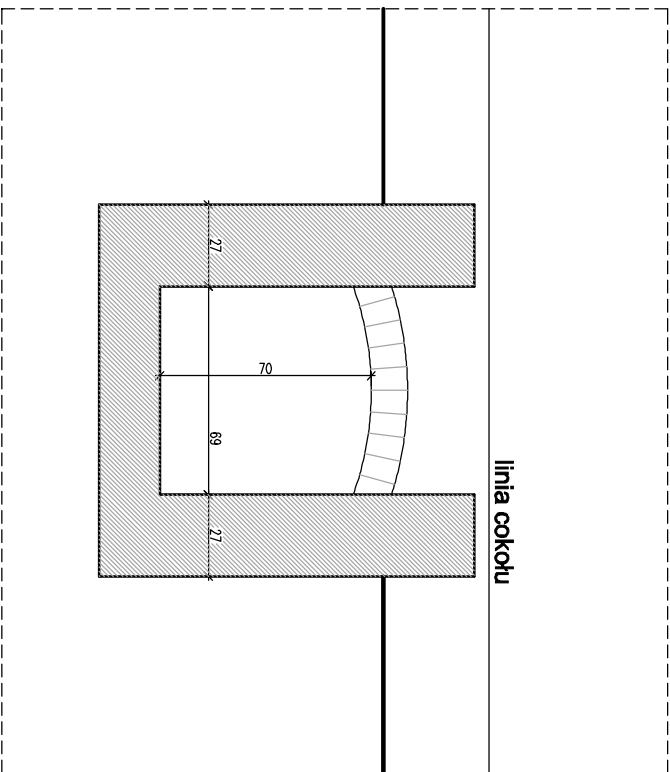

LEGENDA:



ściany istniejące

Opracowanie FIRMA PROJEKTOWO - BUDOWLANA				
Leszek Herłowski				
Gdańsk ul. Kochanowskiego 14/13				
Inwestor			projektant (architektura i konstrukcja)	
Gdańskie Nieruchomości			mgr inż. arch. Anna Miłczyńska	
Samorządowy Zakład Budżetowy			upr. nr 6070/Gd/94	
Gdańsk ul. Partyzantów 74			mgr inż. arch. Artur Grochocki	
Objekt			mgr inż. Paweł Palasik	
Przebudowa i remont wraz z dociepleniem			upr. nr PO/KK/339/2010	
budynku mieszkalnego wielopodzielnego przy			mgr inż. Paweł Palasik	
ul. Dickensa 2 w Gdańsku. Dz. nr 123/2			upr. nr 3629/Gd/88	
i 123/3 obr. 092, j. ew. 226101 i Gdańsk				
branża			nazwa rysunku	
ARCHITEKTURA		faza		
PB				
Rzut piwnic - inwentaryzacja, rozbiórki				nr rys.
data				A-2
listopad 2018				
skala				
1:75				