


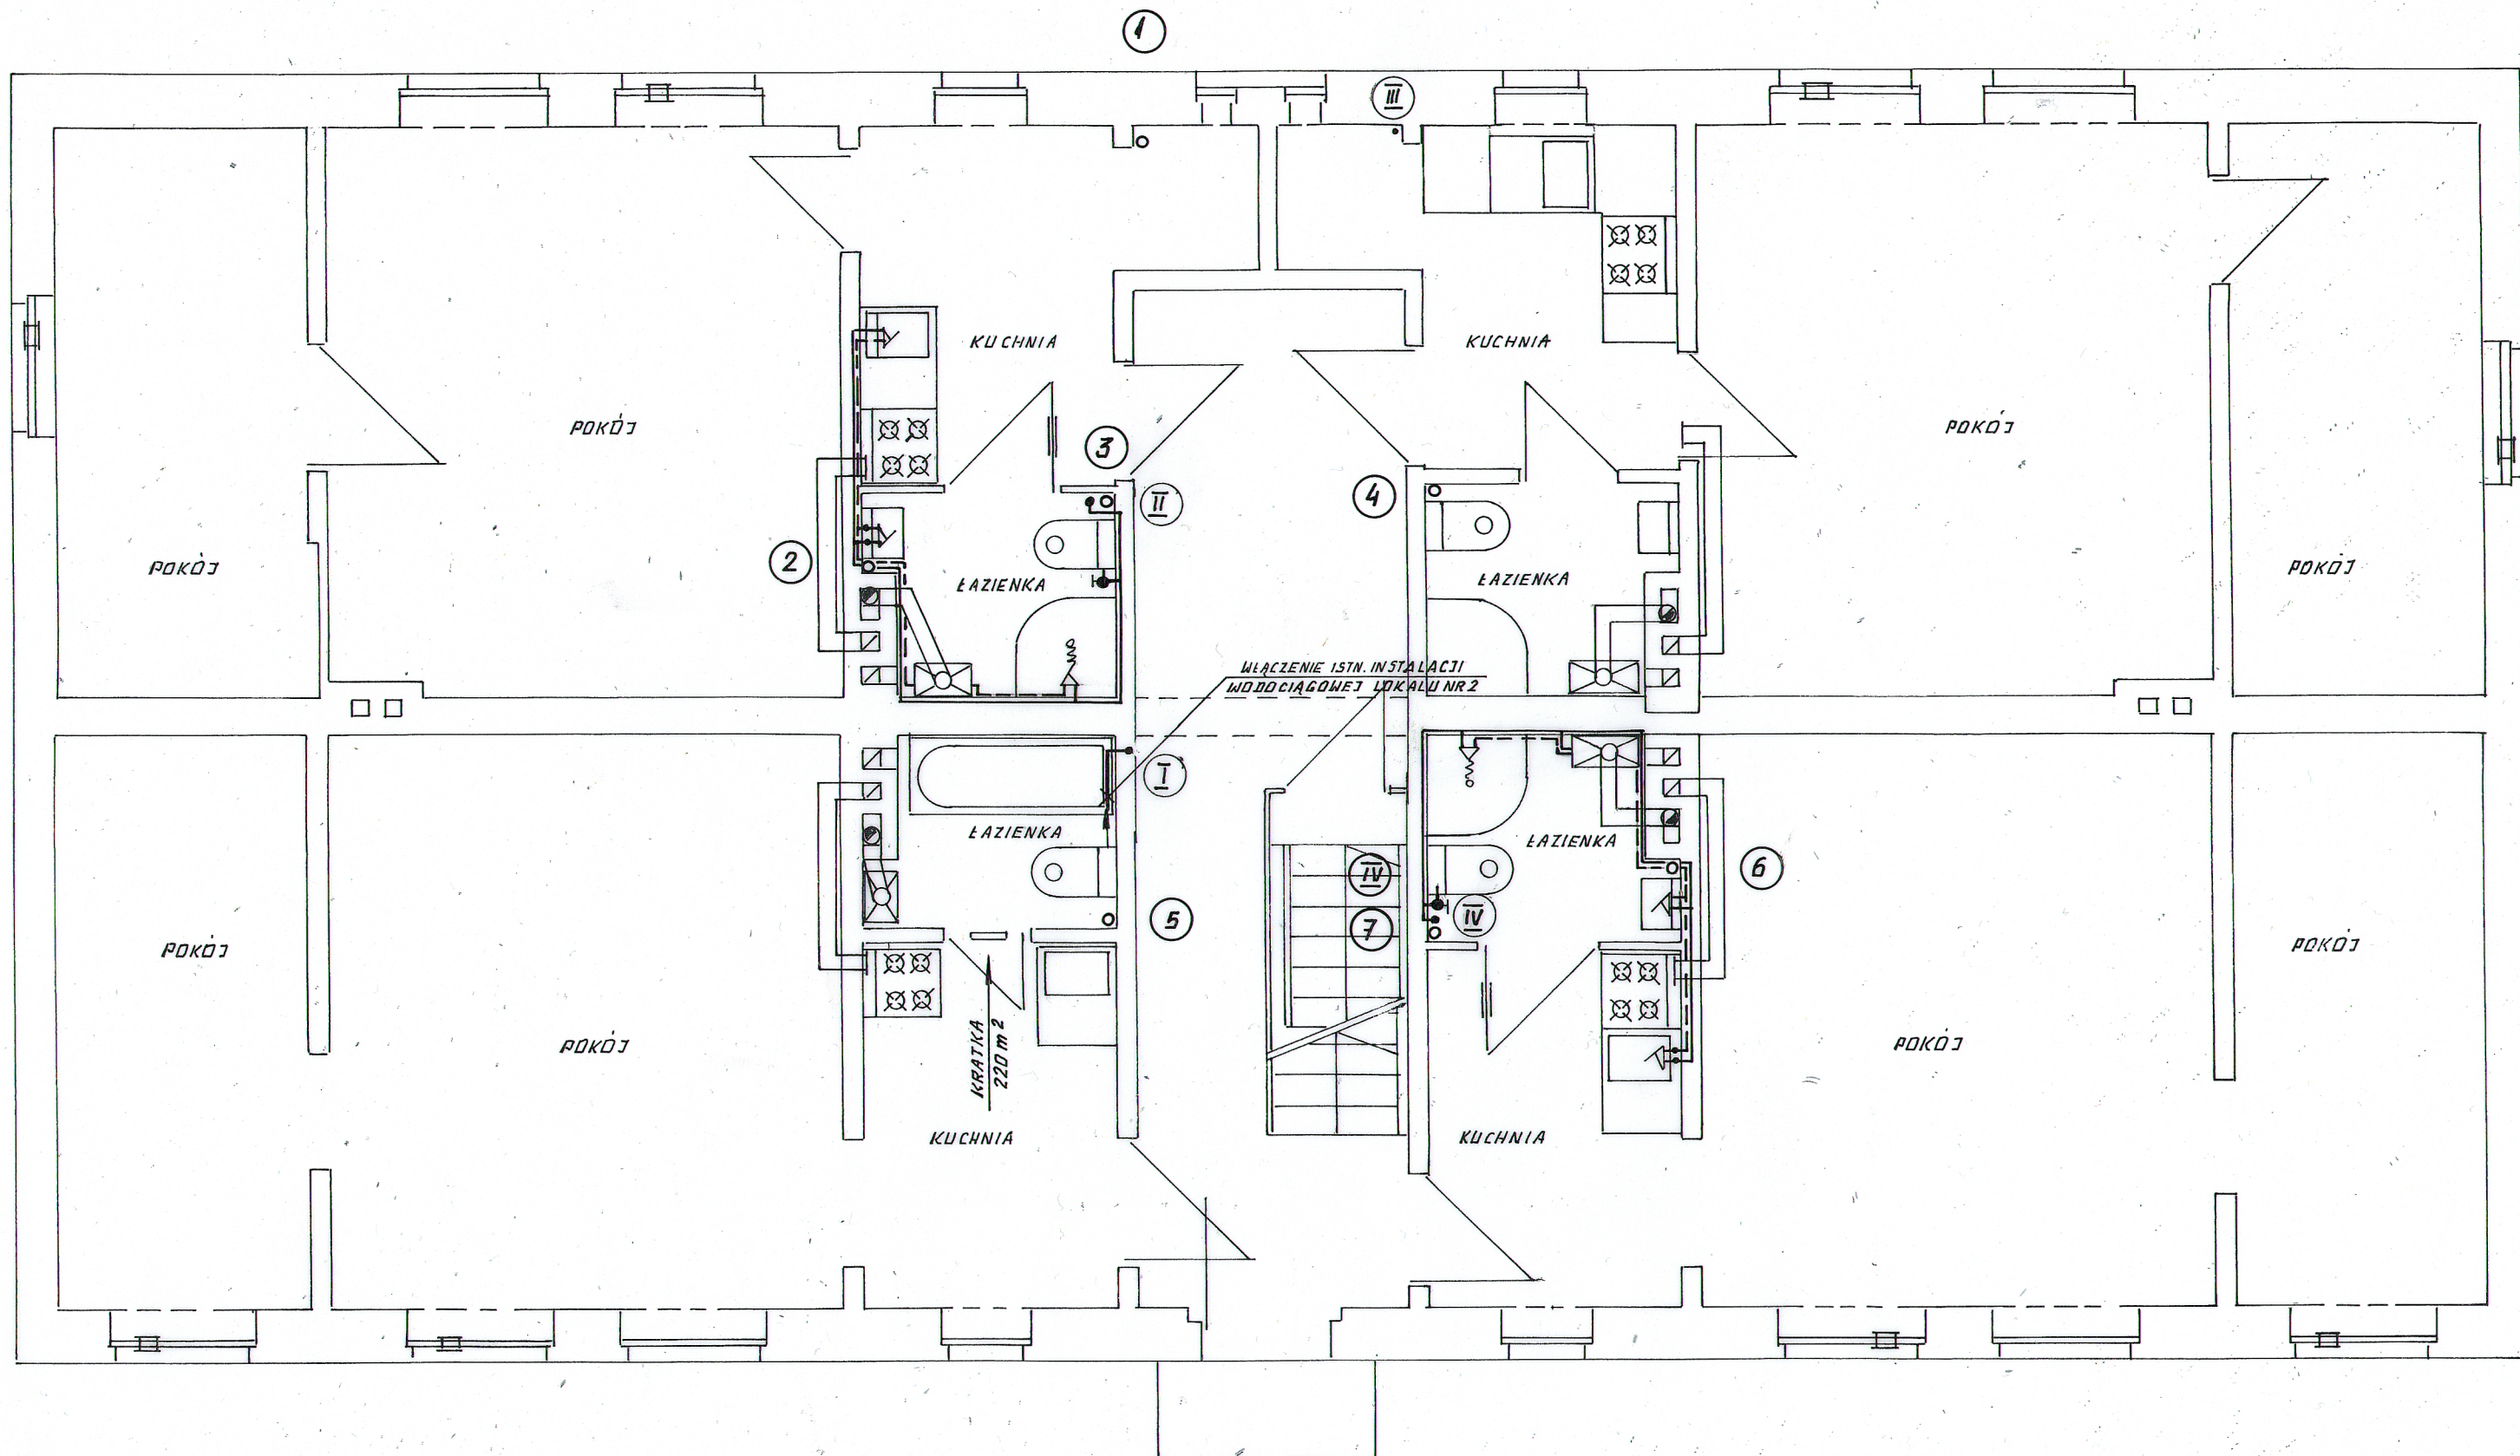

FIRMA PROJEKTOWO-BUDOWLANA L.HERSTOWSKI			
80-402 GDAŃSK		UL.KOCHANOWSKIEGO 14 /13	TEL. 600 212 901
PROJEKTANT: tech. Leszek Herstowski upr 5702/Gd/93		INWESTOR : Gdańskie Nieruchomości	
spec: inatacyjny-inżynieryjna		Samorządowy Zakład Budżetowy	
SPRAWDZIŁ : mgr inż. Grażyna Smużyńska upr 4141/GD/89		80-254 Gdańsk ul. Partyzantów 74	
spec: inatacyjny-inżynieryjna		OBIEKT : Budynek mieszkalny	
BRANŻA: INSTALACJE SANIT.		FAZA: P.B.W.	wielorodzinny Gdańsk ul. Dickensa 2
Data: 20.11.2018	Skala: 1 : 50	NAZWA RYSUNKU: Proj. inst.wod-kan , gaz. i ogrzewania RZUT PARTERU - instalacja wod-kan	NR RYS. 13