




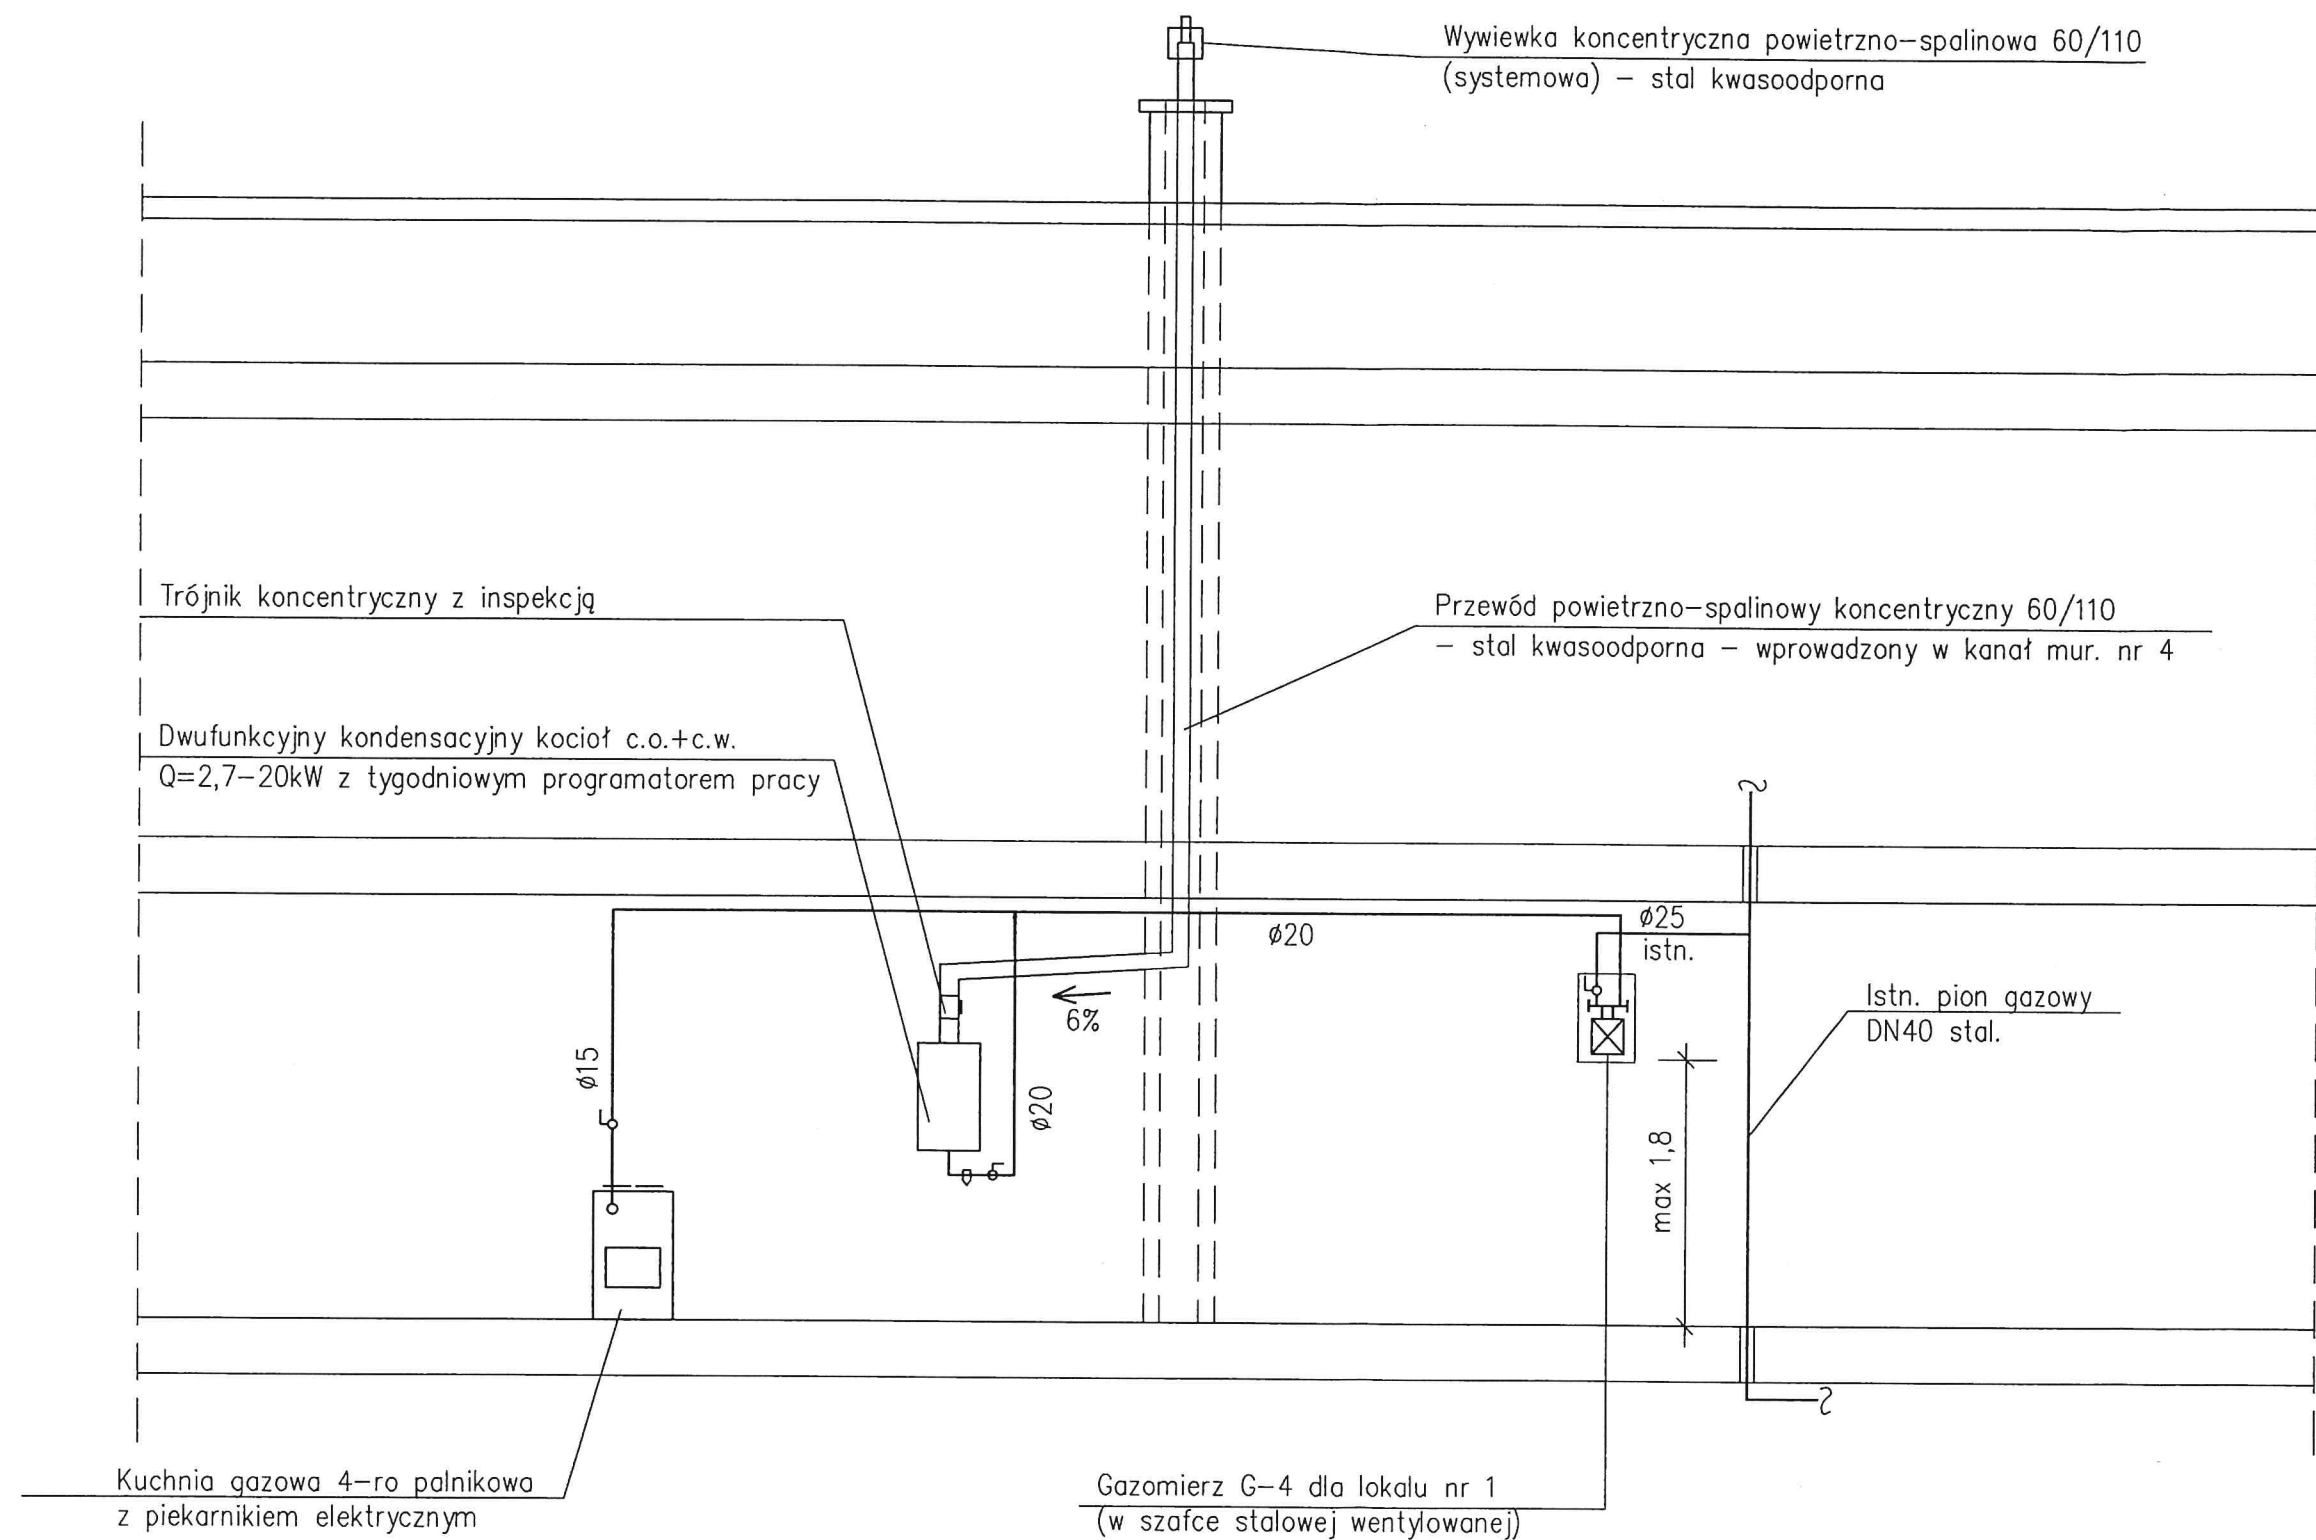

FIRMA PROJEKTOWO-BUDOWLANA L.HERSTOWSKI			
80-402 GDAŃSK	UL.KOCHANOWSKIEGO 14 /13	TEL. 600 212 901	
PROJEKTANT: tech. Leszek Herstowski upr 5702/Gd/93		INWESTOR : Gdańskie Nieruchomości	
spec: inatacyjno-inżynieryjna		Samorządowy Zakład Budżetowy	
SPRAWDZIŁ : mgr inż. Grażyna Smużyńska upr 4141/GD/89		80-254 Gdańsk ul. Partyzantów 74	
spec: inatacyjno-inżynieryjna		OBIEKT : Lokal gminny nr 1	
BRANŻA: INSTALACJE SANIT.		FAZA: P.B.W.	
Data: 15.04.2019	Skala: -----	NAZWA RYSUNKU: Projekt instal. gazowej i ogrzewania. SCHEMAT INSTALACJI GAZOWEJ- lokal nr 1	NR RYS. 3

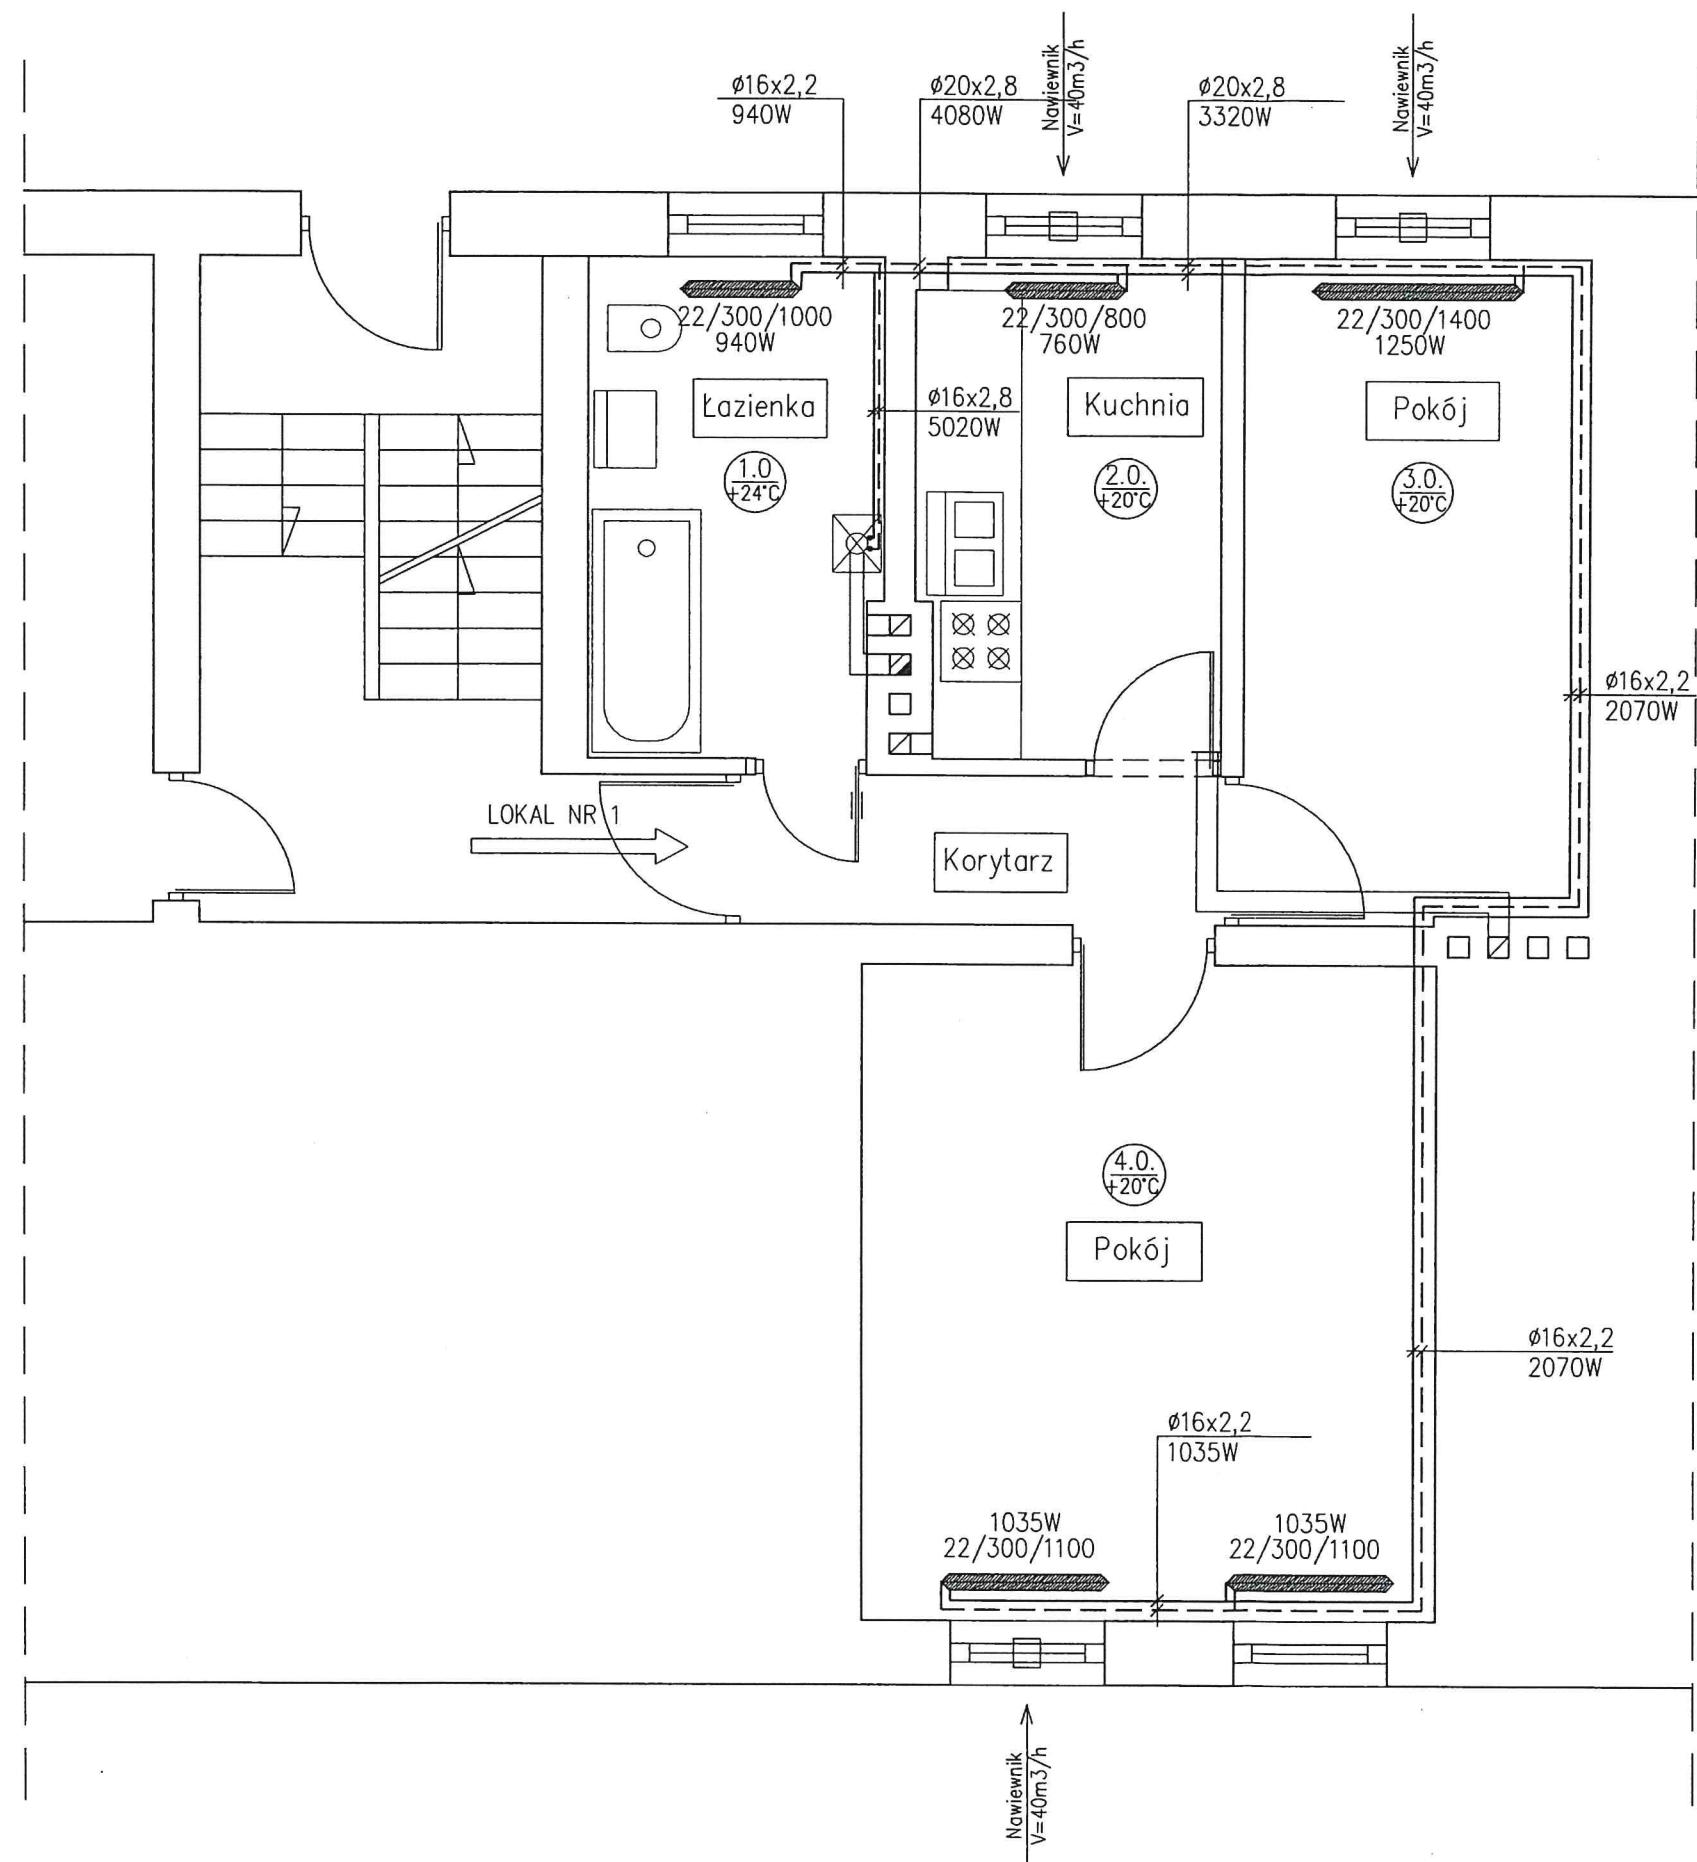

FIRMA PROJEKTOWO-BUDOWLANA L.HERSTOWSKI			
80-402 GDAŃSK		UL.KOCHANOWSKIEGO 14 /13	
TEL. 600 212 901			
PROJEKTANT: tech. Leszek Herstowski upr 5702/Gd/93 spec: inatacyjno-inżynieryjna		INWESTOR : Gdańskie Nieruchomości Samorządowy Zakład Budżetowy 80-254 Gdańsk ul. Partyzantów 74	
SPRAWDZIŁ : mgr inż. Grażyna Smużńska upr 4141/GD/89 spec: inatacyjno-inżynieryjna			
BRANŻA: INSTALACJE SANIT.		FAZA: P.B.W.	OBIEKT : Lokal gminny nr 1 Gdańsk ul. Korzeniowskiego 5
Data: 15.04.2019	Skala: 1 : 50	NAZWA RYSUNKU: Projekt instal. gazowej i ogrzewania. RZUT PARTERU (fragment) – instalacja ogrzewania dla lokalu nr 1	
			NR RYS. 7

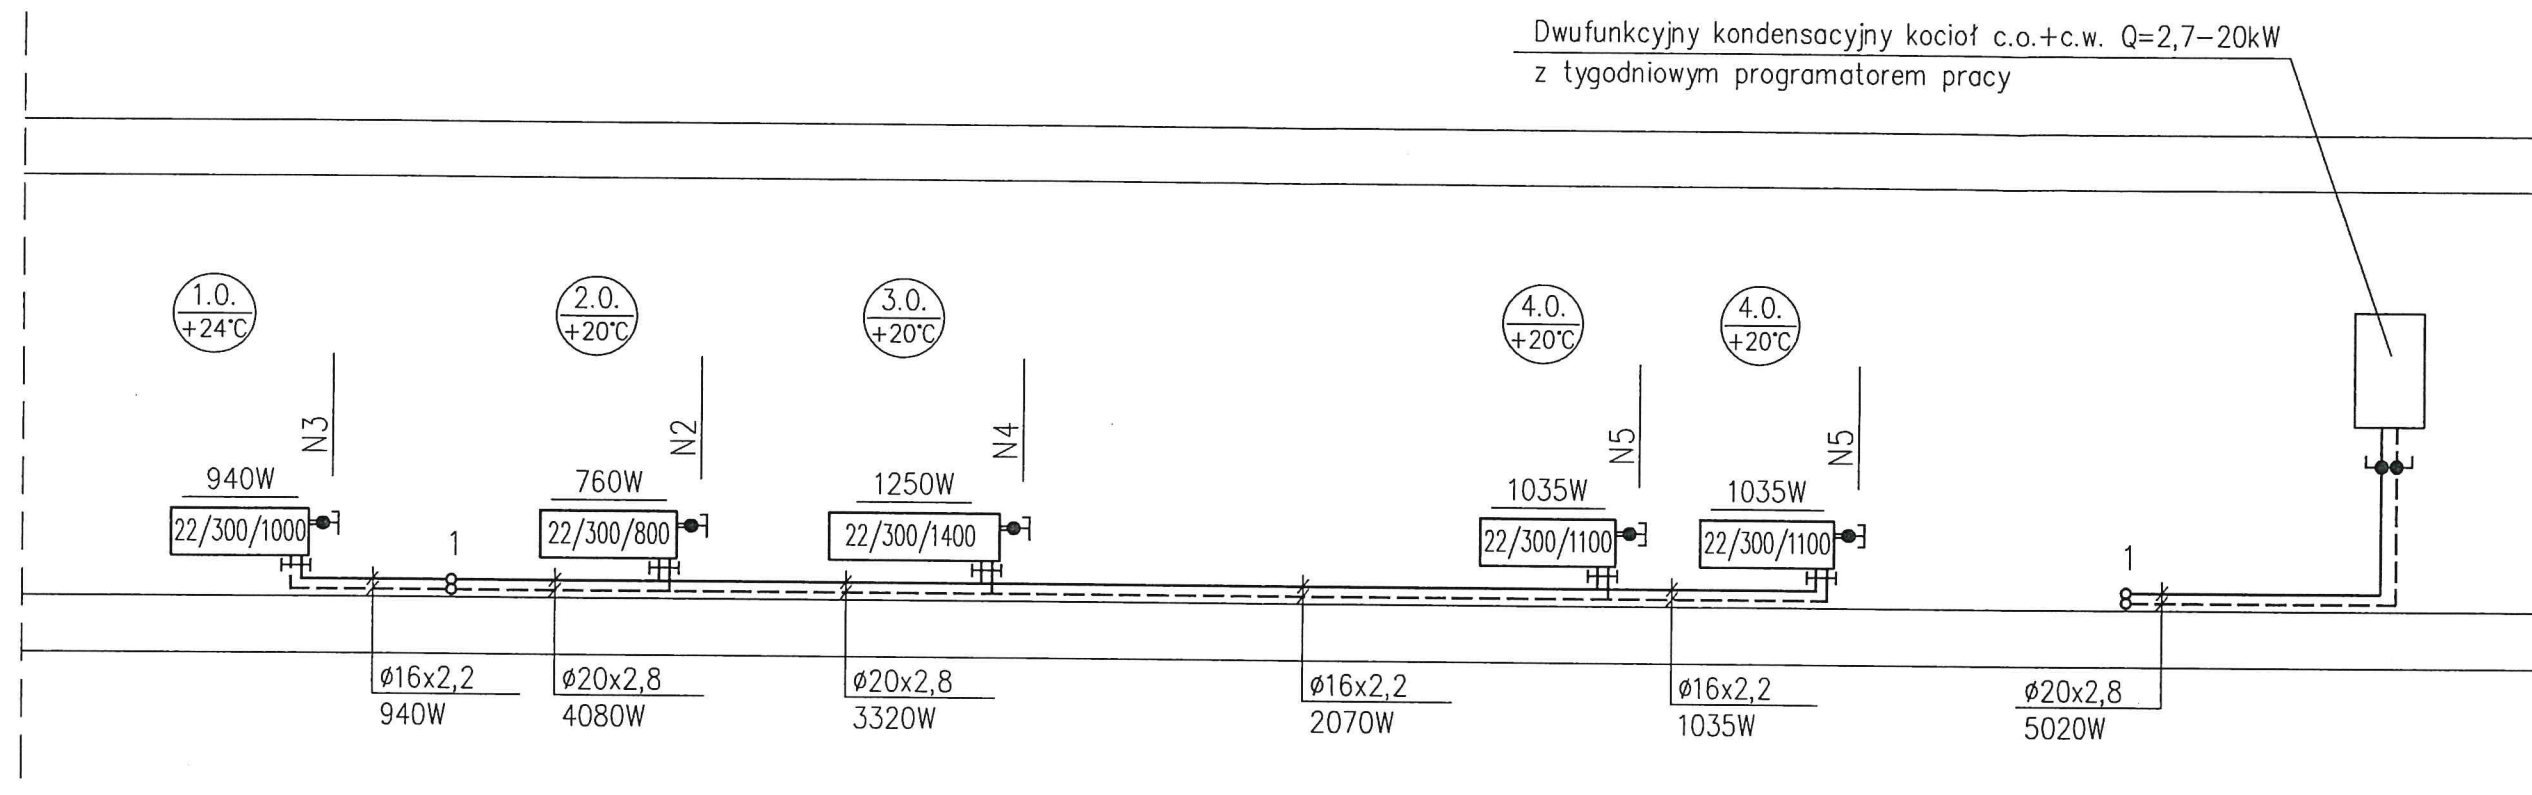

FIRMA PROJEKTOWO-BUDOWLANA L.HERSTOWSKI			
80-402 GDAŃSK		UL. KOCHANOWSKIEGO 14 /13	TEL. 600 212 901
PROJEKTANT: tech. Leszek Herstowski upr 5702/Gd/93 spec: inatacyjno-inżynieryjna		INWESTOR : Gdańskie Nieruchomości Samorządowy Zakład Budżetowy 80-254 Gdańsk ul. Partyzantów 74	
SPRAWDZIŁ : mgr inż. Grażyna Smużyńska upr 4141/GD/89 spec: inatacyjno-inżynieryjna			
BRANŻA: INSTALACJE SANIT.		FAZA: P.B.W.	OBIEKT : Lokal gminny nr 1 Gdańsk ul. Korzeniowskiego 5
Data: 15.04.2019	Skala: -----	NAZWA RYSUNKU: Projekt instal. gazowej i ogrzewania SCHEMAT INSTALACJI OGRZEWANIA	
		NR RYS. 8	