


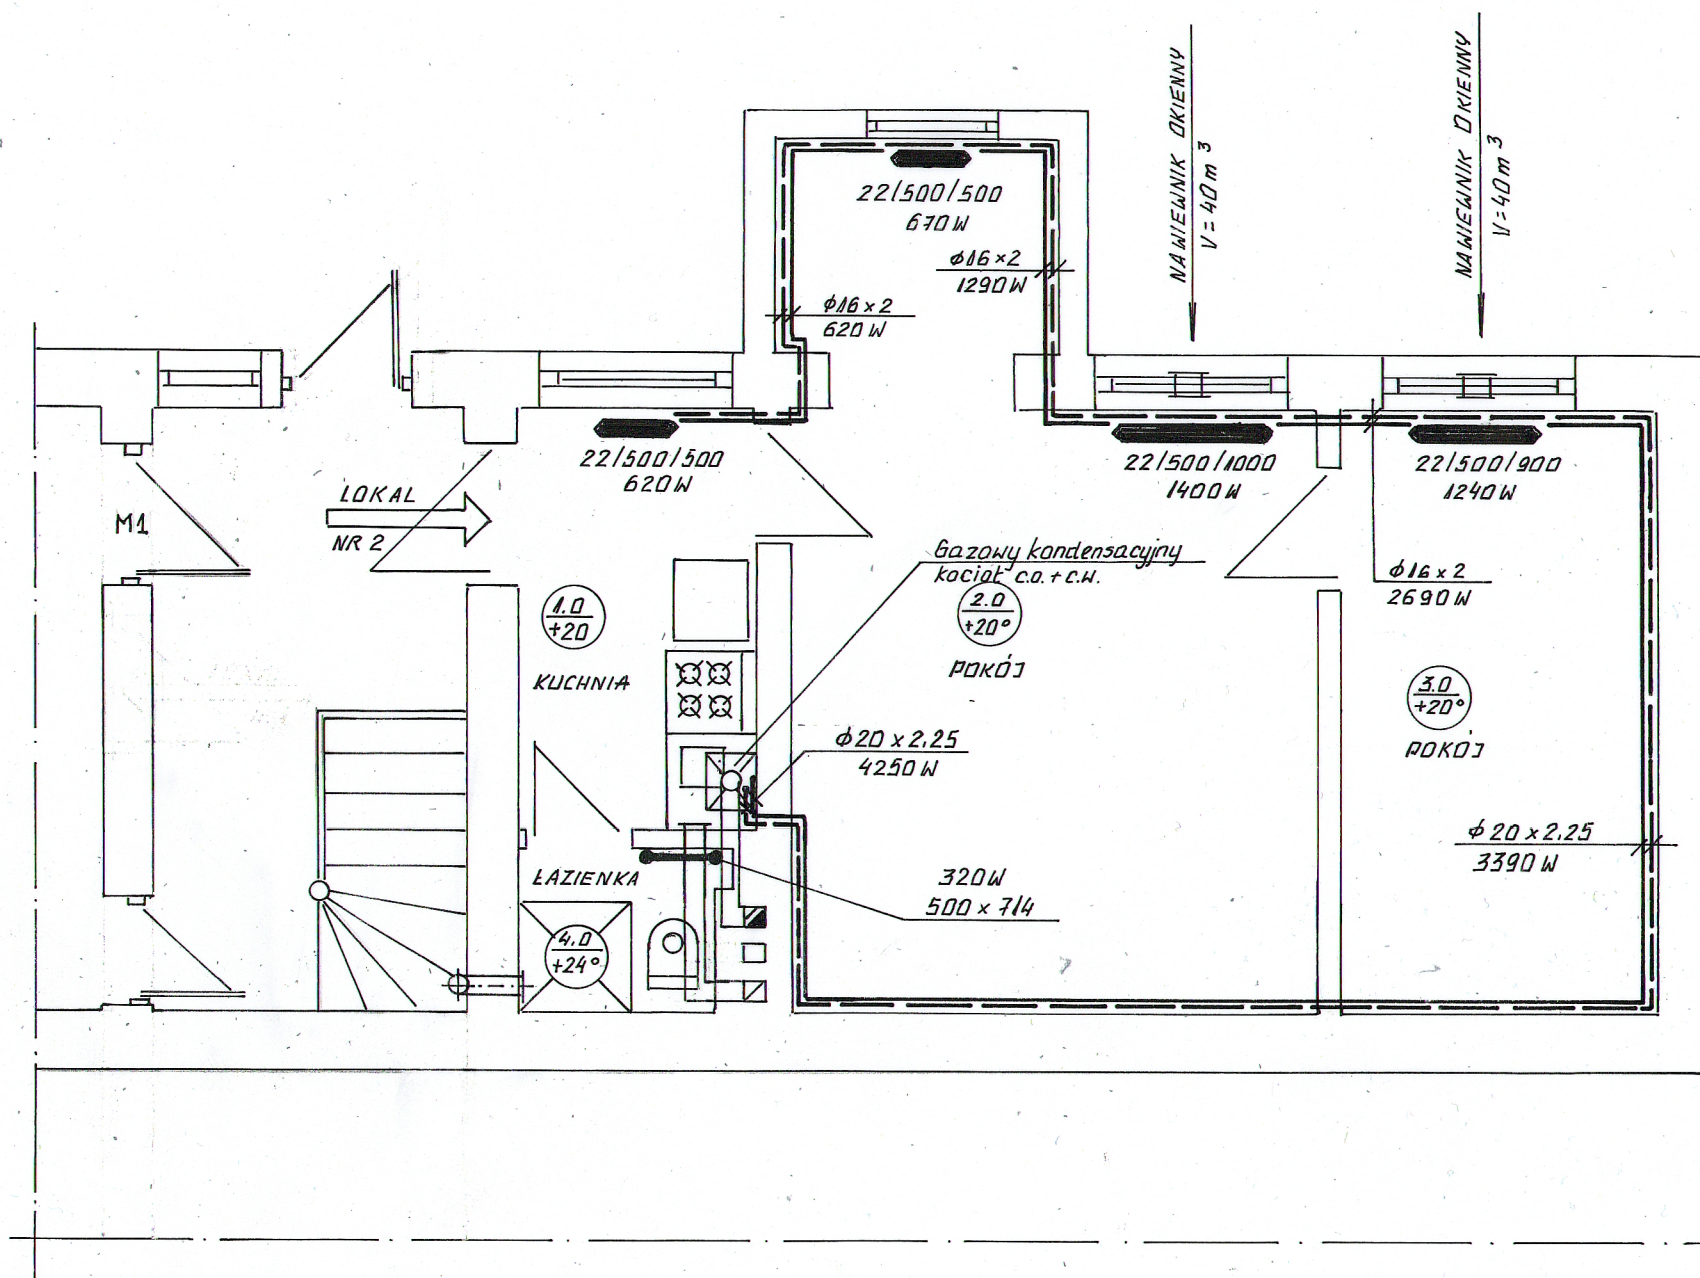

FIRMA PROJEKTOWO-BUDOWLANA L.HERSTOWSKI			
80-402 GDAŃSK		UL.KOCHANOWSKIEGO 14 /13	
TEL. 600 212 901			
PROJEKTANT: tech. Leszek Herstowski upr 5702/Gd/93 spec: inatacyjno-inżynieryjna		INWESTOR : Gdańskie Nieruchomości Samorządowy Zakład Budżetowy 80-254 Gdańsk ul. Partyzantów 74	
SPRAWDZIŁ : mgr inż. Grażyna Smużyńska upr 4141/GD/89 spec: inatacyjno-inżynieryjna			
BRANŻA: INSTALACJE SANIT.		FAZA: P.B.W.	OBIEKT : Lokal gminny nr 4 Gdańsk ul. JODŁOWA 4
Data: 20.12.2018	Skala: 1 : 50	NAZWA RYSUNKU: Projekt instal. gazowej i ogrzewania RZUT PARTERU (FRAGMENT) – instalacja ogrzewania	
			NR RYS. 5