


Dwufunkcyjny kondensacyjny kocioł c.o.+c.w. Q=2,7-20kW

- 4 Piec gazowy parter, lokal 4
- 5 Wentylacja kuchni parter, lokal 4
- 6 Wentylacja łazienki parter, lokal 4

Gazomierz G-4 dla lokalu nr 4
w szafce stalowej wentylowanej

Istn. pion gazowy DN25 stal.

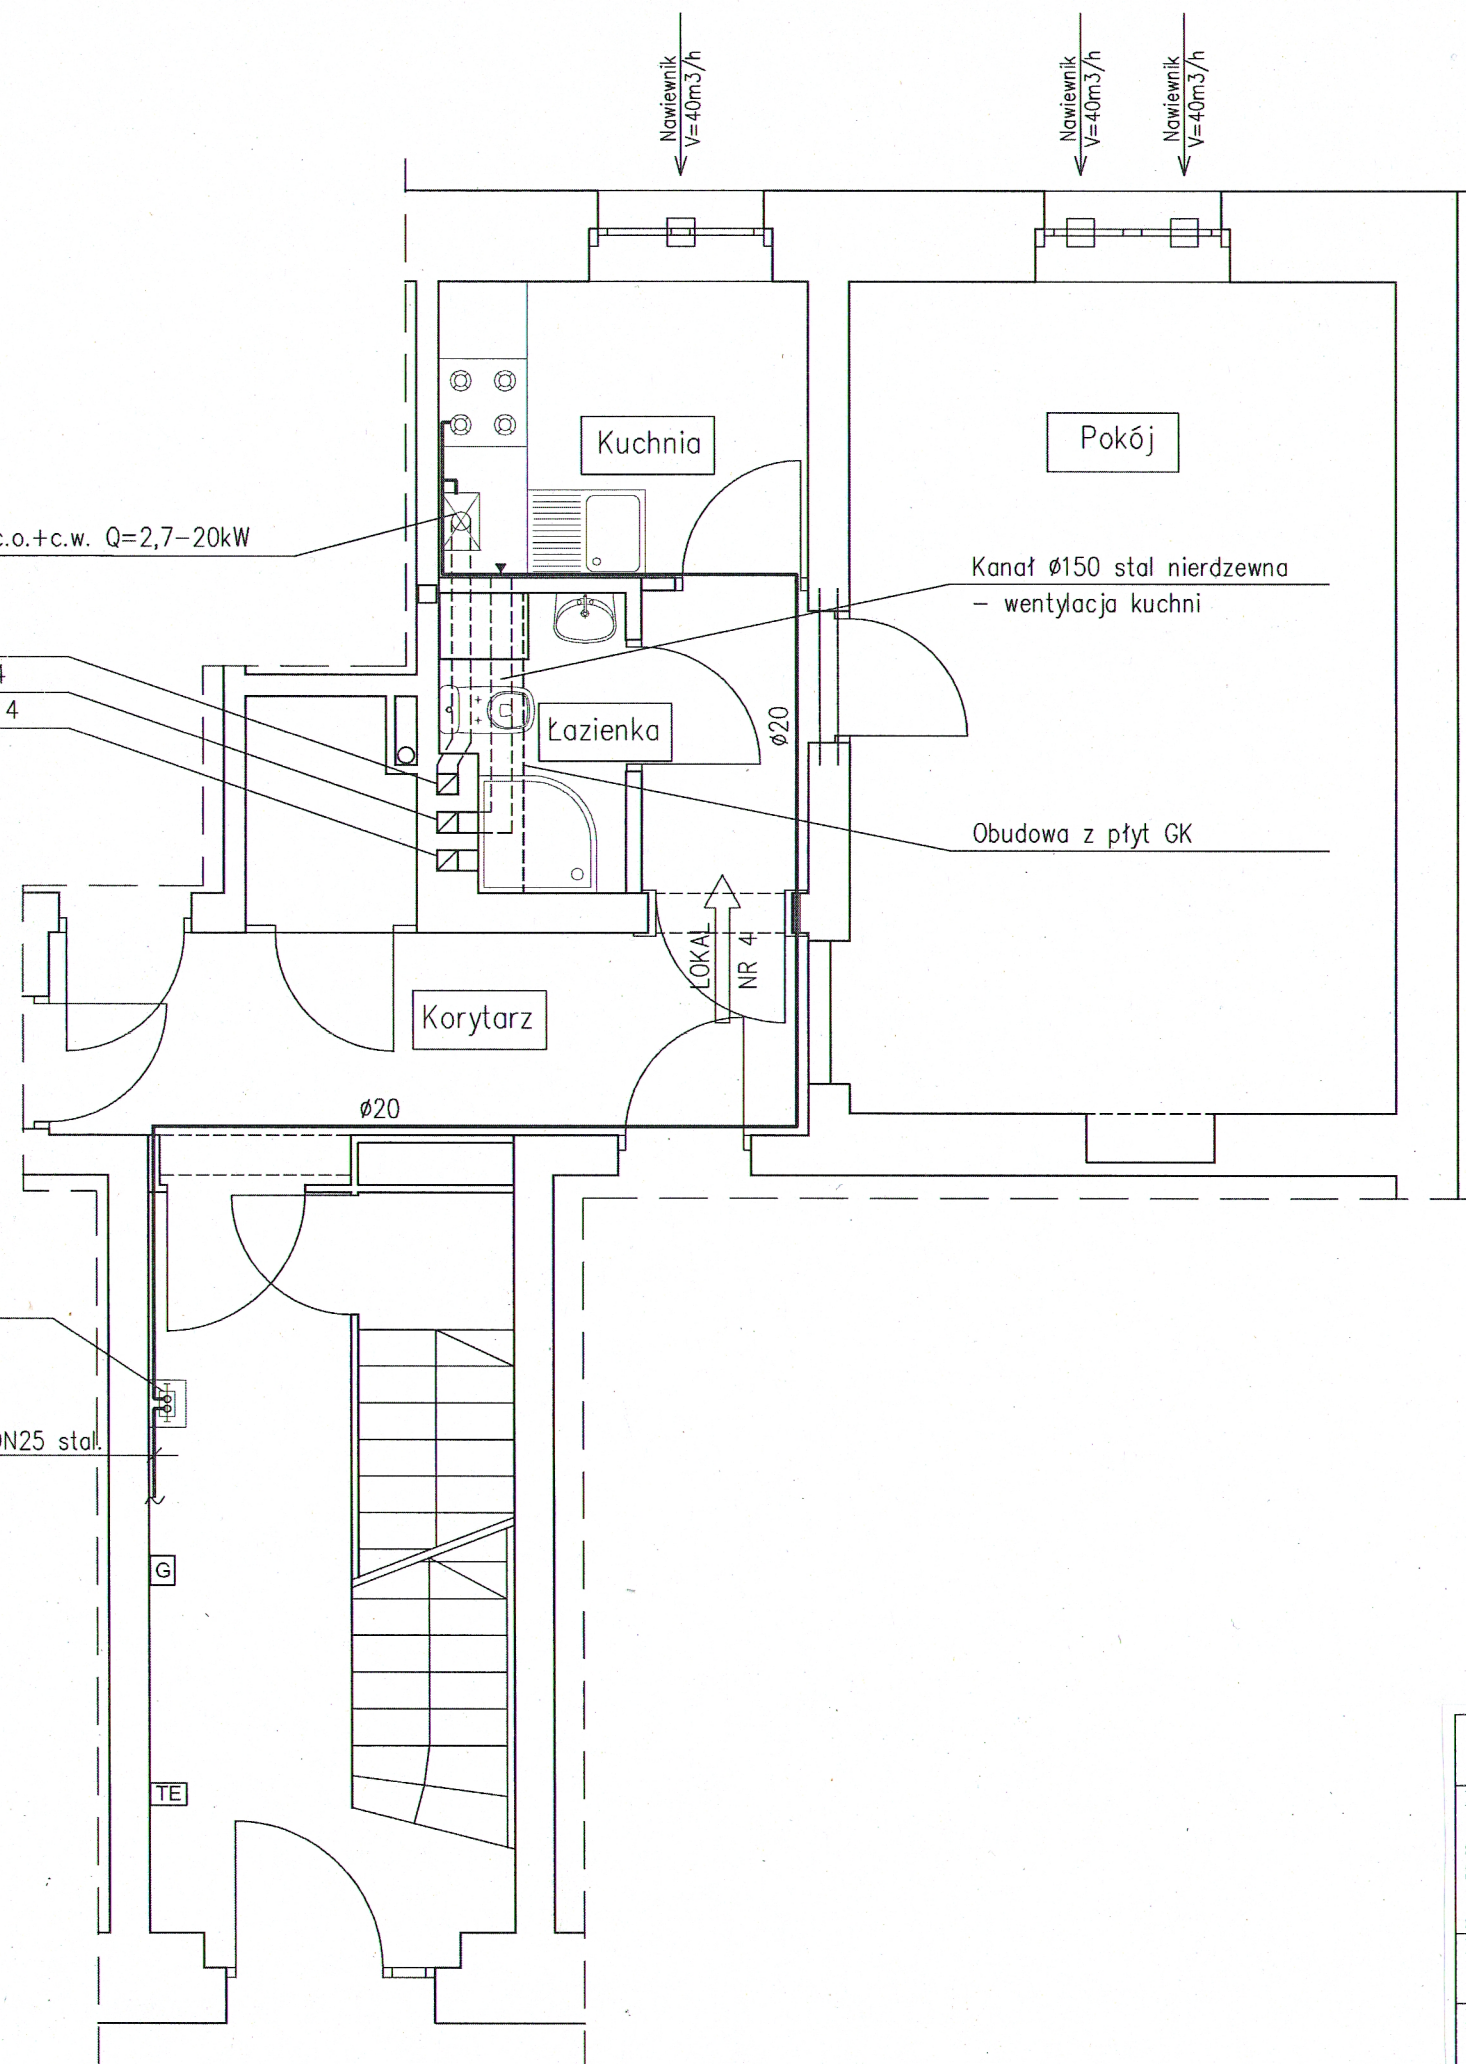

FIRMA PROJEKTOWO-BUDOWLANA L.HERSTOWSKI			
80-402 GDANSK		UL.KOCHANOWSKIEGO 14 /13	TEL. 600 212 901
PROJEKTANT: tech. Leszek Herstowski upr 5702/Gd/93		INWESTOR : Gdańskie Nieruchomości Samorządowy Zakład Budżetowy 80-254 Gdańsk ul. Partyzantów 74	
spec: inсталacyjno-inżynieryjna		spec: inсталacyjno-inżynieryjna	
SPRAWDZIŁ : mgr inż. Grażyna Smużyńska upr 4141/GD/89		OBIEKT : Lokal gminny nr 4 Gdańsk ul. Wilków Morskich 20	
BRANŻA: INSTALACJE SANIT.		FAZA: P.B.W.	
Data: 19.06.2019	Skala: 1 : 500	NAZWA RYSUNKU: Projekt instal. gazowej i ogrzewania. RZUT PARTERU (fragment) – instalacja gazowa dla lokalu nr 4	
NR RYS.			1