

Kanał wentylacyjny $\varnothing 160$ stal nierdzewna, izolowany wełną mineralną
gr. 5,0cm, zabezpieczony płaszczem z blachy stal. ocynk. 0,55mm
w obudowie w/g proj. budowlanego – wyprowadzony ponad dach.


Kanał wentylacyjny $\varnothing 160$ stal nierdzewna
w obudowie w/g proj budowlanego

Kanał koncentryczny powietrzno-spalinowy
 $\varnothing 80/125$ – stal kwasoodporna

Dwufunkcyjny kondensacyjny kocioł c.o.+c.w. $Q=2,7-20kW$
z tygodniowym programatorem pracy

Obudowa z płyt G-K – wg proj. budowlanego

Gazomierz G-4 w szafce stalowej wentylowanej
(dla lokalu nr 17) – lokalizacja bez zmian

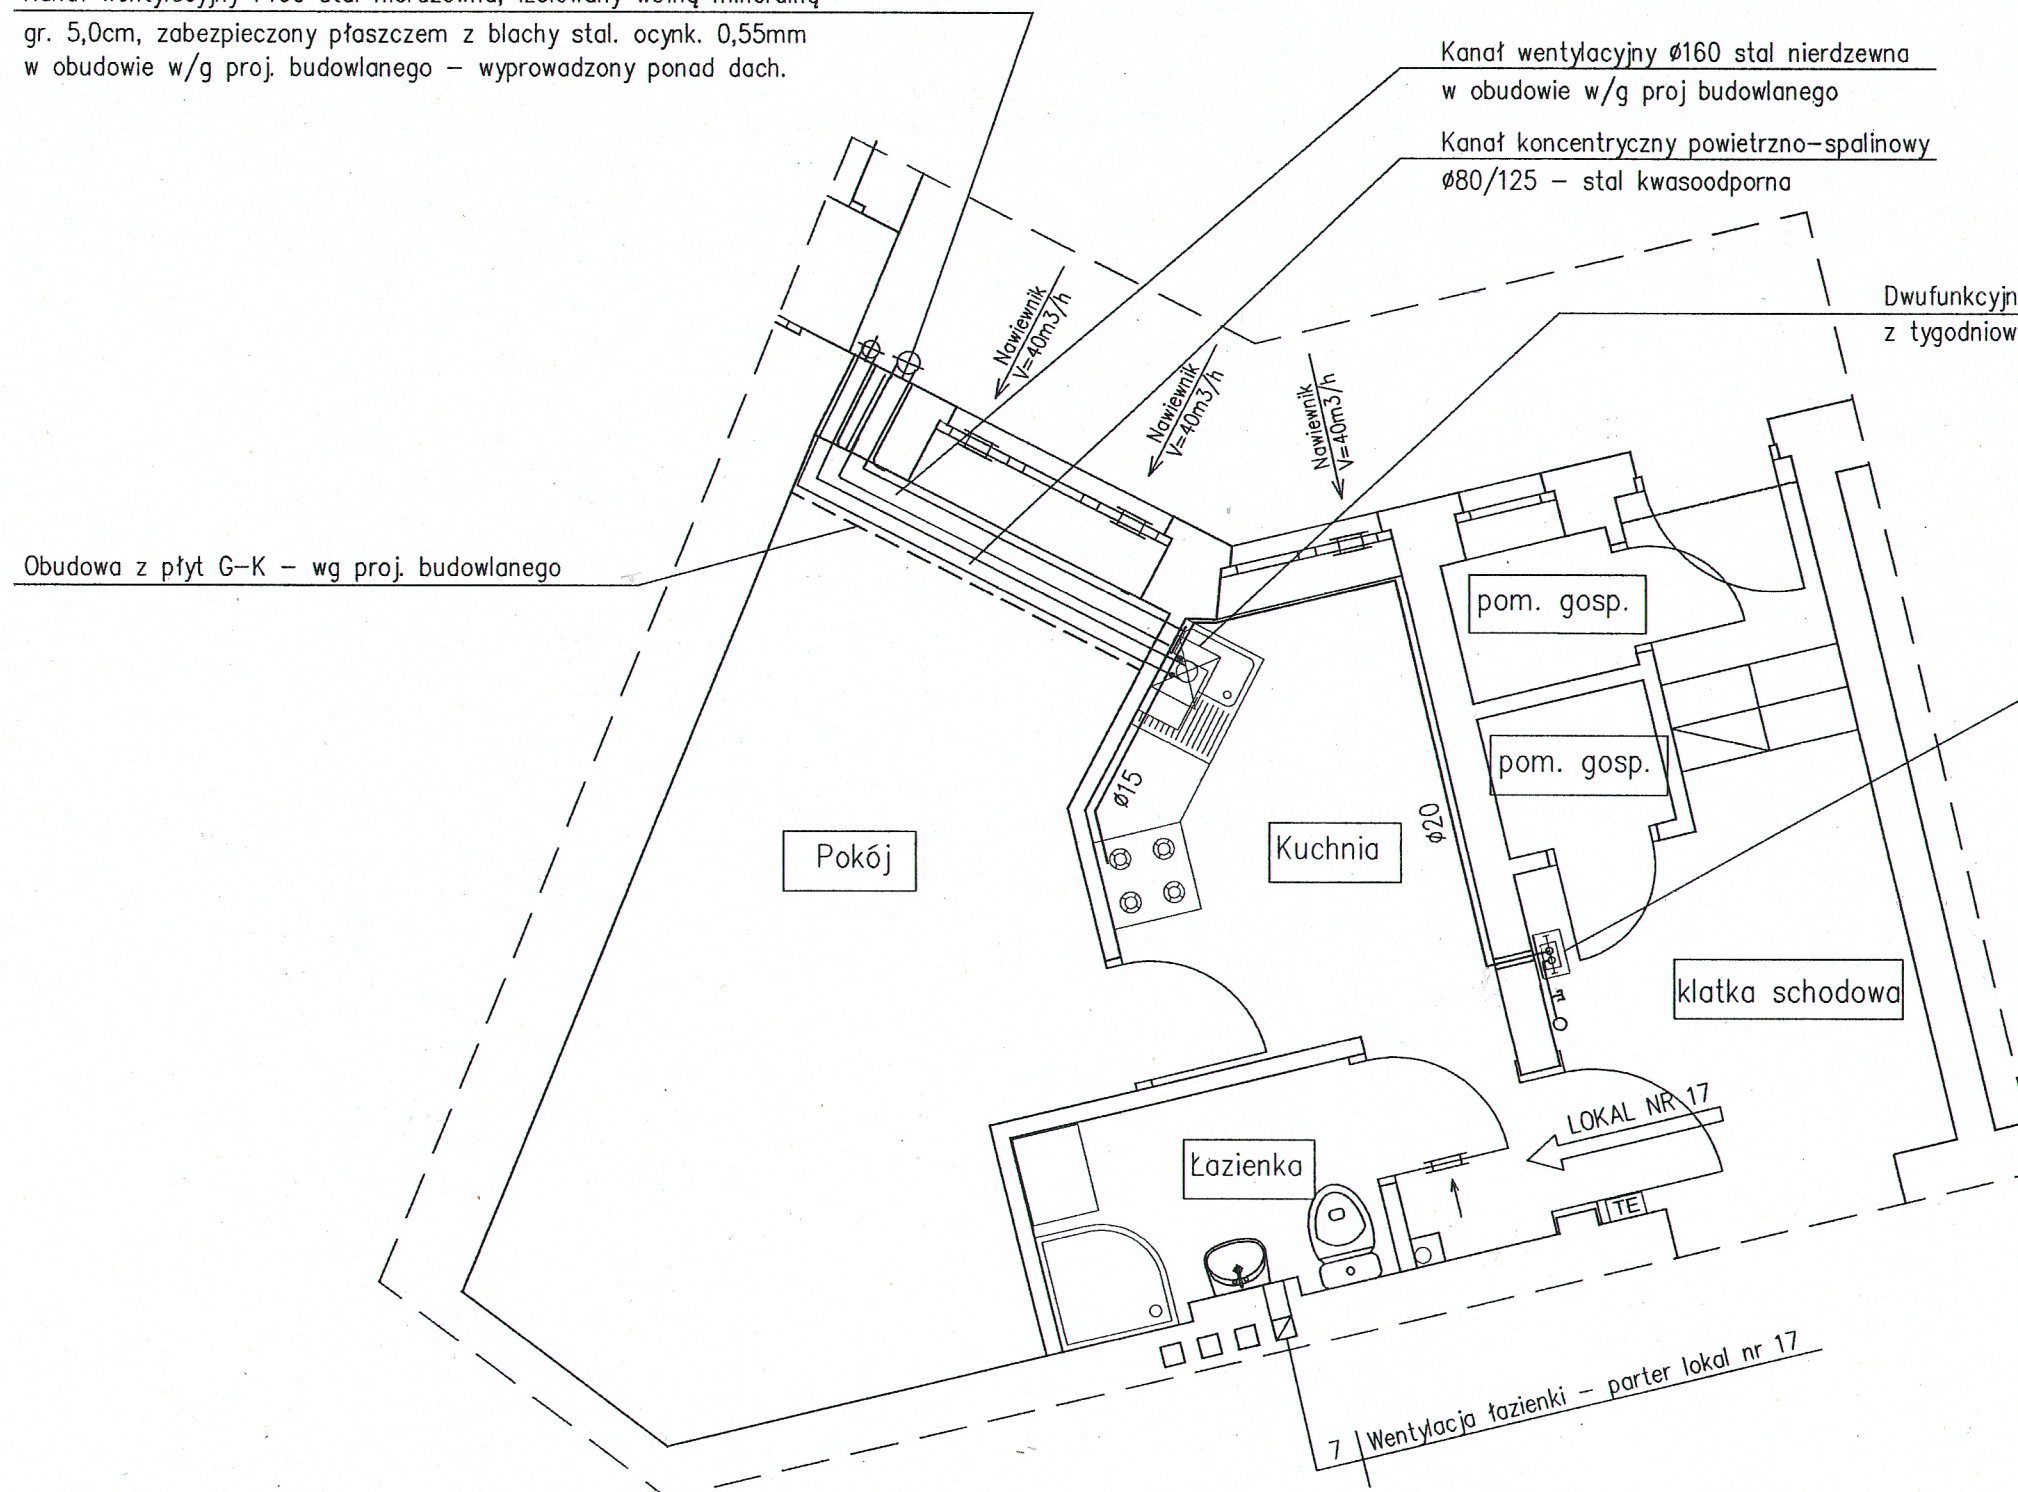

FIRMA PROJEKTOWO-BUDOWLANA L.HERSTOWSKI			
80-402 GDAŃSK		UL.KOCHANOWSKIEGO 14 /13	TEL. 600 212 901
PROJEKTANT: tech. Leszek Herstowski upr 5702/Gd/93 spec: inatacyjno-inżynieryjna		INWESTOR : Gdańskie Nieruchomości Samorządowy Zakład Budżetowy 80-254 Gdańsk ul. Partyzantów 74	
SPRAWDZIŁ : mgr inż. Grażyna Smużyńska upr 4141/GD/89 spec: inatacyjno-inżynieryjna			
BRANŻA: INSTALACJE SANIT.		FAZA: P.B.W.	OBIEKT : Lokal gminny nr 17 Gdańsk ul. Chrobrego 1
Data: 30.05.2019	Skala: 1 : 50	NAZWA RYSUNKU: Proj. instal. gaz , wod-kan ,ogrzewania. RZUT PARTERU (fragment) – instalacja gazowa dla lokalu nr 17	NR RYS. 1