


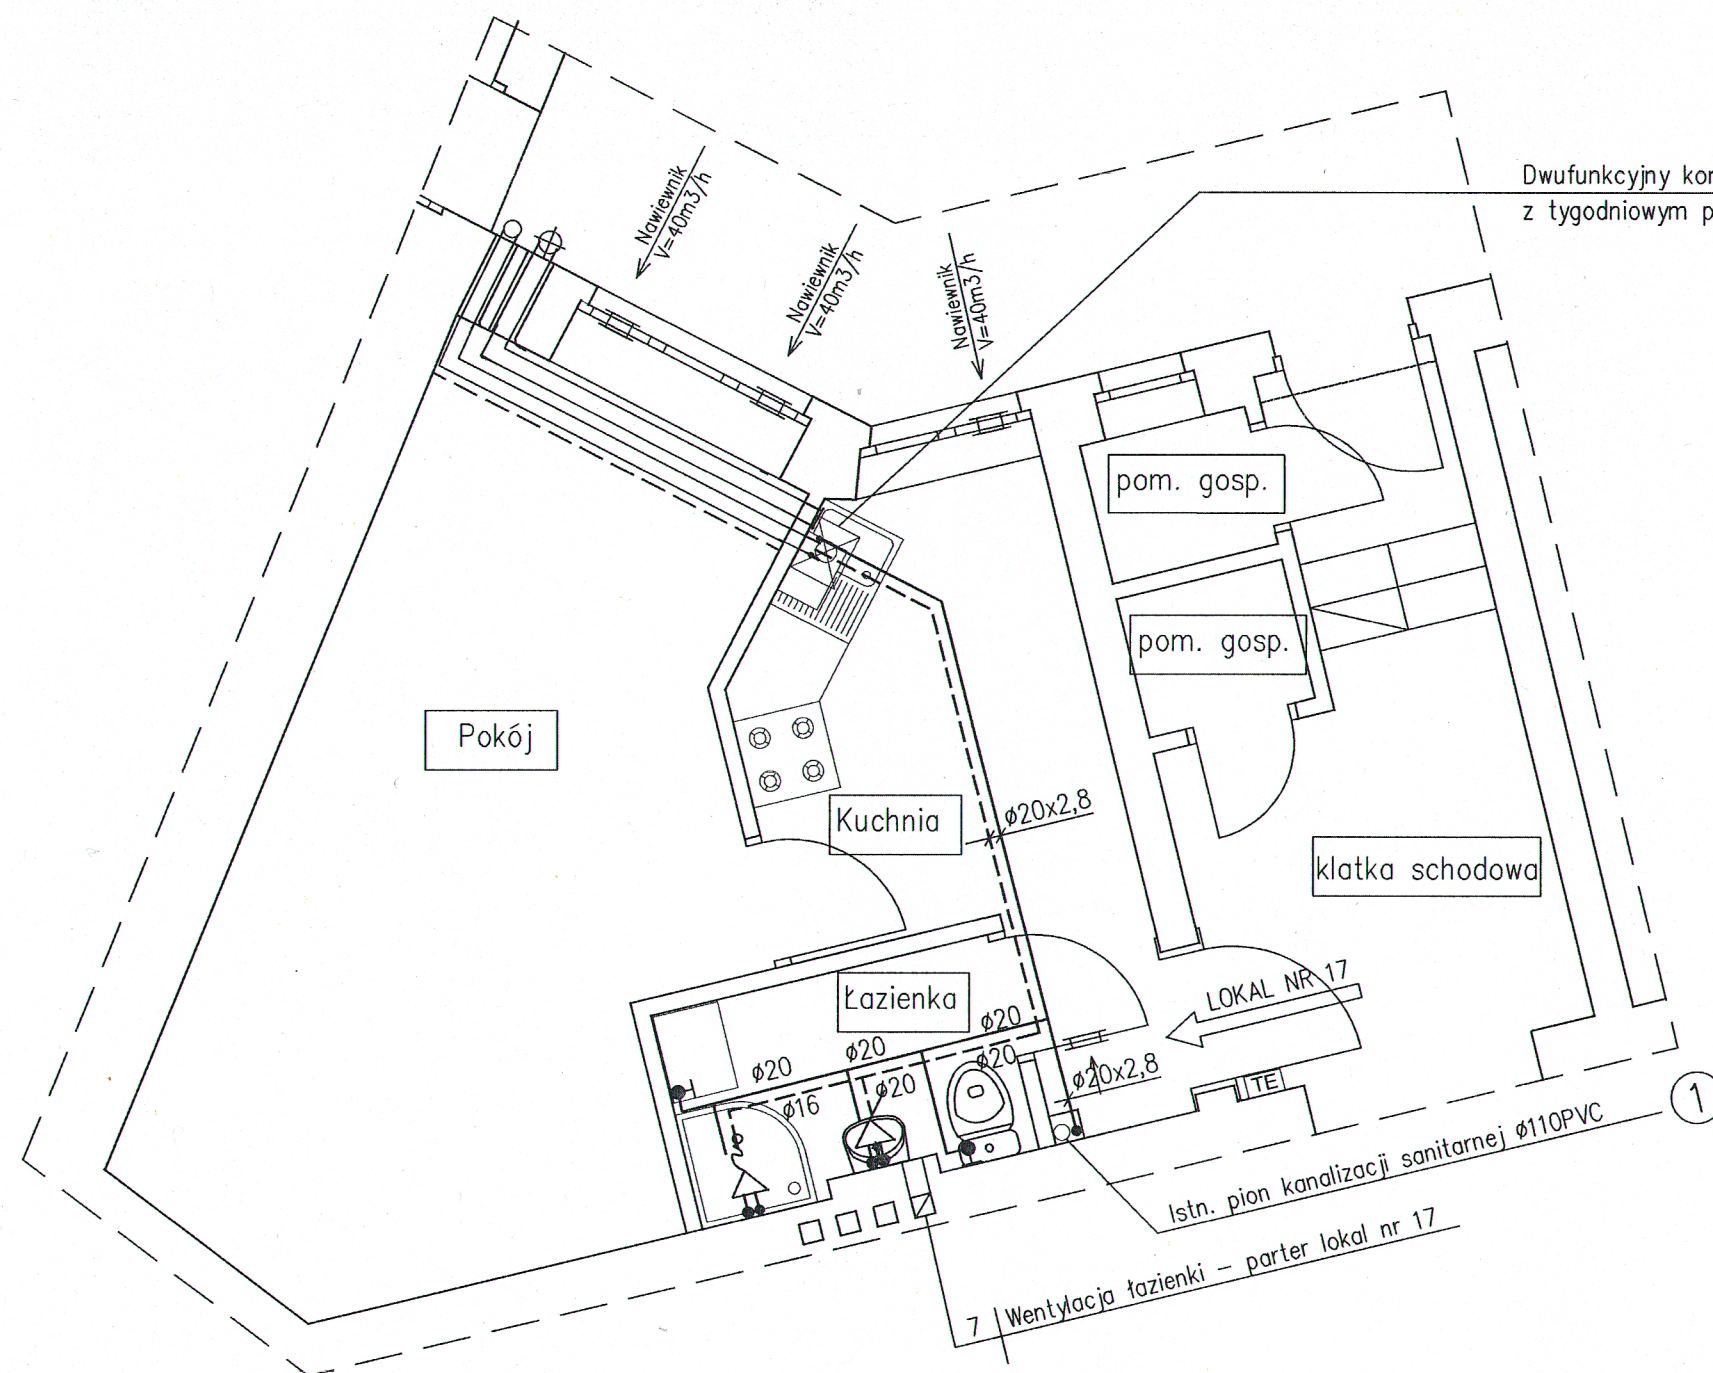

Dwufunkcyjny kondensacyjny kocioł c.o.+c.w. Q=2,7-20kW
z tygodniowym programatorem pracy

FIRMA PROJEKTOWO-BUDOWLANA L.HERSTOWSKI			
80-402 GDAŃSK		UL.KOCHANOWSKIEGO 14 /13	TEL. 600 212 901
PROJEKTANT: tech. Leszek Herstowski upr 5702/Gd/93		INWESTOR : Gdańskie Nieruchomości	
spec: inatacyjny-inżynieryjna		Samorządowy Zakład Budżetowy	
SPRAWDZIŁ : mgr inż. Grażyna Smużyńska upr 4141/GD/89		80-254 Gdańsk ul. Partyzantów 74	
spec: inatacyjny-inżynieryjna		OBIEKT : Lokal gminny nr 17	
BRANŻA: INSTALACJE SANIT.		FAZA: P.B.W.	Gdańsk ul. Chrobrego 1
Data: 30.05.2019	Skala: 1 : 50	NAZWA RYSUNKU: Proj. instal. gaz , wod-kan ,ogrzewania. RZUT PARTERU (fragment) – instalacja wod-kan dla lokalu nr 17	NR RYS. 3