


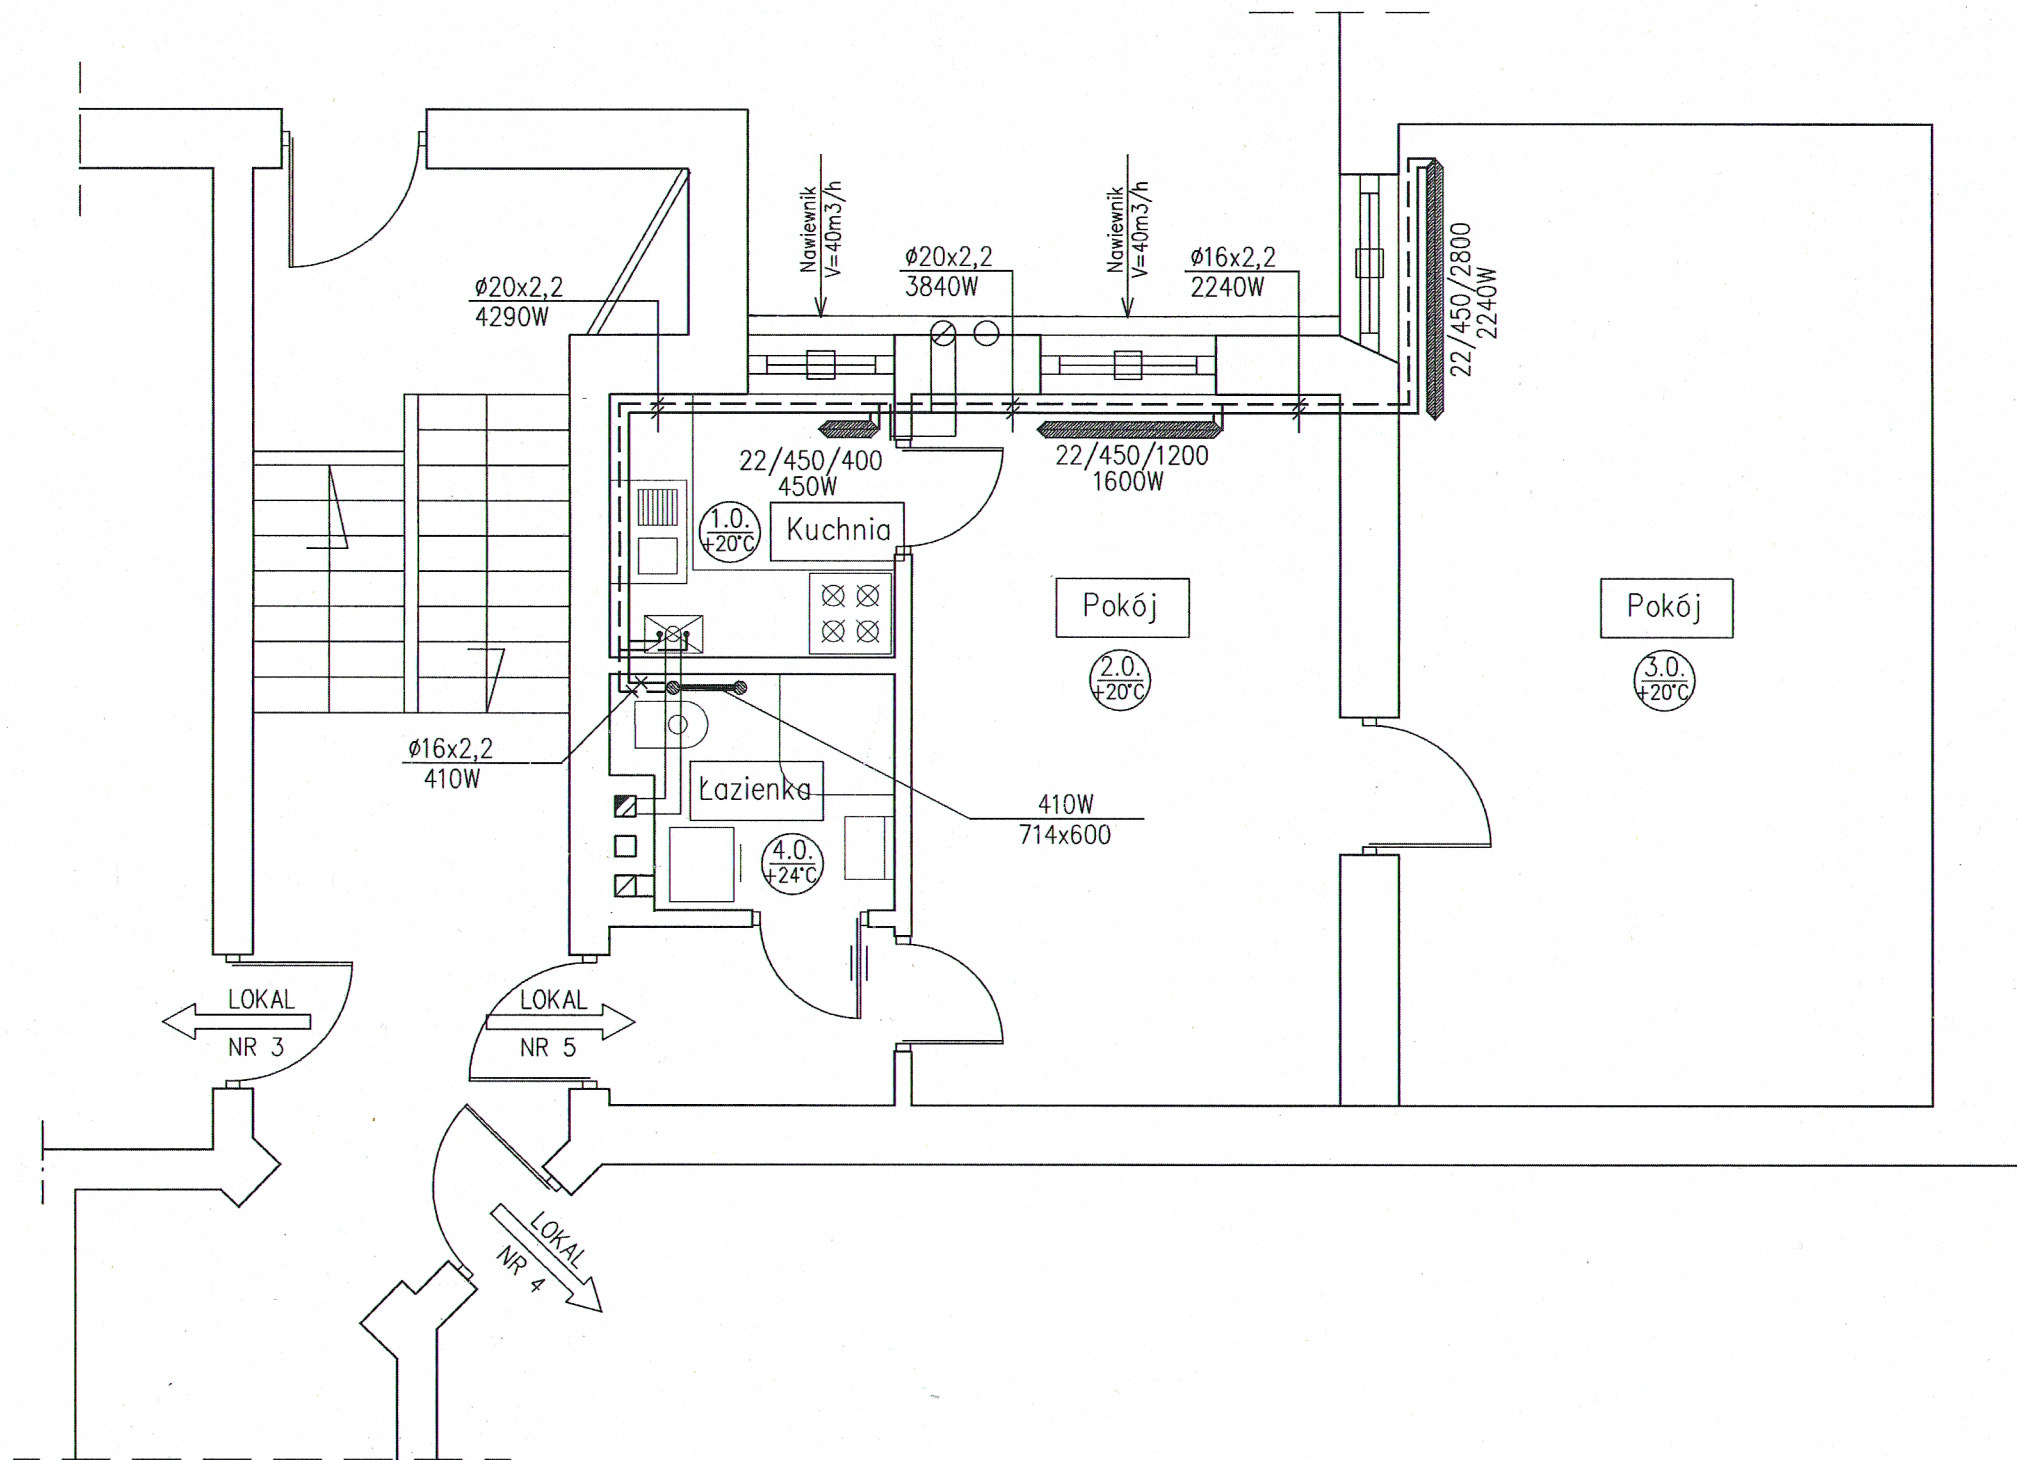

FIRMA PROJEKTOWO-BUDOWLANA L.HERSTOWSKI			
80-402 GDAŃSK		UL.KOCHANOWSKIEGO 14 /13 TEL. 600 212 901	
PROJEKTANT: tech. Leszek Herstowski upr 5702/Gd/93		INWESTOR : Gdańskie Nieruchomości	
spec: inatalacyjno-inżynieryjna		Samorządowy Zakład Budżetowy	
SPRAWDZIŁ : mgr inż. Grażyna Smużyńska upr 4141/GD/89		80-254 Gdańsk ul. Partyzantów 74	
spec: inatalacyjno-inżynieryjna			
BRANŻA: INSTALACJE SANIT.		FAZA: P.B.W.	OBIEKT : Lokal gminny nr 5 Gdańsk ul. Konrada Wallenroda 10
Data: 04.07.2019	Skala: 1 : 50	NAZWA RYSUNKU: Projekt instal. gazowej i ogrzewania RZUT PARTERU (fragment) – instalacja ogrzewania dla lokalu nr 5	
			NR RYS. 5