


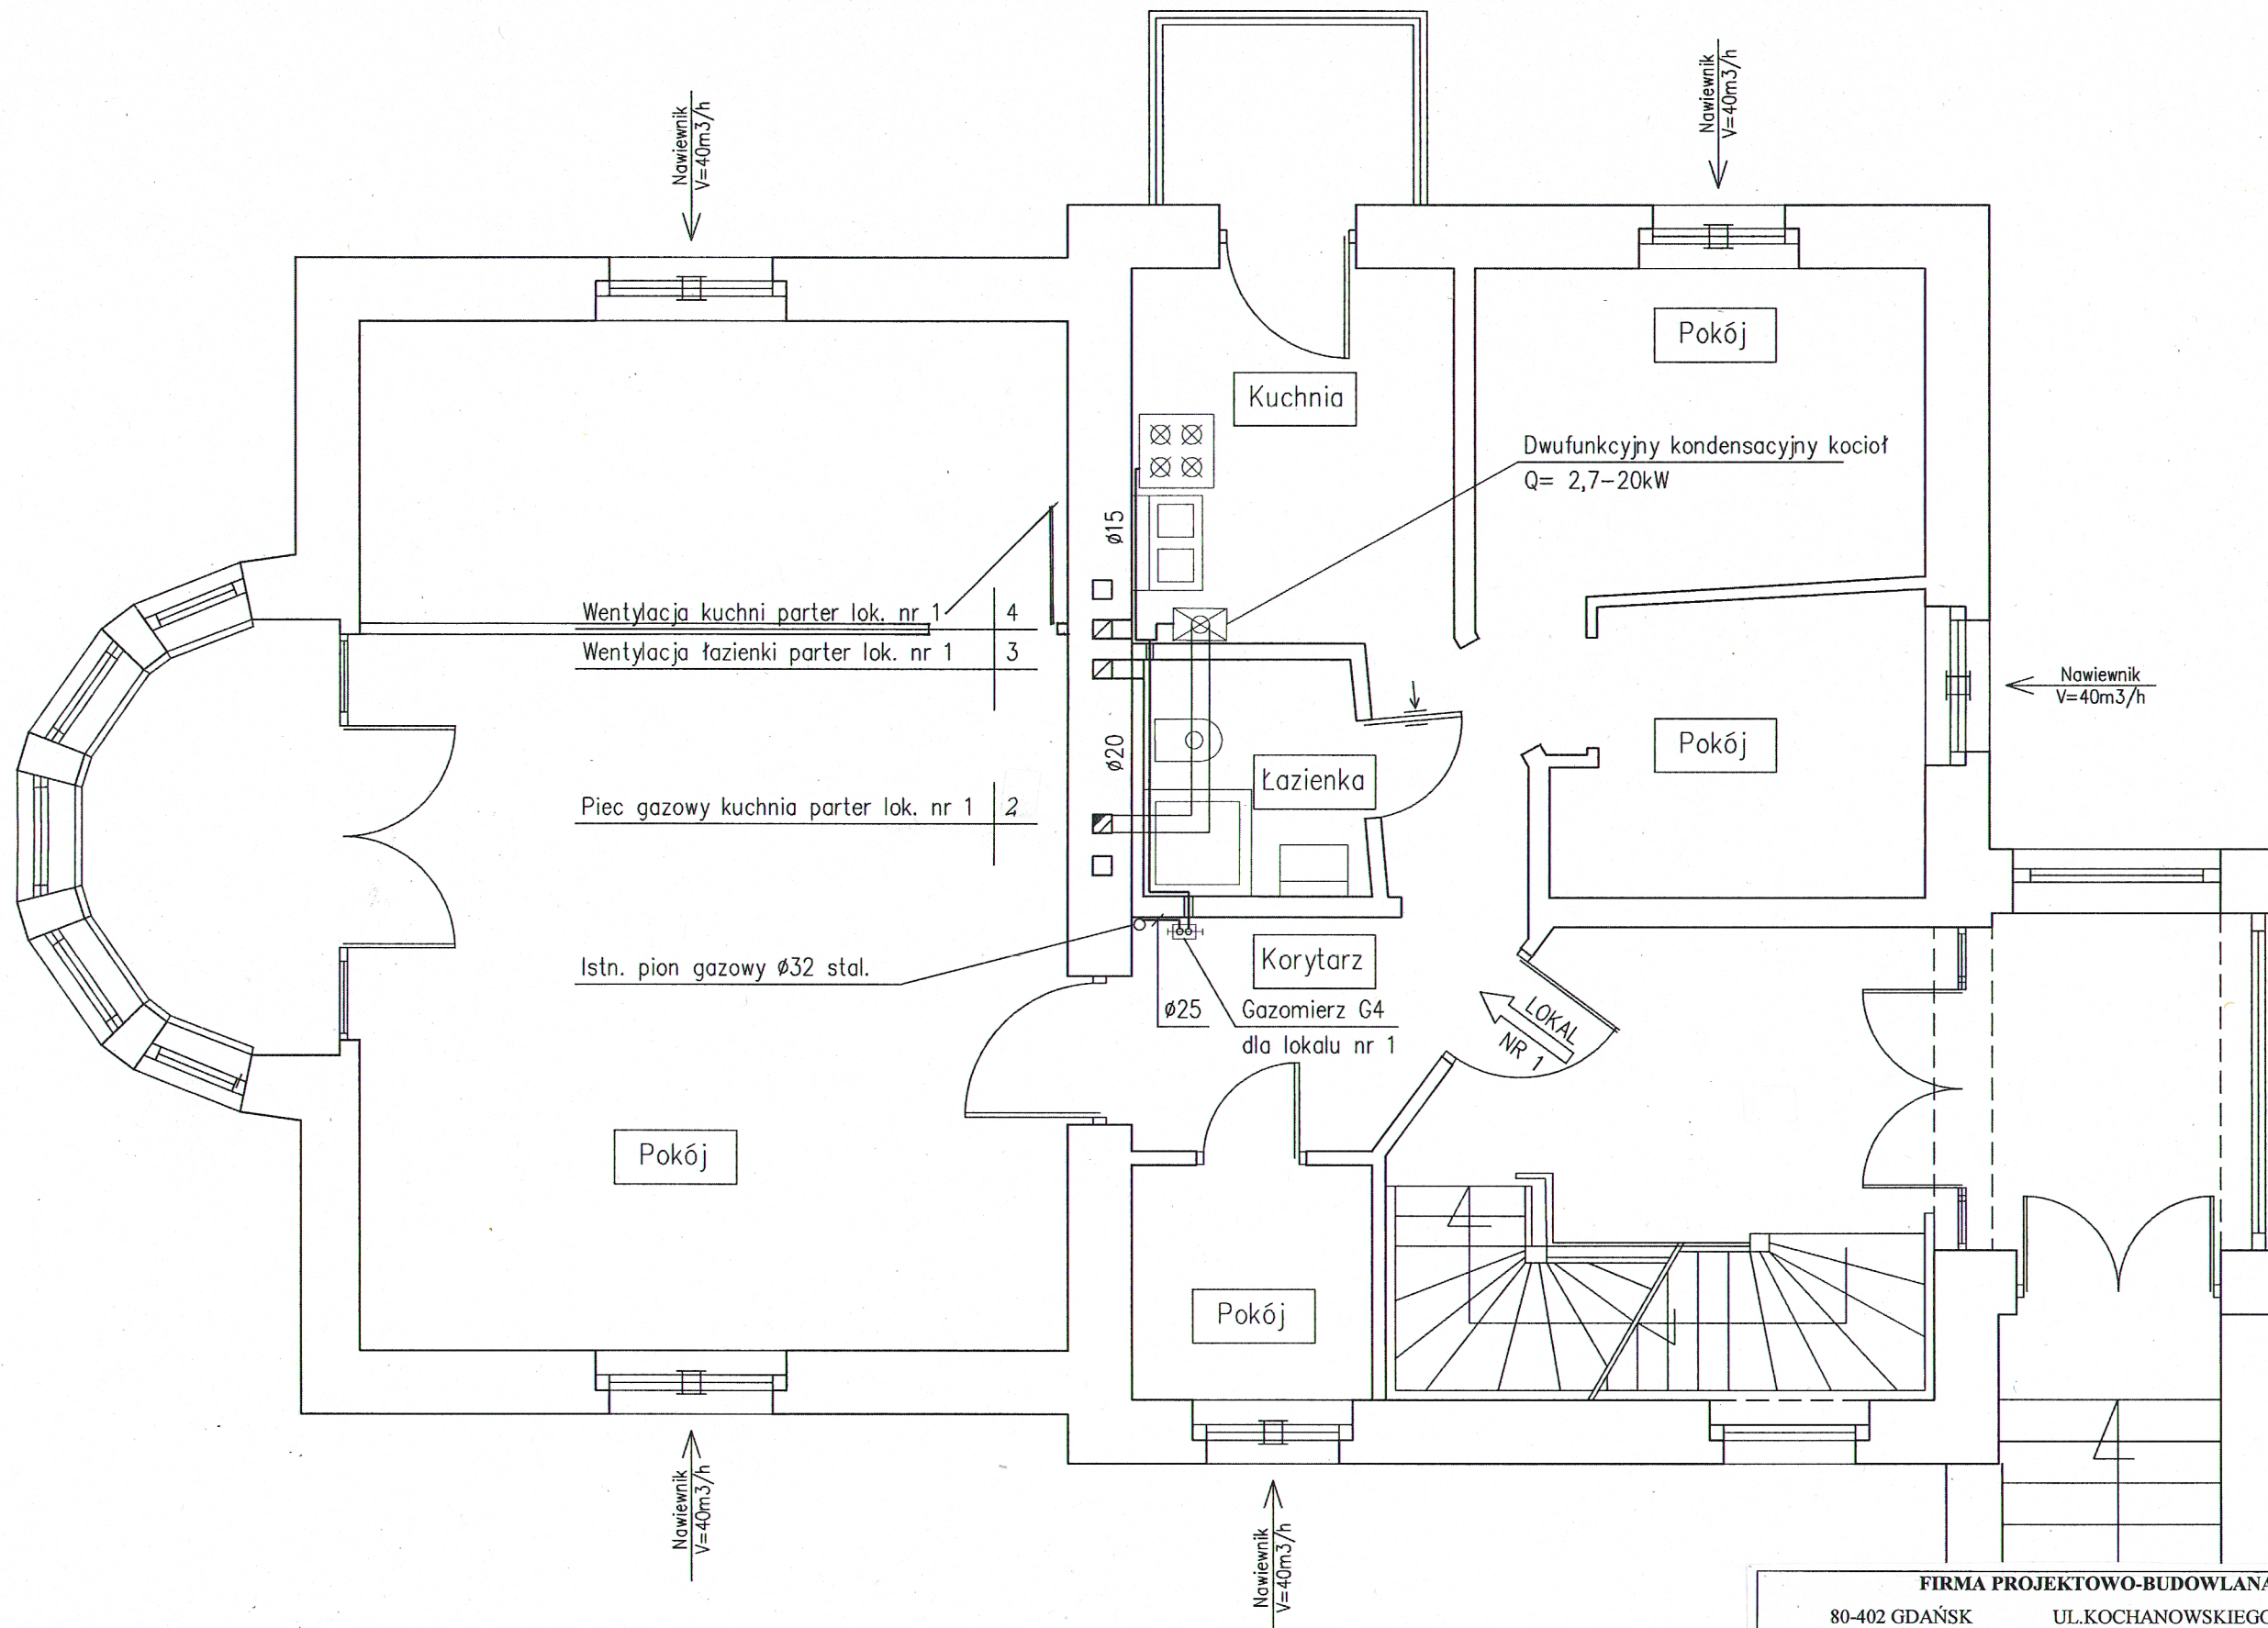

FIRMA PROJEKTOWO-BUDOWLANA L.HERSTOWSKI			
80-402 GDAŃSK	UL.KOCHANOWSKIEGO 14 /13	TEL. 600 212 901	
PROJEKTANT: tech. Leszek Herstowski upr 5702/Gd/93		INWESTOR : Gdańskie Nieruchomości	
spec: inatalacyjno-inżynieryjna		Samorządowy Zakład Budżetowy	
SPRAWDZIŁ : mgr inż. Grażyna Smużyńska upr 4141/GD/89		80-254 Gdańsk ul. Partyzantów 74	
spec: inatalacyjno-inżynieryjna		OBIEKT : Lokal gminny nr 1	
BRANŻA: INSTALACJE SANIT.		FAZA: P.B.W.	Gdańsk ul. Droszyńskiego 30
Data: 19.07.2019	Skala: 1 : 50	NAZWA RYSUNKU: Proj. instal. gaz owej i ogrzewania RZUT PARTERU (fragment) – instalacja gazowa dla lokalu nr 1	NR RYS. 2