


KOCIOŁ C.O. + G.W. $Q = 6 \div 21$ kW z zamkniętą komorą spalania,
 tygodniowym programatorem pracy kotła, listwą przyłączeniową
 oraz czujnikiem temperatury zewnętrznej

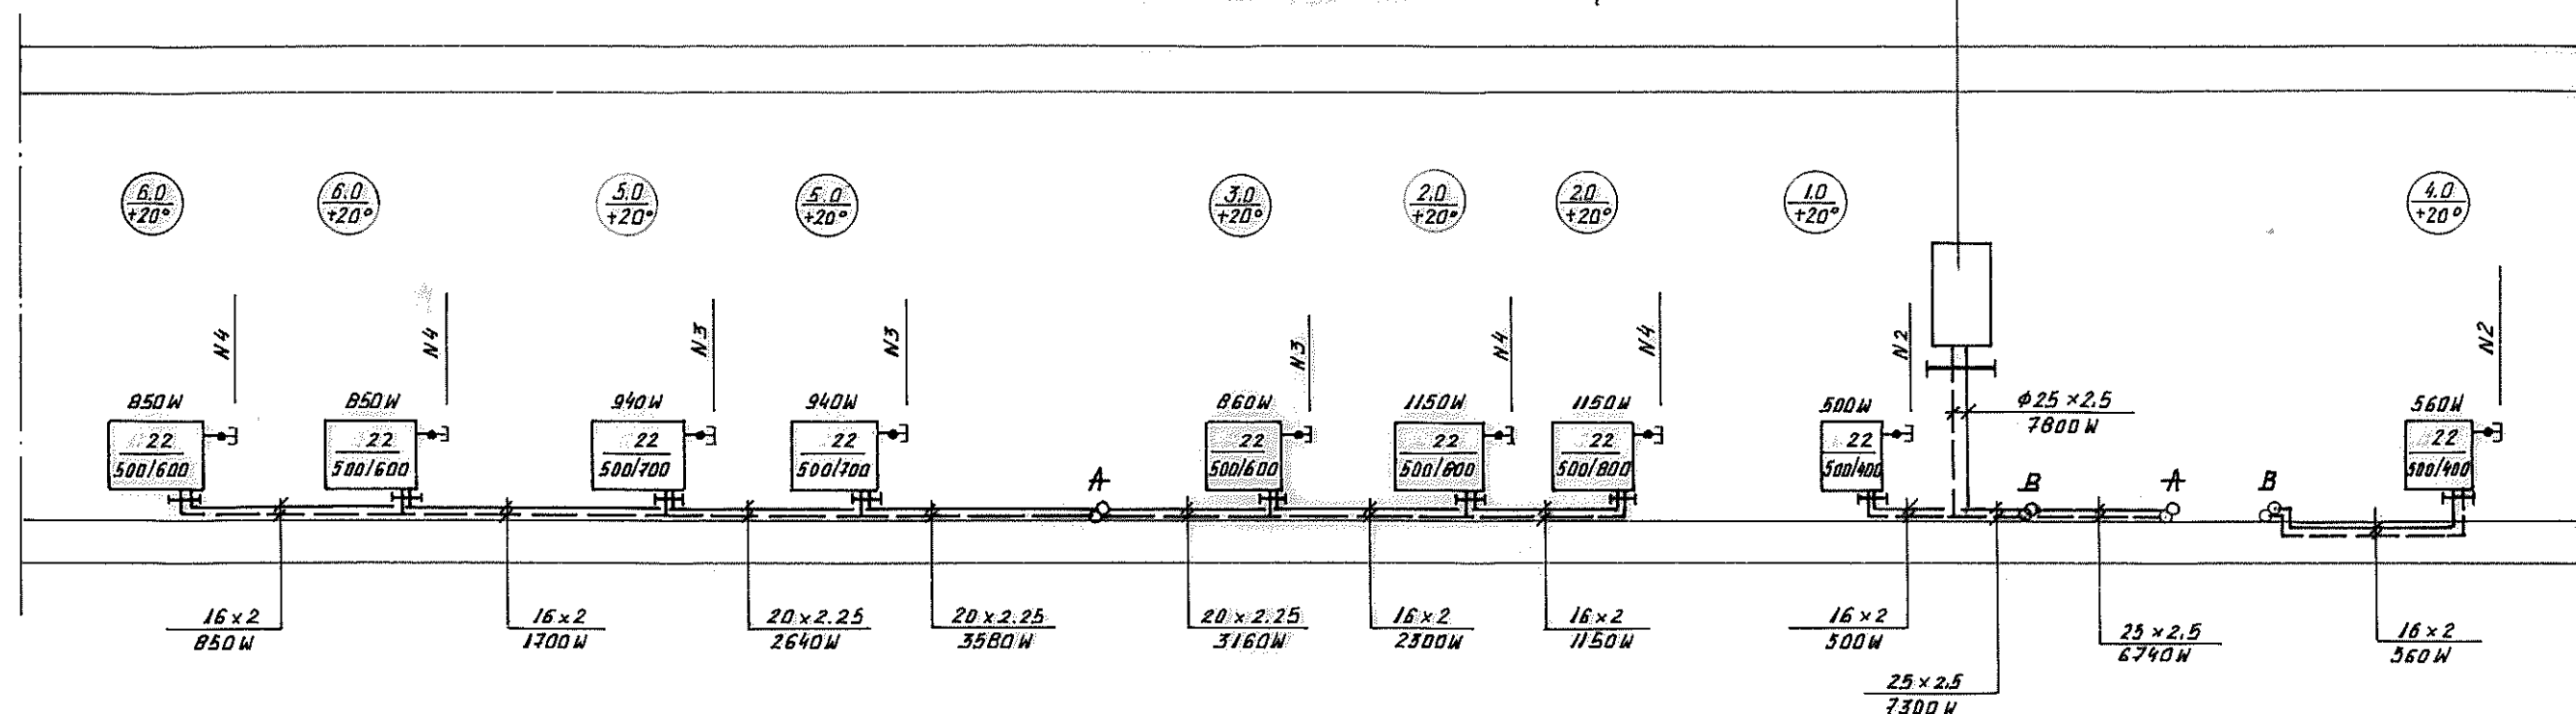

FIRMA PROJEKTOWO-BUDOWLANA L.HERSTOWSKI			
80-402 GDAŃSK		UL.KOCHANOWSKIEGO 14 /13	
TEL. 600 212 901			
PROJEKTANT: tech. Leszek Herstowski upr 5702/Gd/93 spec: inatalacyjno-inżynieryjna		INWESTOR : Gdański Zarząd Nieruchomości Komunalnych – Samorządowy Zakład Budżetowy 80-254 Gdańsk ul. Partyzantów 74	
SPRAWDZIŁ : mgr inż. Grażyna Smużyńska upr 4141/GD/89 spec: inatalacyjno-inżynieryjna			
BRANŻA: INSTALACJE SANIT.		FAZA:	OBIEKT : Budynek mieszkalny Gdańsk ul. Trakt Św. Wojciecha 78 lokal nr 6
Data: 11. 2016	Skala: 1 : 50	NAZWA RYSUNKU: Proj. instalacji gazowej , wod-kan i ogrzewania lokalowego.	
SCHEMAT INSTALACJI OGRZEWANIA			NR RYS. 6