

Zejsście pionem przy ścianie
i podejście do kuchni gazowej
Odejsście DN15:
- kurek gazowy DN 15,
- filtr DN 15

Odejsście DN20:
- kurek gazowy DN 20,
- filtr DN 20

Projektowany przewód powietrzno -
spalinowy koncentryczny ze stali
nierdzewnej Ø80/125mm wg opinii
kominarskiej, wyprowadzić na dach.
Wentylacja pomieszczenia wg opinii
kominarskiej

Kondensacyjny kocioł gazowy
dwufunkcyjny Q=24kW

Istniejący piec kaflowy
do demontażu

Istniejący piec kaflowy
do demontażu

Proj. gazomierz G4 R130


LEGENDA:

- PRZEWÓD GAZU
- KUCHENKA GAZOWA
- KOCIOŁ GAZOWY
- OPIS POMIESZCZENIA (NUMER, TEMP.
PROJ., ZAPOTRZEBOWANIE NA CIEPŁO)

PHU INSTAL-PROJEKT ul. Chojnicka 30, 83-200 Starogard Gdański			
Inwestycja / Lokalizacja: BUDOWA WEWNĘTRZNEJ INSTALACJI GAZOWEJ ORAZ GRZEWOCZEJ W LOKALU GDAŃSK, ul. ŚNIADECKICH 20/7			
Inwestor: Gmina Miasta Gdańsk - Gdańskie Nieruchomości - Samorządowy Zakład Budżetowy 80-254 Gdańsk, ul. Partyzantów 74			
Projektował: mgr inż. ARKADIUSZ BURNICKI	Nr uprawnień: POM/0227/PWBS/10 W SPEC. INSTALACYJNEJ W ZAKRESIE SPEC. INSTALACJI I URZĄDZEŃ CIEPŁYCH, WENTYLACYJNYCH, GAZOWYCH, WODOCIEPŁYCH I KANALIZACYJNYCH BEZ ORZĄCZEN		Podpis:
Sprawdził: mgr inż. JAKUB OTTA	Nr uprawnień: POM/0005/PWBS/17 W SPEC. INSTALACYJNEJ W ZAKRESIE SPEC. INSTALACJI I URZĄDZEŃ CIEPŁYCH, WENTYLACYJNYCH, GAZOWYCH, WODOCIEPŁYCH I KANALIZACYJNYCH BEZ ORZĄCZEN		Podpis:
Temat rysunku: RZUT INSTALACJI GAZOWEJ			Nr rys.: S.01
Faza: PROJEKT ARCHITEKTONICZNO-BUDOWLANY BRANŻY SANITARNEJ	Data opracowania i sprawdzenia: 31.12.2021	Skala: 1:50	Nr strony PBA-BS: 31

KOCIOŁ GAZOWY
DWUFUNKCYJNY
KONDENSACYJNY
wbudowane:
- naczynie wzbiorcze
- zawór bezpieczeństwa
- pompa obiegowa

kocioł dwufunkcyjny

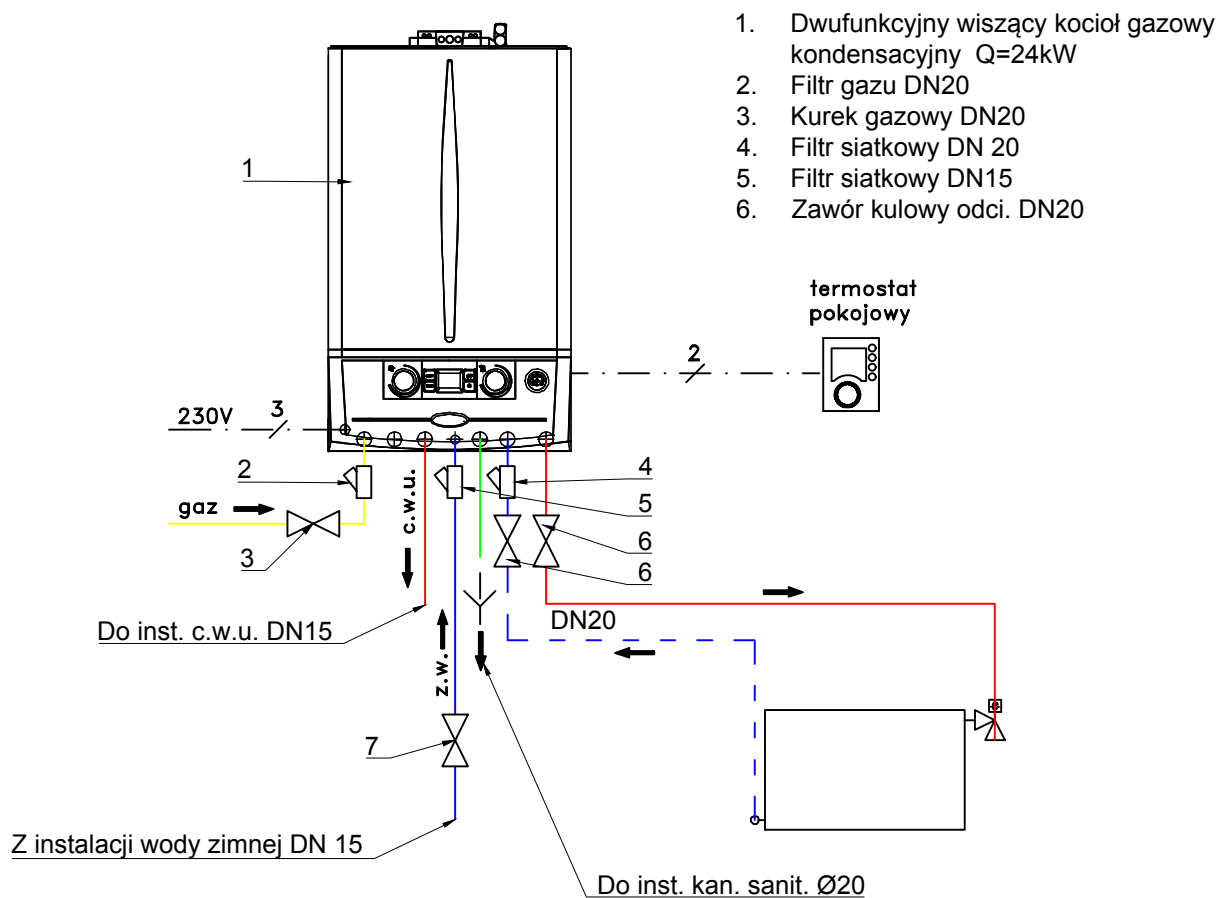



1. Dwufunkcyjny wiszący kocioł gazowy kondensacyjny Q=24kW
2. Filtr gazu DN20
3. Kurek gazowy DN20
4. Filtr siatkowy DN 20
5. Filtr siatkowy DN15
6. Zawór kulowy odc. DN20

WYKAZ ODBIORNIKÓW GAZOWYCH		
Nr	Nazwa	Moc [kW]
1	kuchenska gazowa 4 palnikowa	11
2	kocioł gazowy dwufunkcyjny	24

PHU INSTAL-PROJEKT ul. Chojnicka 30, 83-200 Starogard Gdański			
Inwestycja / Lokalizacja: BUDOWA WEWNĘTRZNEJ INSTALACJI GAZOWEJ ORAZ GRZEWCEJ W LOKALU GDAŃSK, ul. ŚNIADECKICH 20/7			
Inwestor: Gmina Miasta Gdańsk - Gdańskie Nieruchomości - Samorządowy Zakład Budżetowy 80-254 Gdańsk, ul. Partyzantów 74			
Projektował: mgr inż. ARKADIUSZ BURNICKI	Nr uprawnień: POM/0227/PWBS/10 W SPEC. INSTALACYJNEJ W ZAKRESIE SIECI, INSTALACJI I URZĄDZEŃ CIEPLNYCH, WENTYLACYJNYCH, GAZOWYCH, WODOCIEGOWYCH I KANALIZACYJNYCH BEZ OGRANICZEN		Podpis:
Sprawił: mgr inż. JAKUB OTTA	Nr uprawnień: POM/0005/PWBS/17 W SPEC. INSTALACYJNEJ W ZAKRESIE SIECI, INSTALACJI I URZĄDZEŃ CIEPLNYCH, WENTYLACYJNYCH, GAZOWYCH, WODOCIEGOWYCH I KANALIZACYJNYCH BEZ OGRANICZEN		Podpis:
Temat rysunku: SCHEMAT TECHNOLOGICZNY KOTŁA			Nr rys.: S.02
Faza: PROJEKT ARCHITEKTONICZNO-BUDOWLANY BRANŻY SANITARNEJ	Data opracowania i sprawdzenia: 31.12.2021	Skala: B/S	Nr strony PBA-BS: 32

SCHEMAT KOMINA POWIETRZNO SPALINOWEGO

komin wykonać ze stali
kwasoodpornej

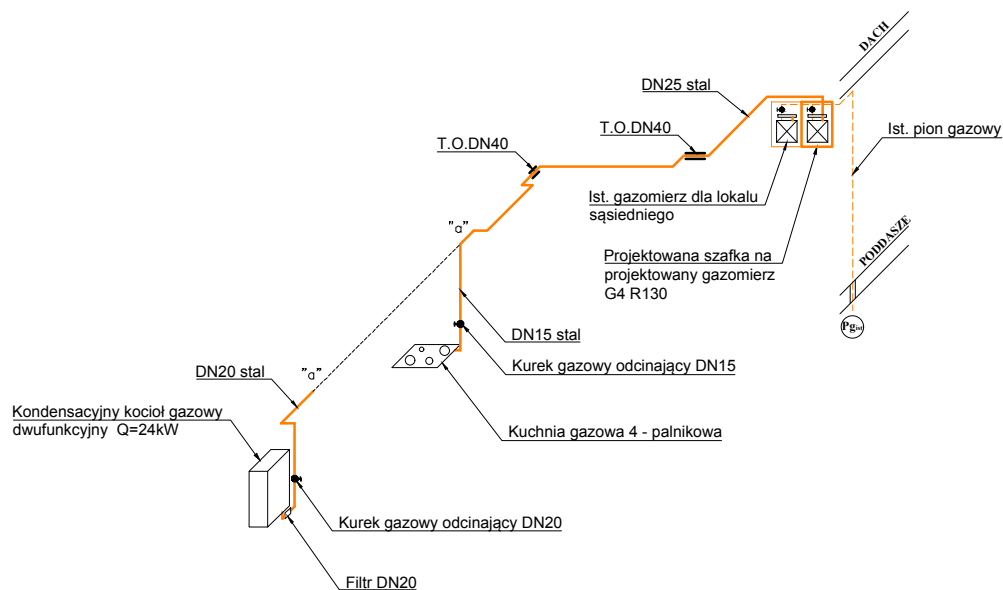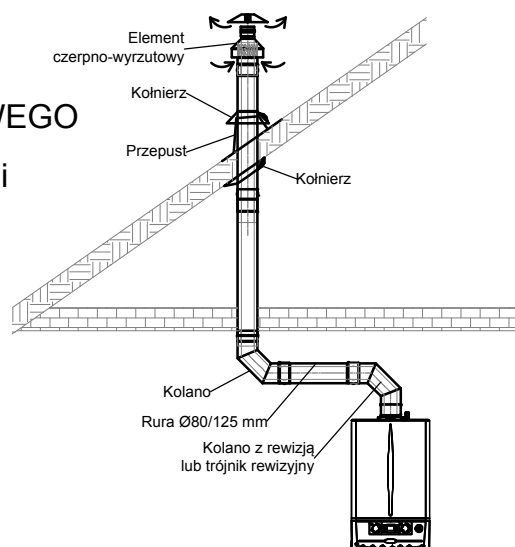

WYKAZ ODBIORNIKÓW GAZOWYCH

Nr	Nazwa	Moc [kW]
1	kuchienka gazowa 4 palnikowa	11
2	kocioł gazowy dwufunkcyjny	24

PHU INSTAL-PROJEKT
ul. Chojnicka 30,
83-200 Starogard Gdański

Investycja / Lokalizacja:
BUDOWA WEWNĘTRZNEJ INSTALACJI GAZOWEJ ORAZ GRZEWCEJ W LOKALU
GDAŃSK, ul. ŚNIADECKICH 20/7

Investor: Gmina Miasta Gdańsk - Gdańskie Nieruchomości - Samorządowy Zakład Budżetowy
80-254 Gdańsk, ul. Partyzantów 74

Projektował: mgr inż. ARKADIUSZ BURNICKI Nr uprawnień: POM/0227/PWBS/10 Podpis:

Sprawił: mgr inż. JAKUB OTTA Nr uprawnień: POM/0005/PWBS/17 Podpis:

Temat rysunku: SCHEMAT KOMINA
AKSONOMETRIA INSTALACJI GAZOWEJ

Nr rys.:
S.03

Faza:
PROJEKT ARCHITEKTONICZNO-BUDOWLANY
BRANŻY SANITARNEJ

Data opracowania
i sprawdzenia:
31.12.2021

Skala:
1:50

Nr strony PBA-BS:
33