


BUDYNEK MIESZKALNY, WIELORODZINNY
W GDAŃSKU - OLIWIE, UL. CYSTERSÓW 6

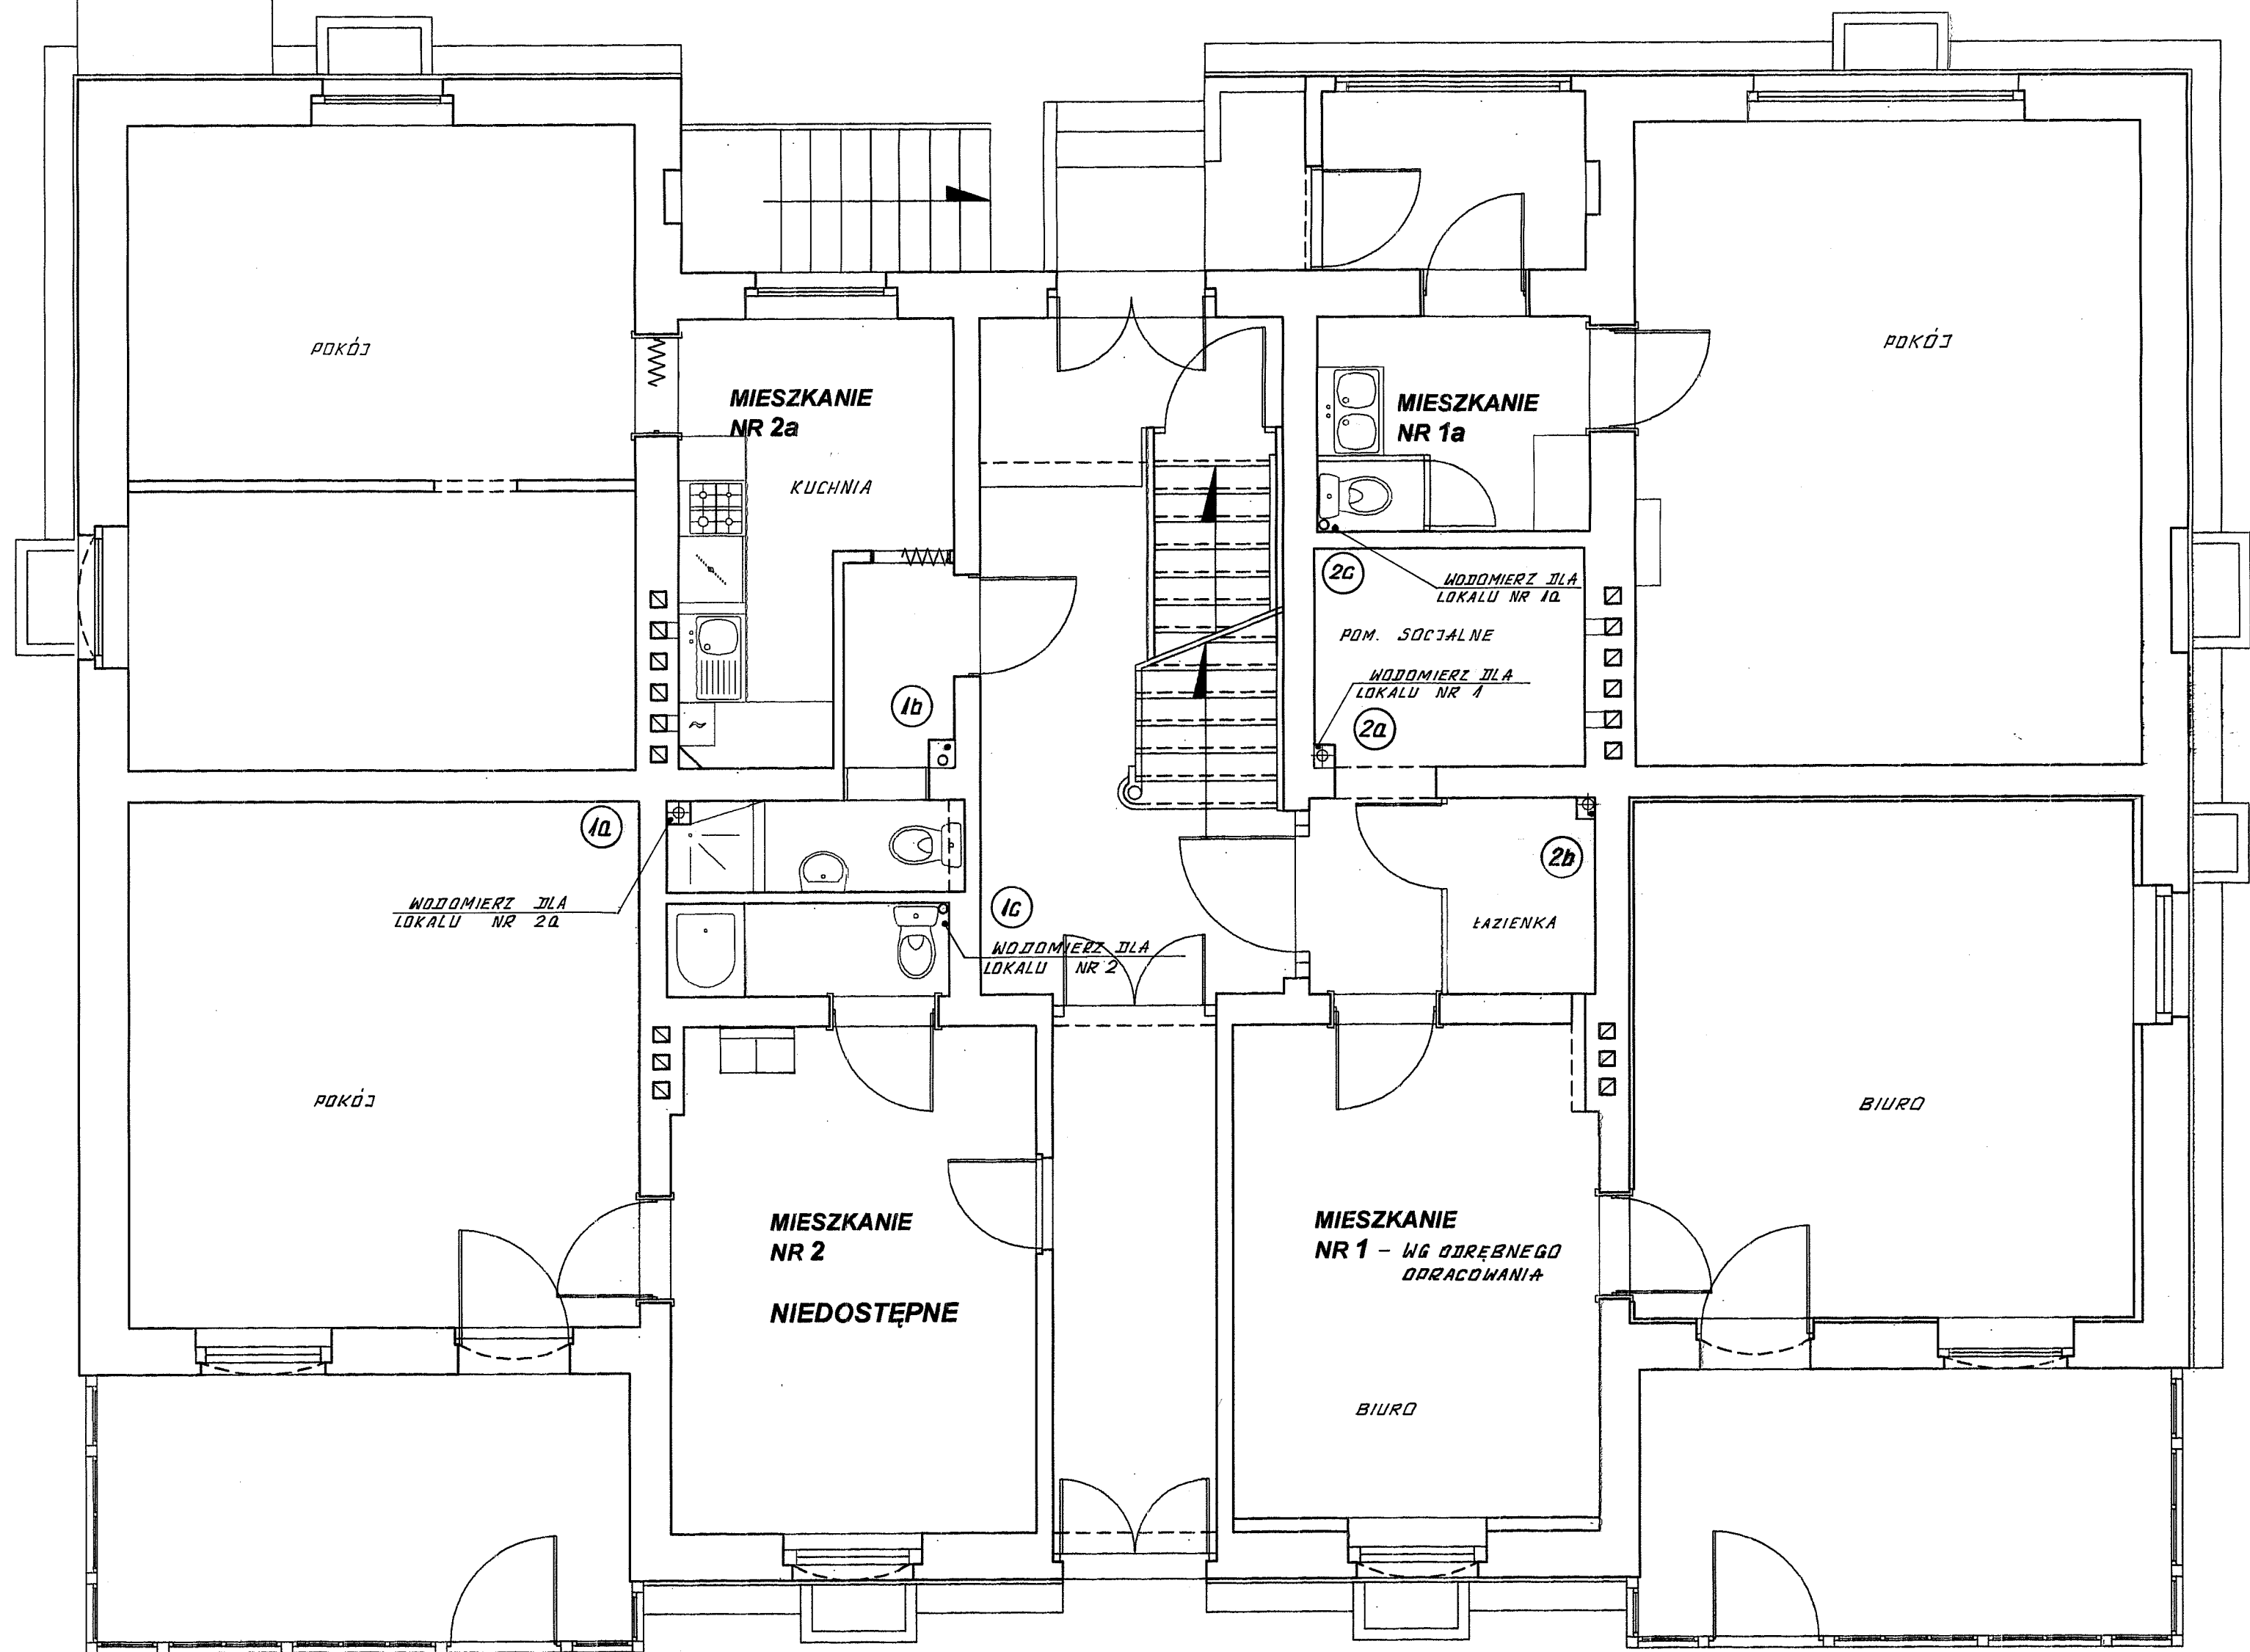

RZUT PARTERU skala 1:50

FIRMA PROJEKTOWO-BUDOWLANA L.HERSTOWSKI			
80-402 GDAŃSK		UL.KOCHANOWSKIEGO 14/13	
		TEL. 600 212 901	
PROJEKTANT: Leszek Herstowski		INWESTOR : Gdański Zarząd Nieruchomości Komunalnych –	
SPRAWDZIŁ : Grażyna Smużyńska		Samorządowy Zakład Budżetowy	
		80-254 Gdańsk ul. Partyzantów 74	
BRANŻA: INSTALACJE		FAZA: P.B.	
		OBIEKT : Budynek mieszkalny	
		Gdańsk ul. Cystersów 6	
Data: 07. 2012	Skala: 1 : 50	NAZWA RYSUNKU: Remont instalacji wod – kan.	
		RZUT PARTERU - instalacja wod - kan.	
		NR RYS. 3	